 




 LÍMITE DE PARCELA



Nivel	Modificaciones	Fecha	Firma
00	Original	01-02	J. Cameno

PROYECTO BÁSICO Y DE EJECUCIÓN  
**CONSTRUCCIÓN DE DOS PISCINAS  
DESCUBIERTAS Y CASETA DE  
INSTALACIONES**  
Calle Reguiete  
09591, Rioseras  
Valle de las Navas (Burgos)

Propiedad  
Ayuntamiento de Valle de las Navas


Arquitectos  
Carlos Barrio Sagredo  
José Cameno Antolín

**SyE.01.00**


Plano  
SITUACIÓN

Escala 1/2.500      Fecha Febrero 2021      Ref. bc-402

**Barrio + Cameno**  
barrio y cameno arquitectos s.l.

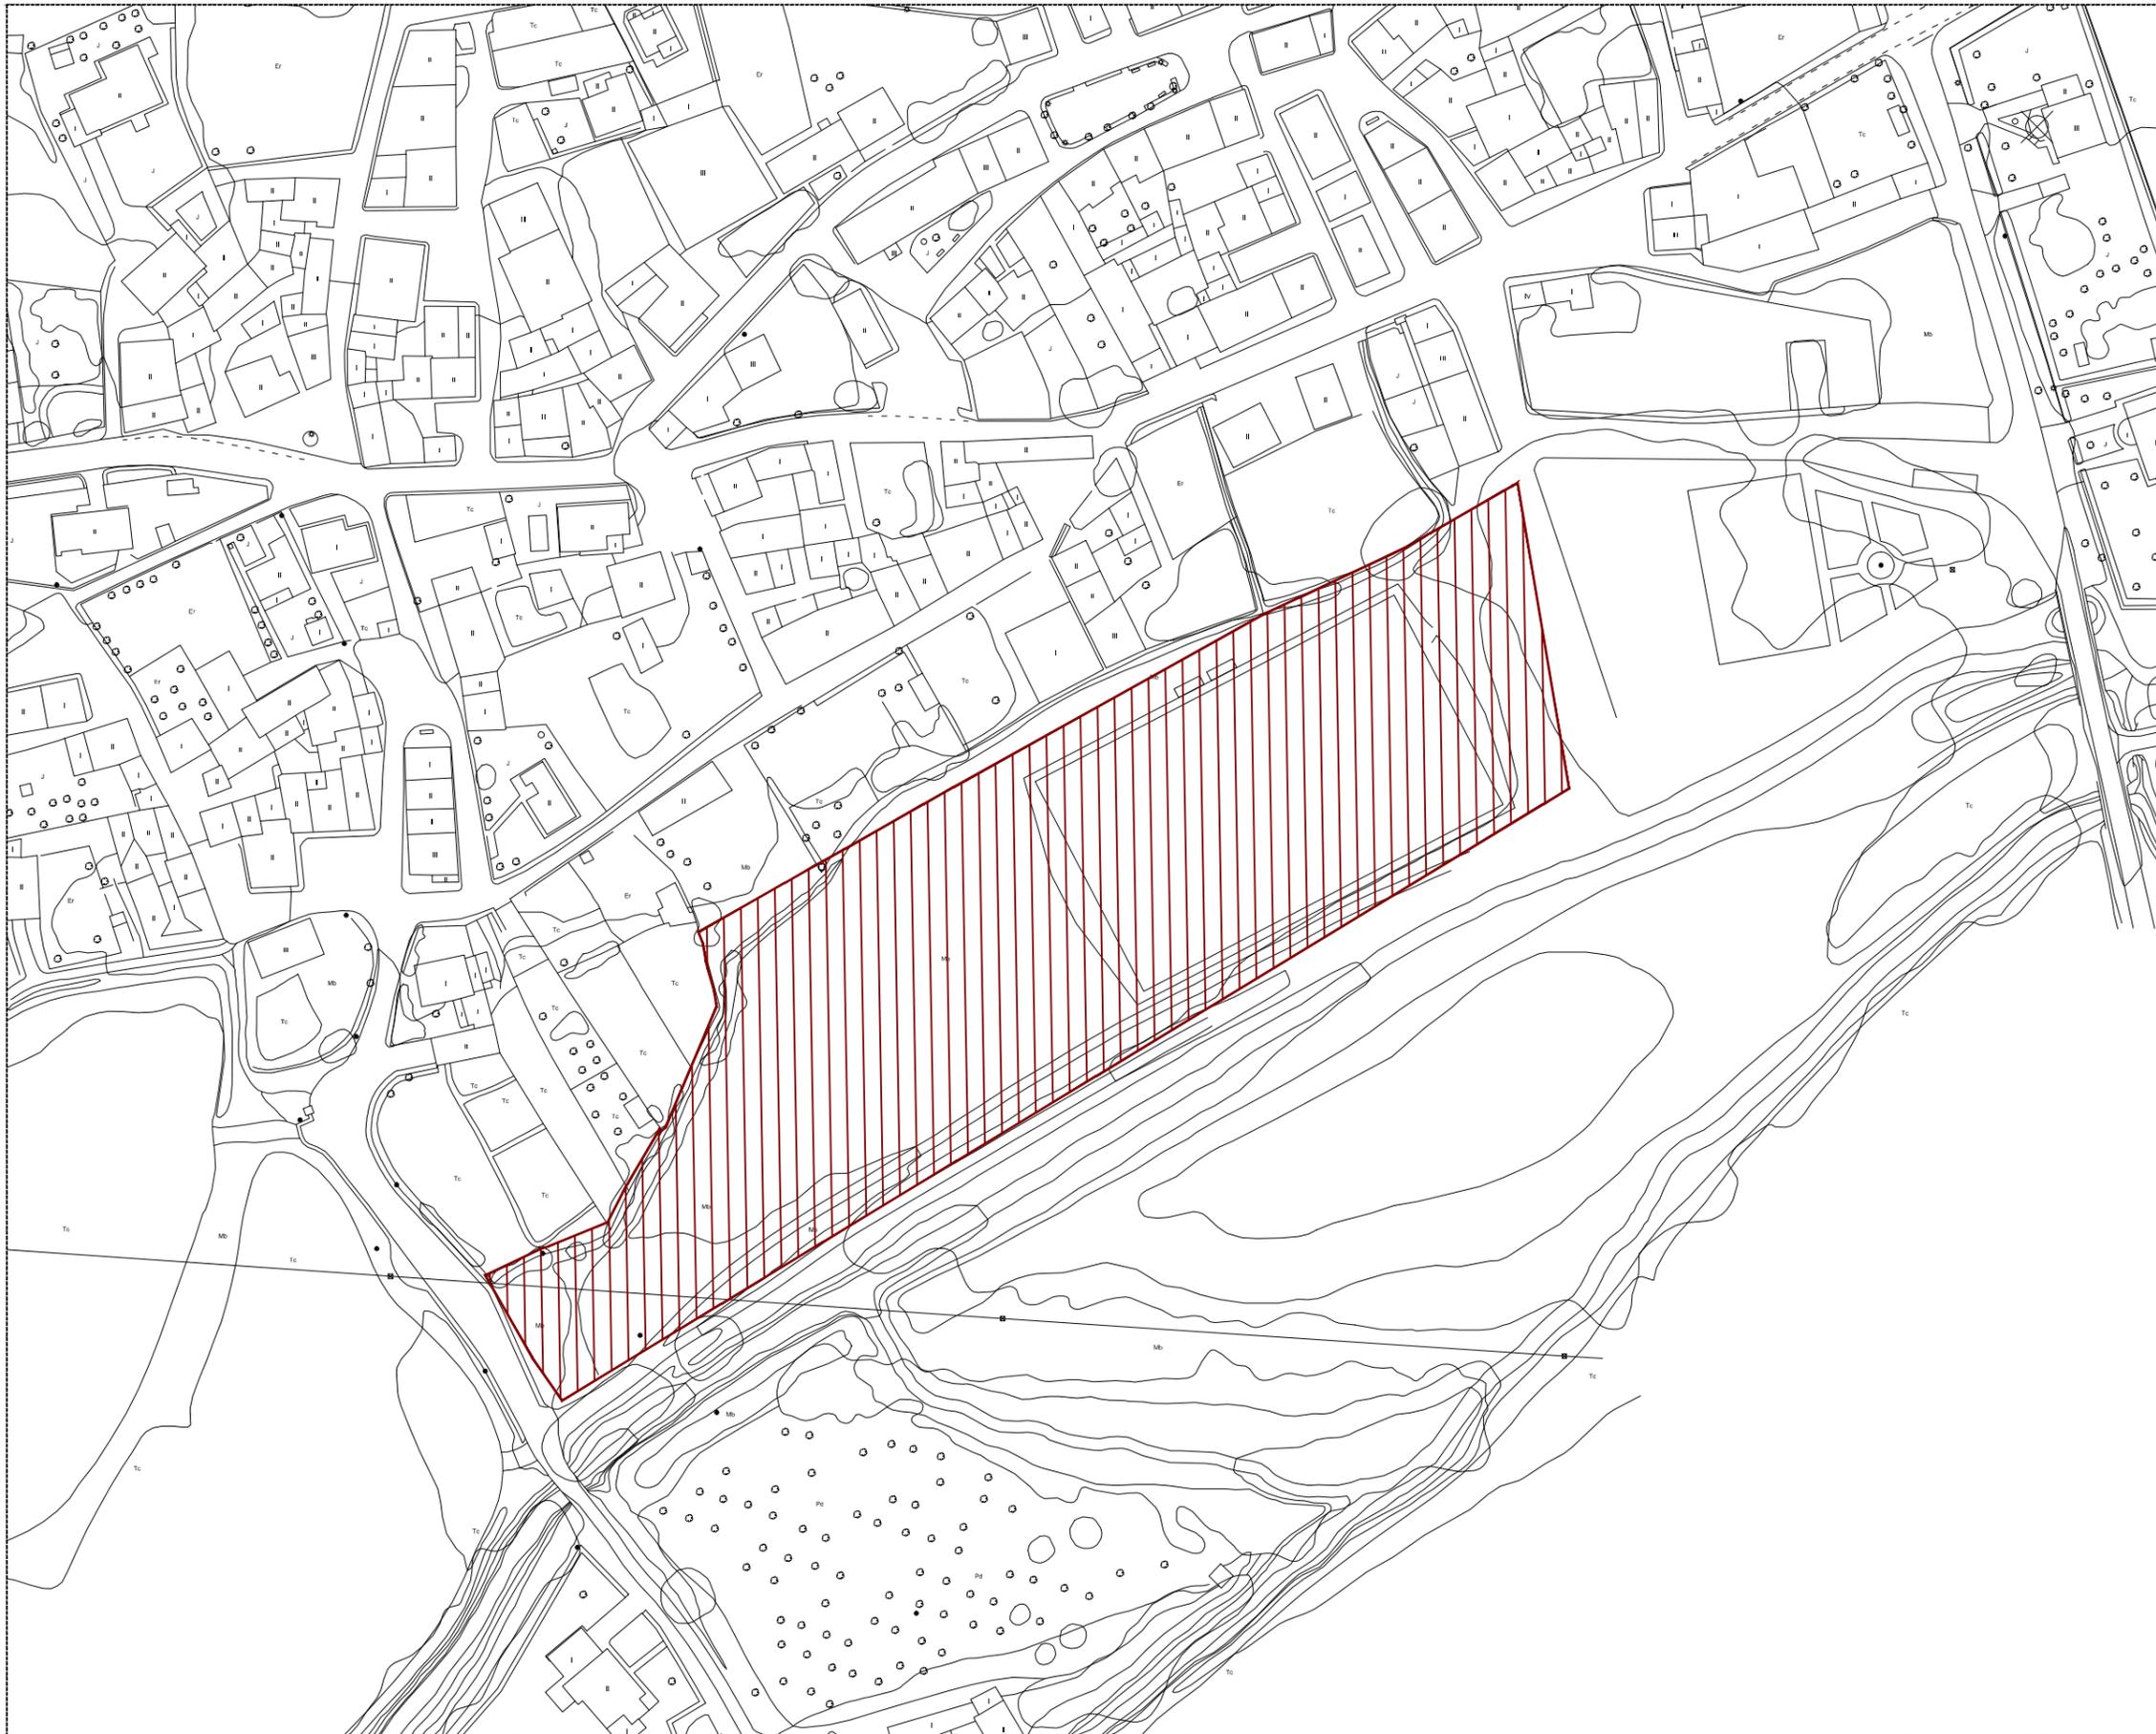

 LÍMITE DE PARCELA

 

Nivel	Modificaciones	Fecha	Firma
00	Original	01-02	J.Cameno

PROYECTO BÁSICO Y DE EJECUCIÓN

**CONSTRUCCIÓN DE DOS PISCINAS  
DESCUBIERTAS Y CASETA DE  
INSTALACIONES**  
Calle Reguiete  
09591, Rioseras  
Valle de las Navas (Burgos)

Propiedad  
Ayuntamiento de Valle de las Navas


Arquitectos  
Carlos Barrio Sagredo  
José Cameno Antolín

**SyE.02.00**

Plano  
EMPLAZAMIENTO

Escala 1/1.500      Fecha Febrero 2021      Ref. bc-402

**Barrio + Cameno**  
barrio y cameno arquitectos s.l.

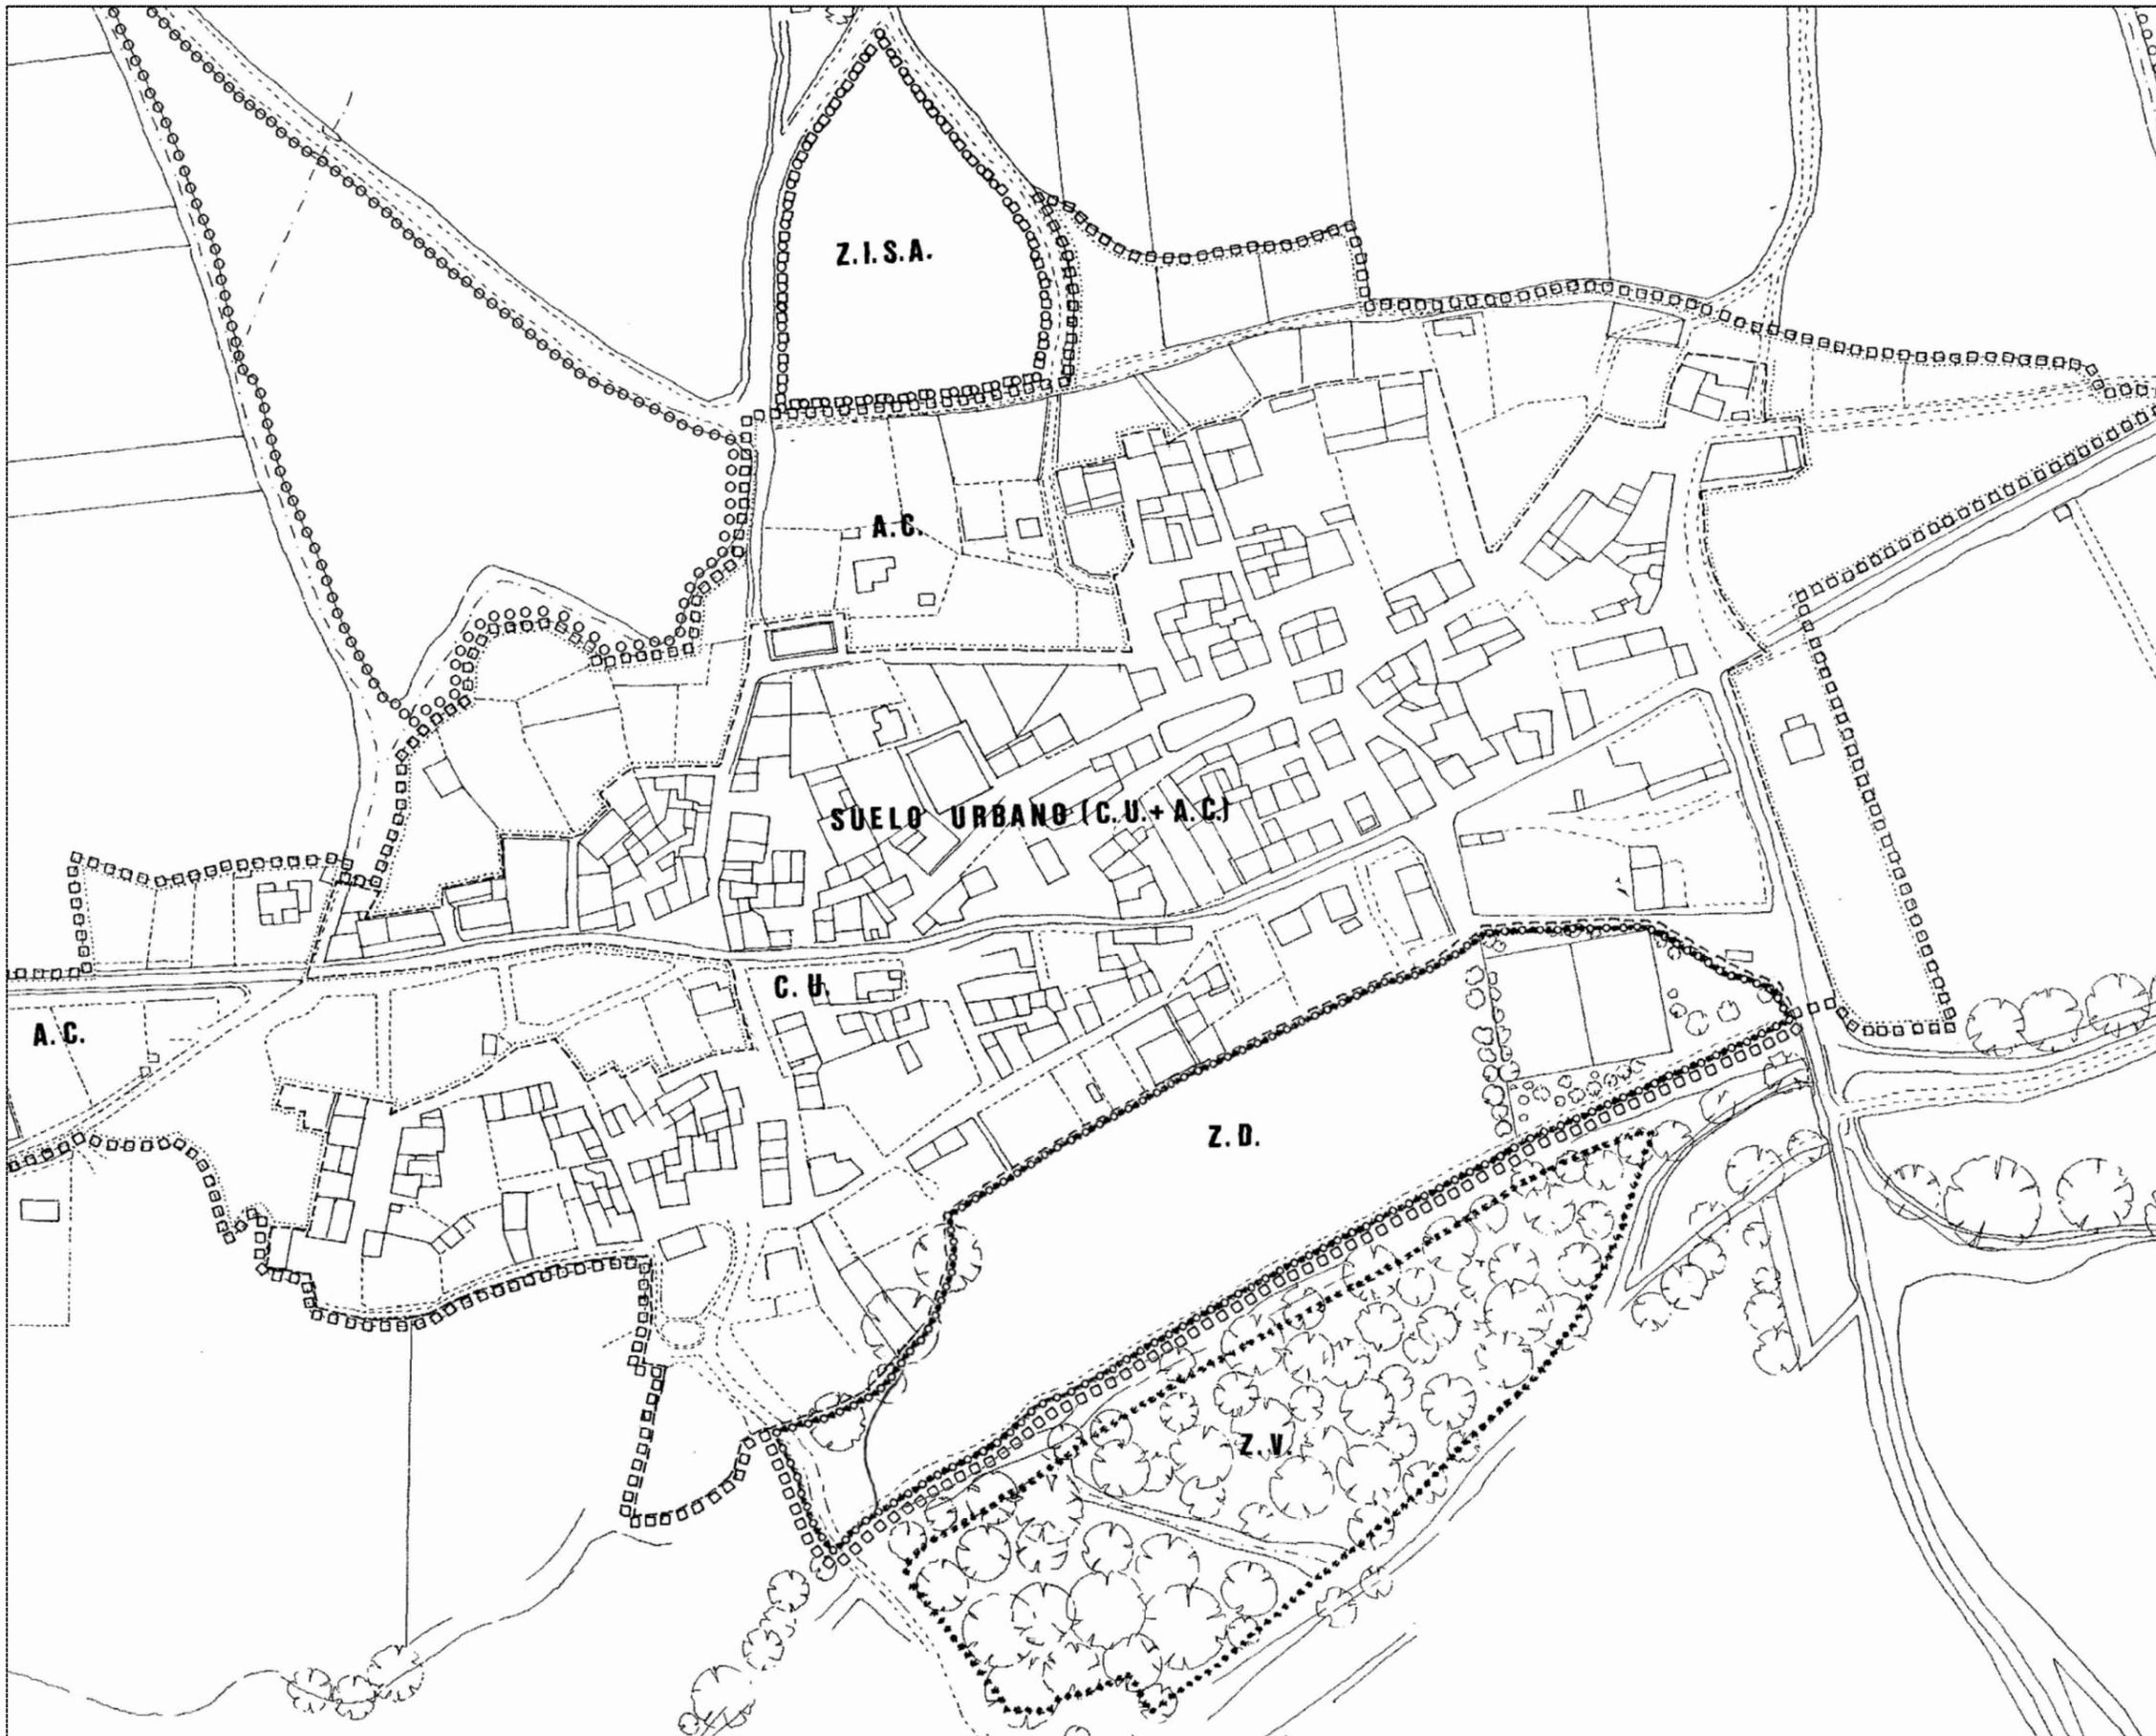

- SUELO URBANO
- CASCO URBANO
- ..... AMPLIACION DE CASCO
- ○ ○ ○ ○ SUELO APTO PARA URBANIZAR
- □ □ □ □ ZONA DE INTERES SOCIAL RESIDENCIAL
- ○ ○ ○ ○ ZONA DEPORTIVA
- \*\*\*\*\* ZONA VERDE



Nivel	Modificaciones	Fecha	Firma
00	Original	01-02	J.Cameno

PROYECTO BÁSICO Y DE EJECUCIÓN

**CONSTRUCCIÓN DE DOS PISCINAS  
DESCUBIERTAS Y CASETA DE  
INSTALACIONES  
Calle Reguilete  
09591, Rioseras  
Valle de las Navas (Burgos)**


Propiedad  
Ayuntamiento de Valle de las Navas

Arquitectos  
Carlos Barrio Sagredo  
José Cameno Antolín

Plano **PO.01.00**  
NORMAS SUBSIDIARIAS DE PLANEAMIENTO

Escala 1/2.500      Fecha Febrero 2021      Ref. bc-402

**Barrio + Cameno**  
barrio y cameno arquitectos s.l.

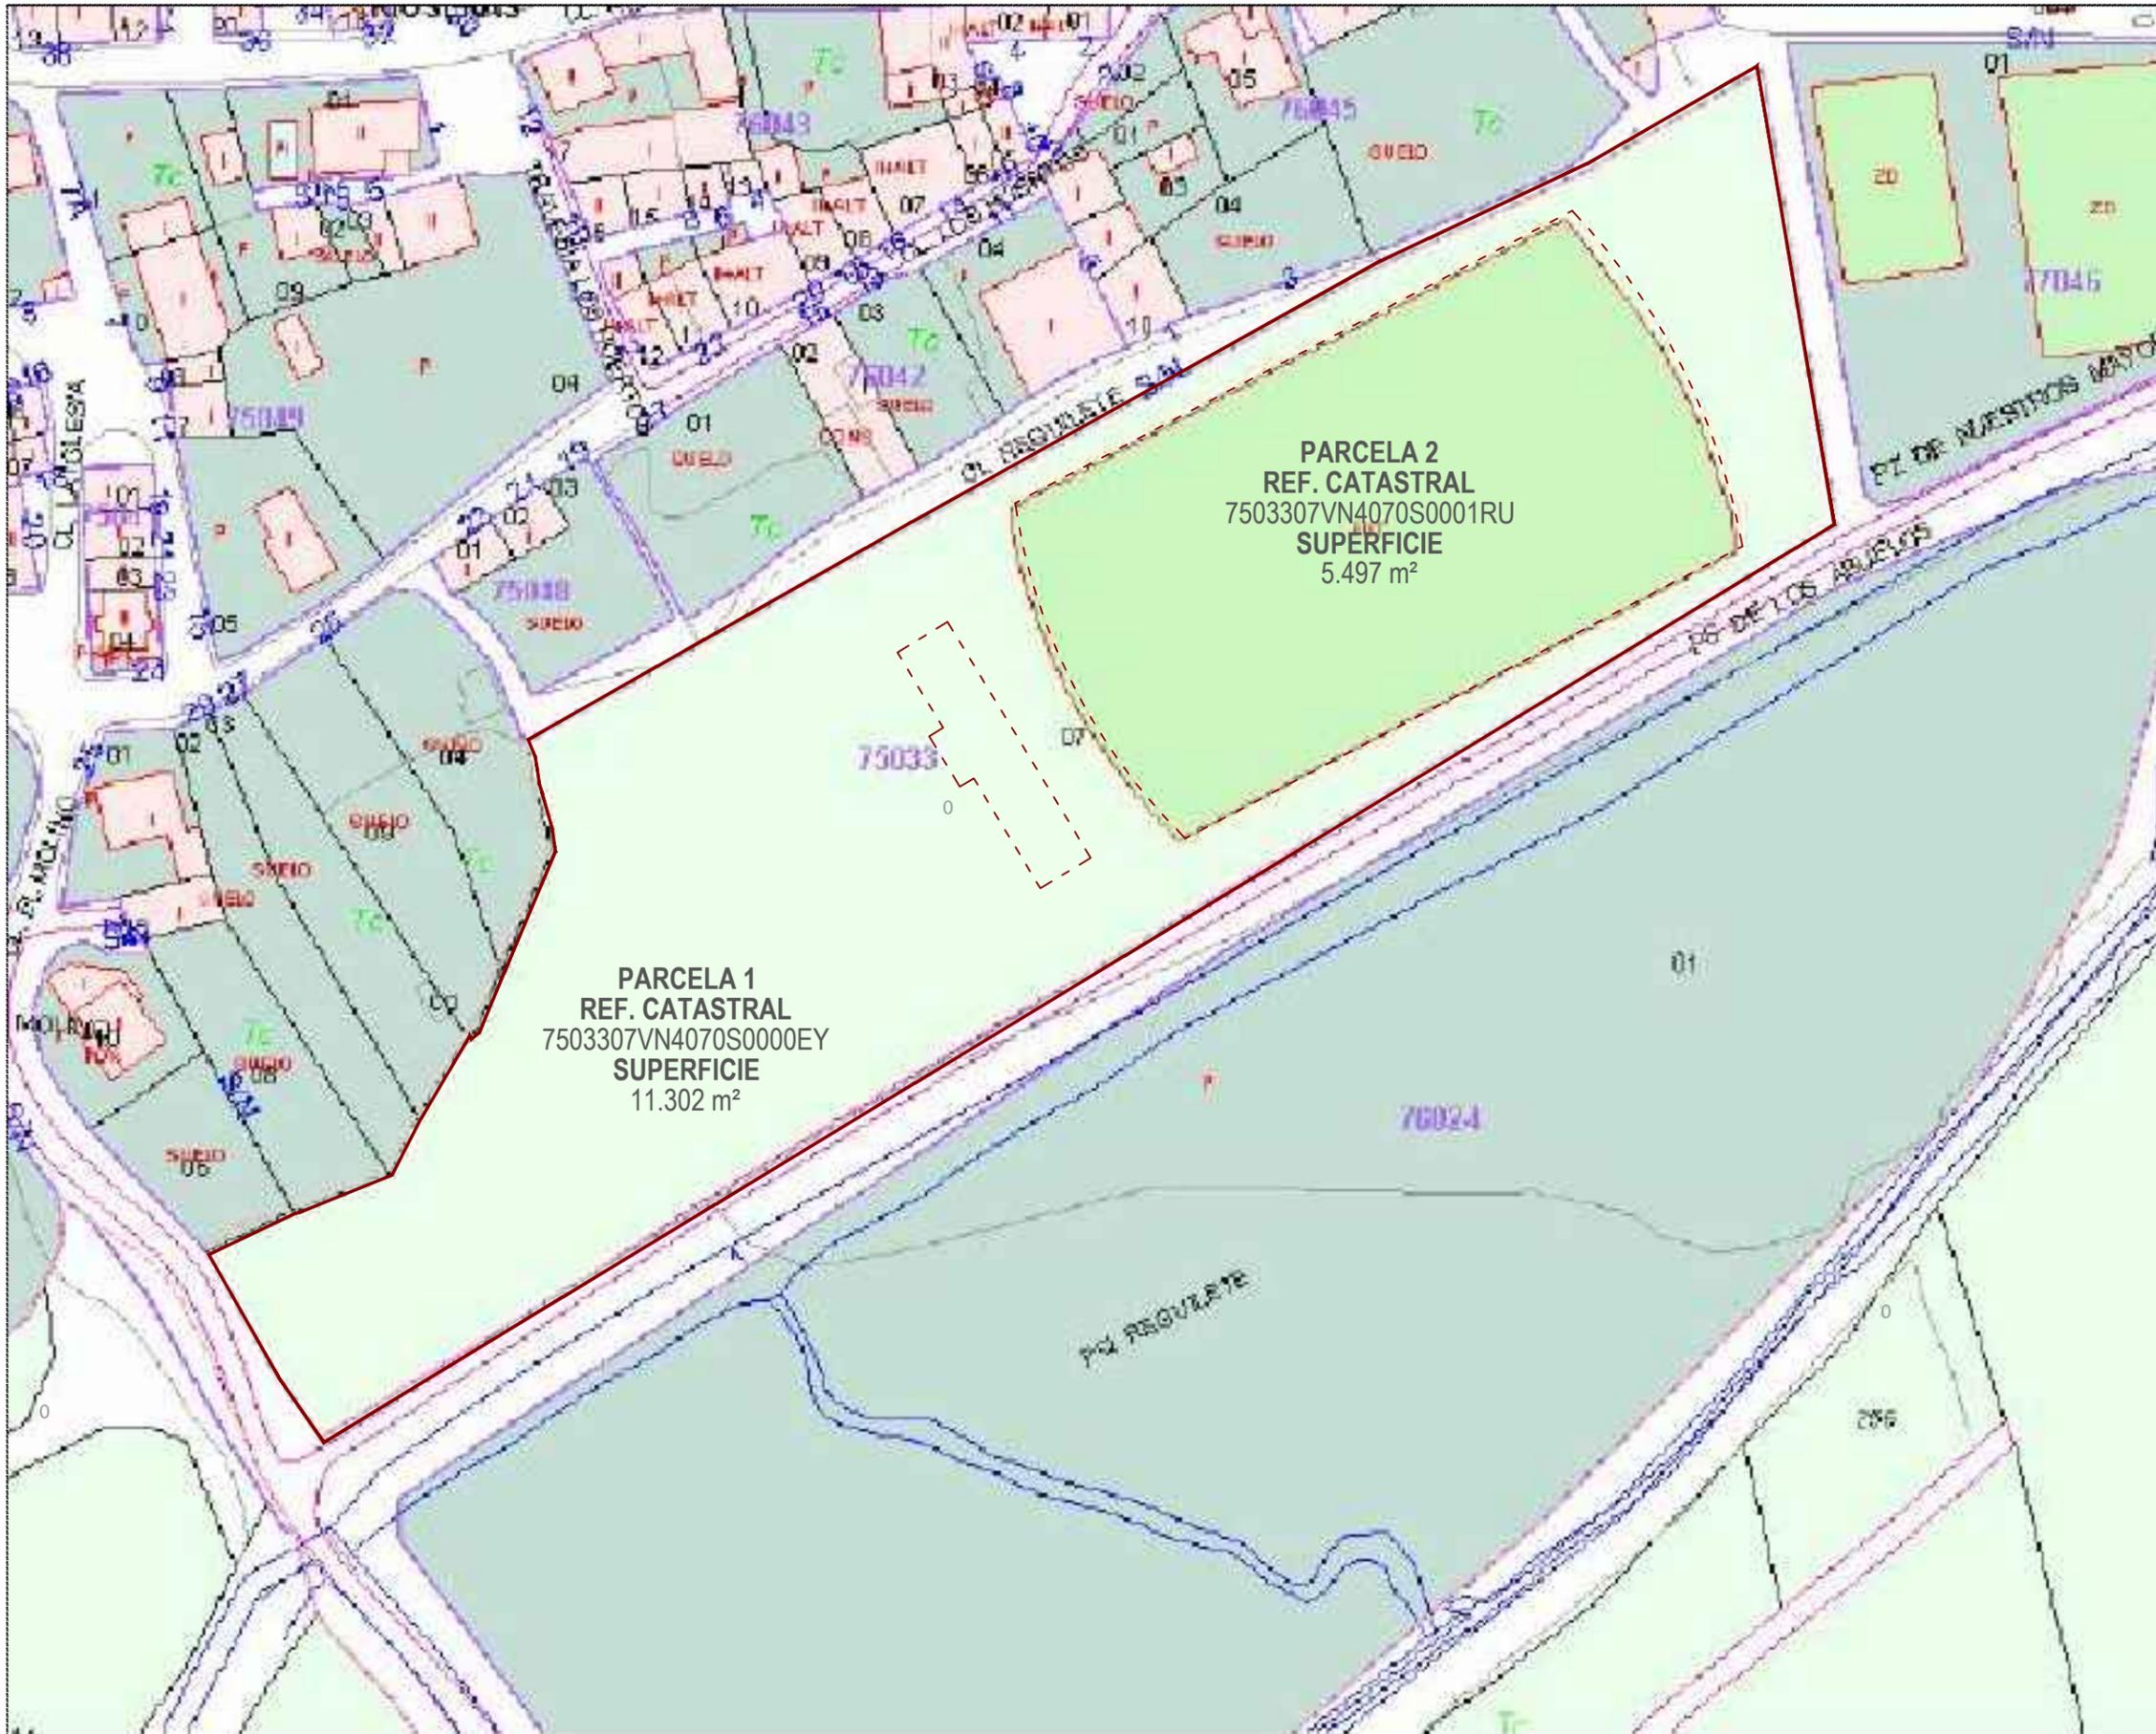

  CONSTRUCCIONES  
  LÍMITE DE PARCELA



Nivel	Modificaciones	Fecha	Firma
00	Original	01-02	J.Cameno


PROYECTO BÁSICO Y DE EJECUCIÓN  
**CONSTRUCCIÓN DE DOS PISCINAS  
 DESCUBIERTAS Y CASETA DE  
 INSTALACIONES**  
 Calle Reguilete  
 09591, Riostras  
 Valle de las Navas (Burgos)  
 Propiedad  
 Ayuntamiento de Valle de las Navas

Arquitectos  
 Carlos Barrio Sagredo  
 José Cameno Antolín


Plano  
**C.01.00**  
 PLANO DE CATASTRO

Escala 1/1.000    Fecha Febrero 2021    Ref. bc-402

**Barrio + Cameno**  
 barrio y cameno arquitectos s.l.

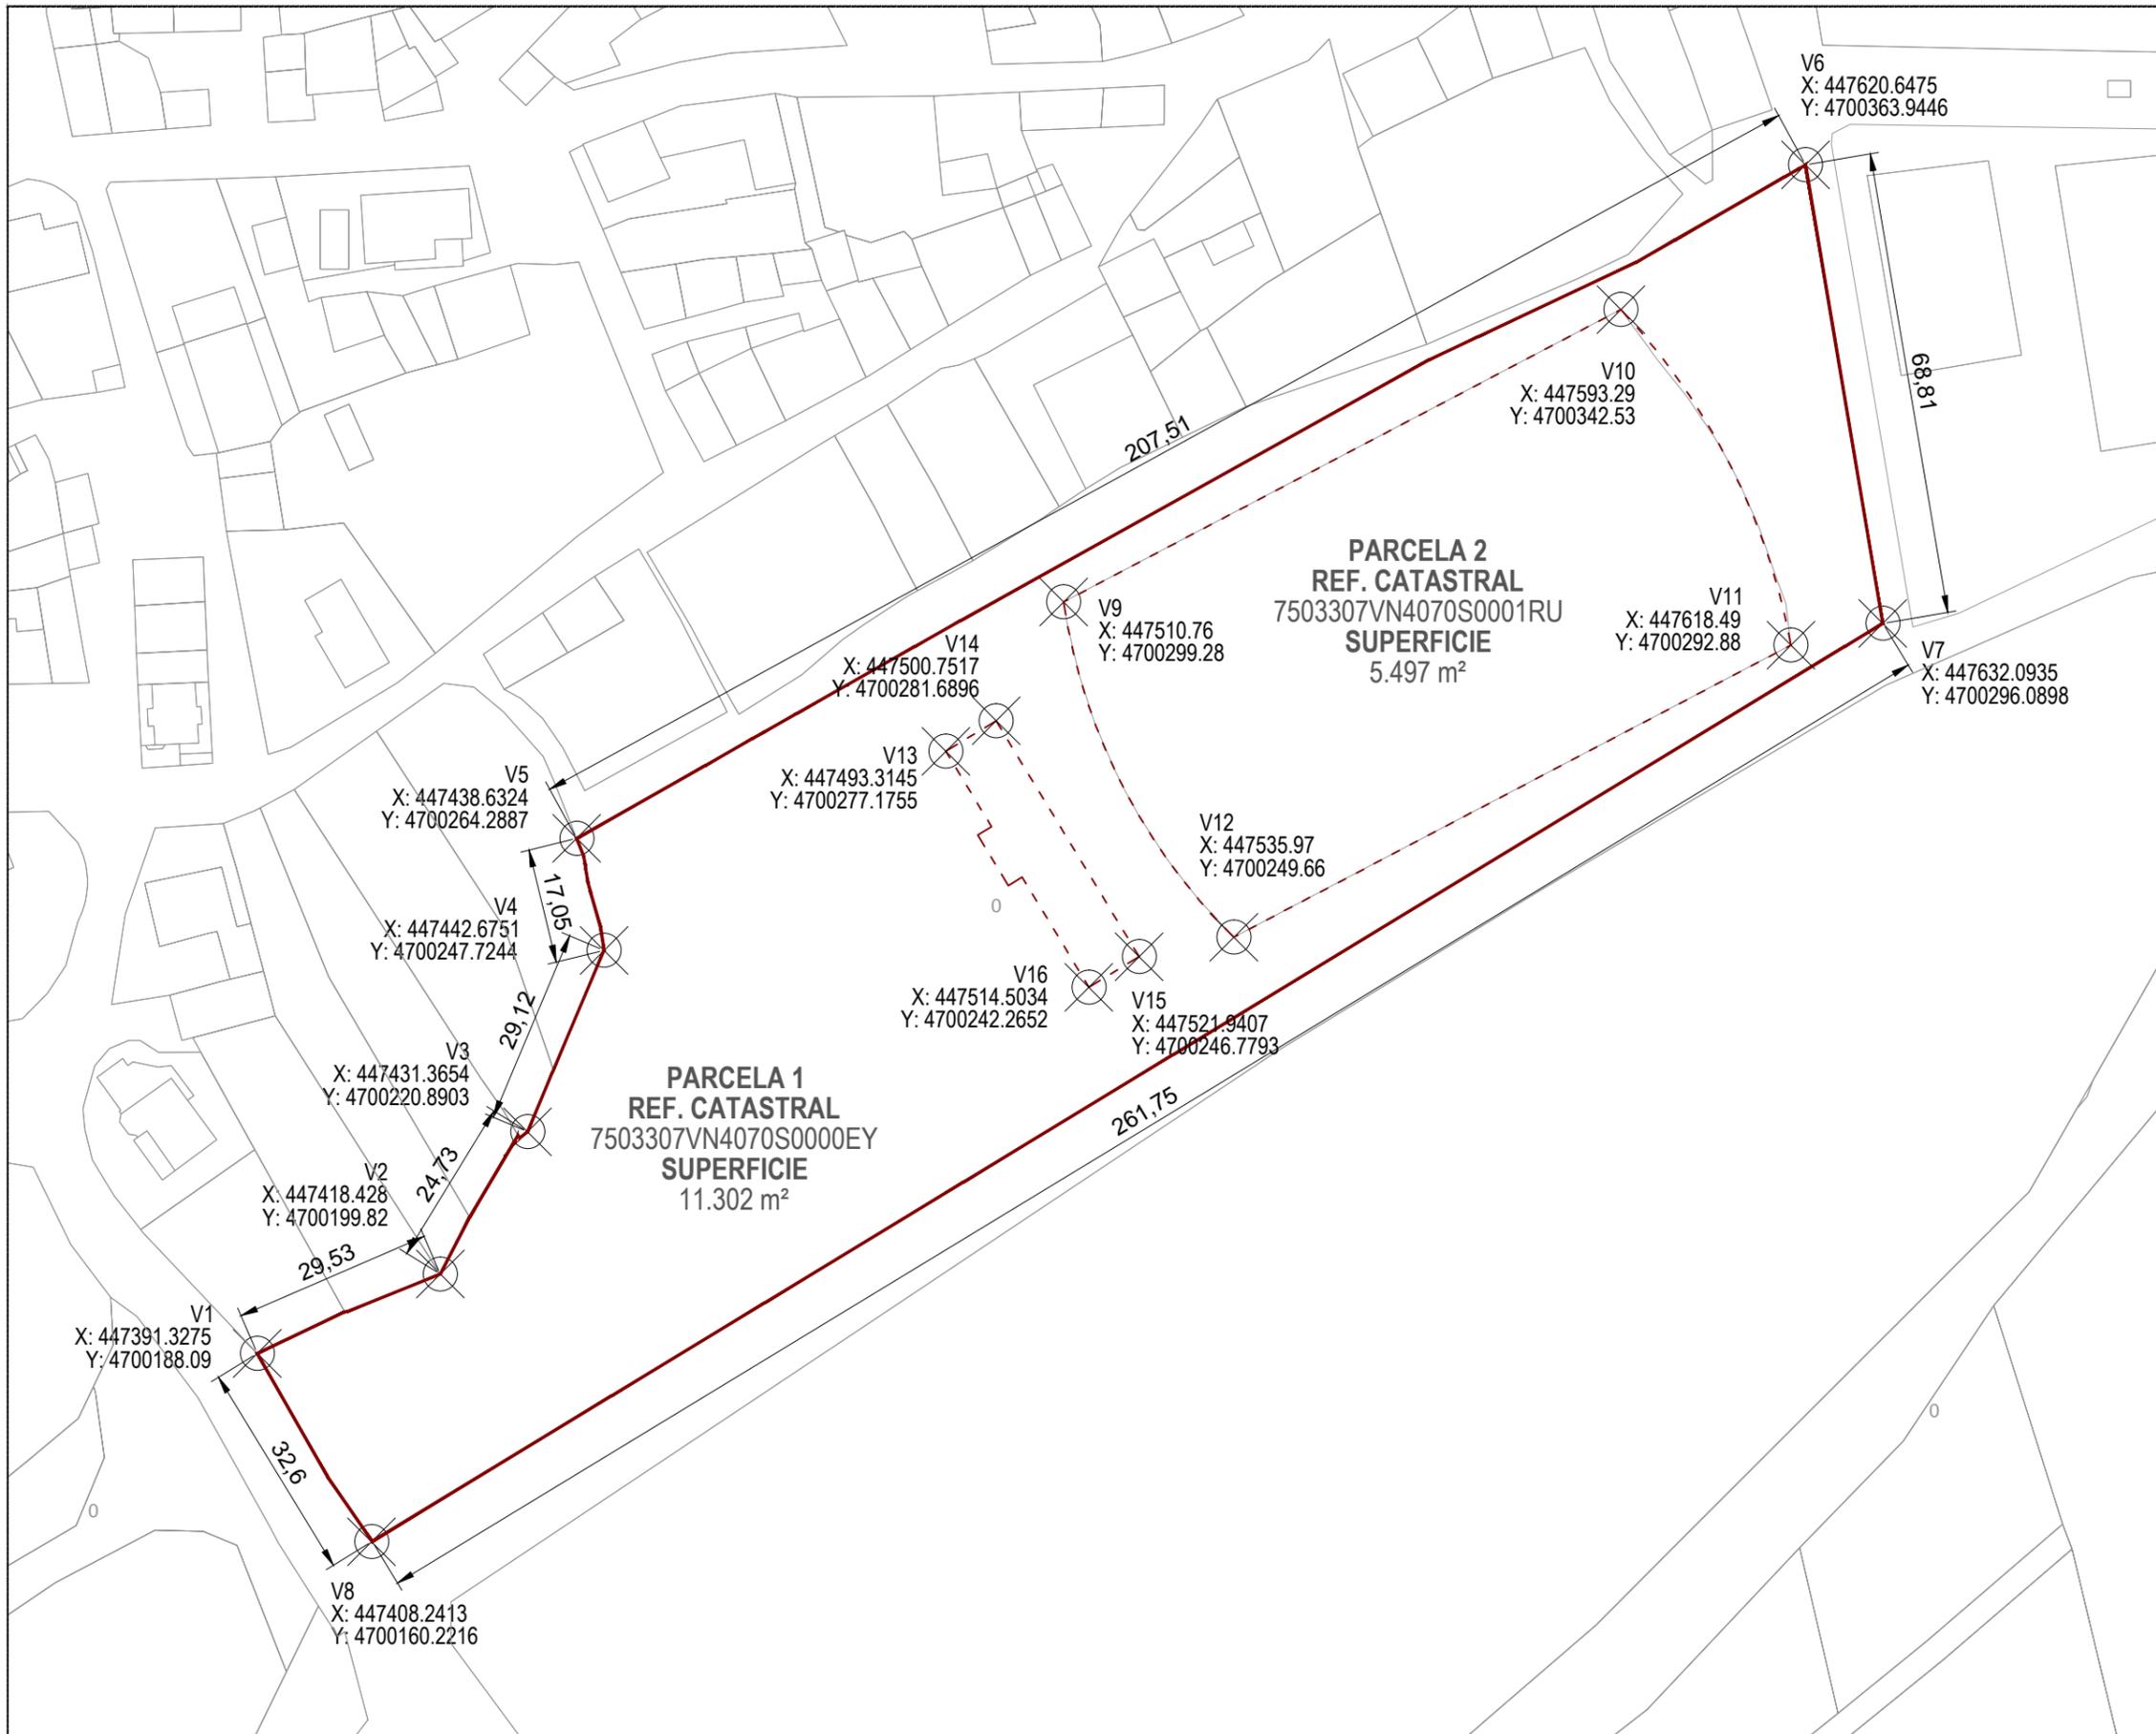

CONSTRUCCIONES  
 LÍMITE DE PARCELA

 

Nivel	Modificaciones	Fecha	Firma
	Original	01-02	J.Cameno

PROYECTO BÁSICO Y DE EJECUCIÓN

**CONSTRUCCIÓN DE DOS PISCINAS  
DESCUBIERTAS Y CASETA DE  
INSTALACIONES**  
Calle Reguilete  
09591, Rioseras  
Valle de las Navas (Burgos)


Propiedad  
Ayuntamiento de Valle de las Navas

Arquitectos  
Carlos Barrio Sagredo  
José Cameno Antolín


Plano  
**C.02.00**  
COORDENADAS GEORREFERENCIADAS.  
COTAS Y SUPERFICIES

Escala 1/1.000    Fecha Febrero 2021    Ref. bc-402

**Barrio + Cameno**  
barrio y cameno arquitectos s.l.

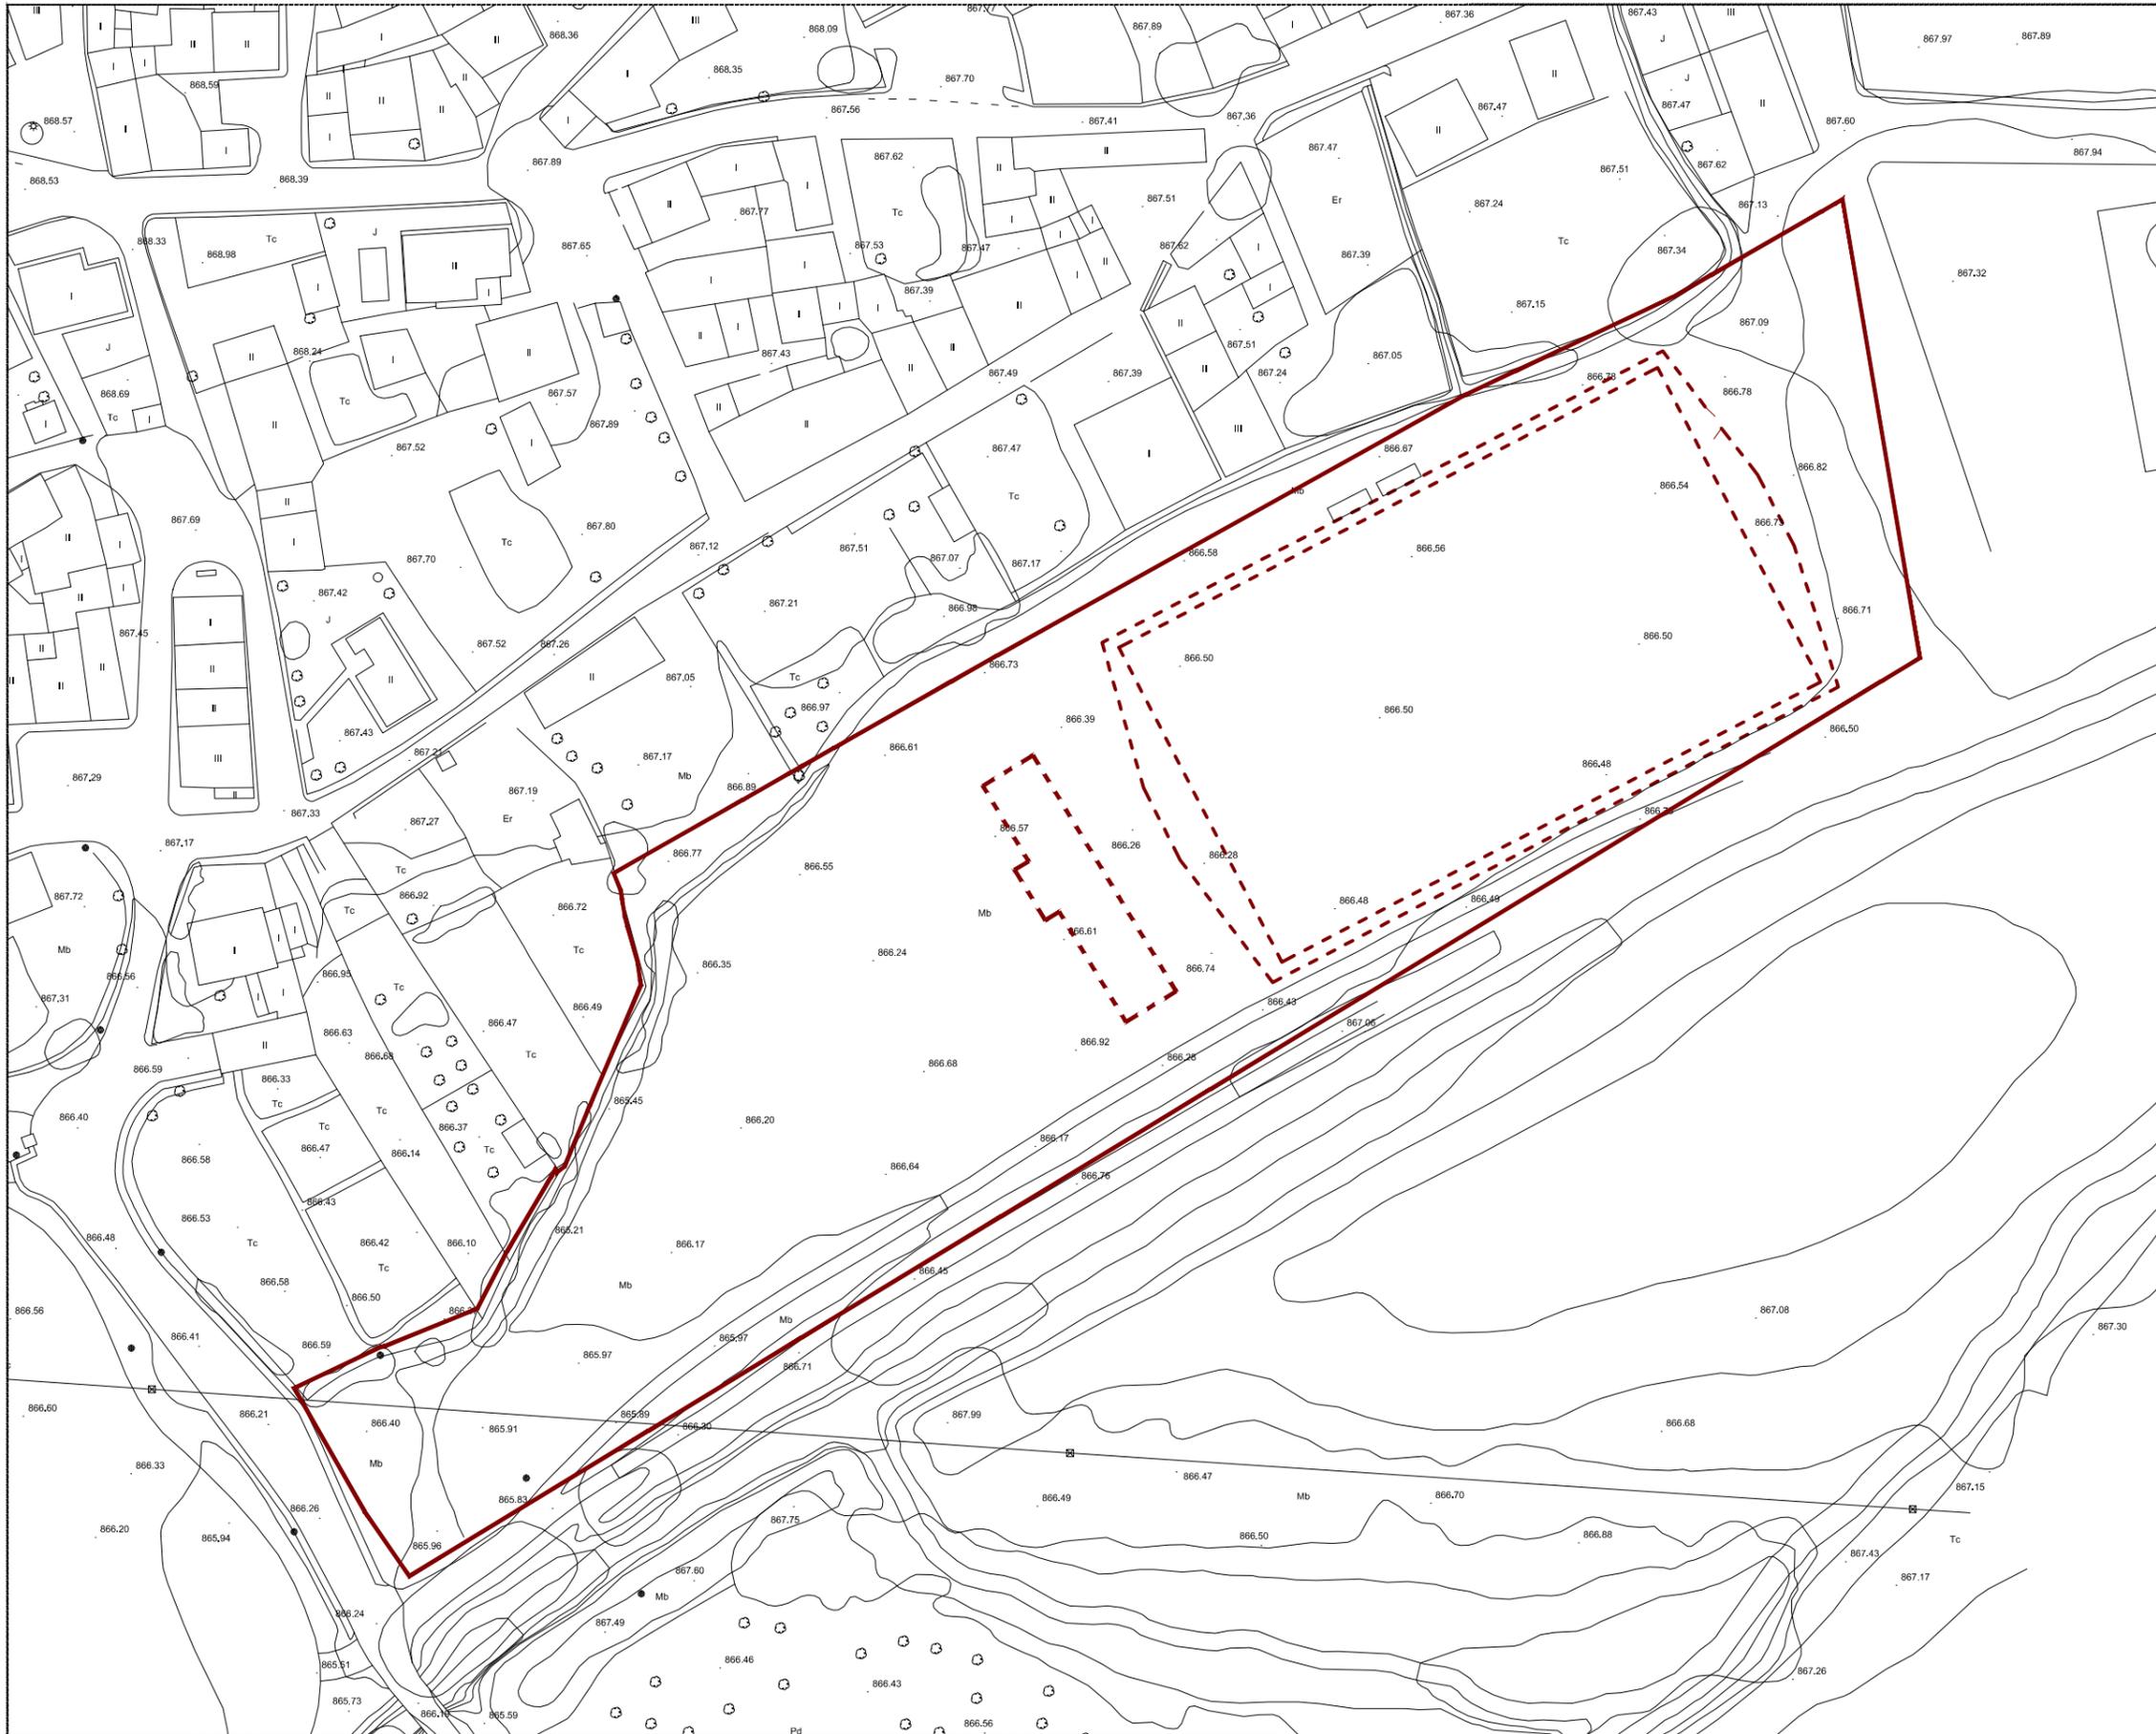

 CONSTRUCCIONES  
 LÍMITE DE PARCELA

 

Nivel	Modificaciones	Fecha	Firma
00	Original	01-02	J.Cameno

PROYECTO BÁSICO Y DE EJECUCIÓN

**CONSTRUCCIÓN DE DOS PISCINAS  
 DESCUBIERTAS Y CASETA DE  
 INSTALACIONES**  
 Calle Reguilete  
 09591, Rioseras  
 Valle de las Navas (Burgos)

Propiedad  
 Ayuntamiento de Valle de las Navas


Arquitectos  
 Carlos Barrio Sagredo  
 José Cameno Antolín

Plano  
 TOPOGRÁFICO


**T.01.00**

Escala 1/1.000    Fecha Febrero 2021    Ref. bc-402

**Barrio + Cameno**  
 barrio y cameno arquitectos s.l.

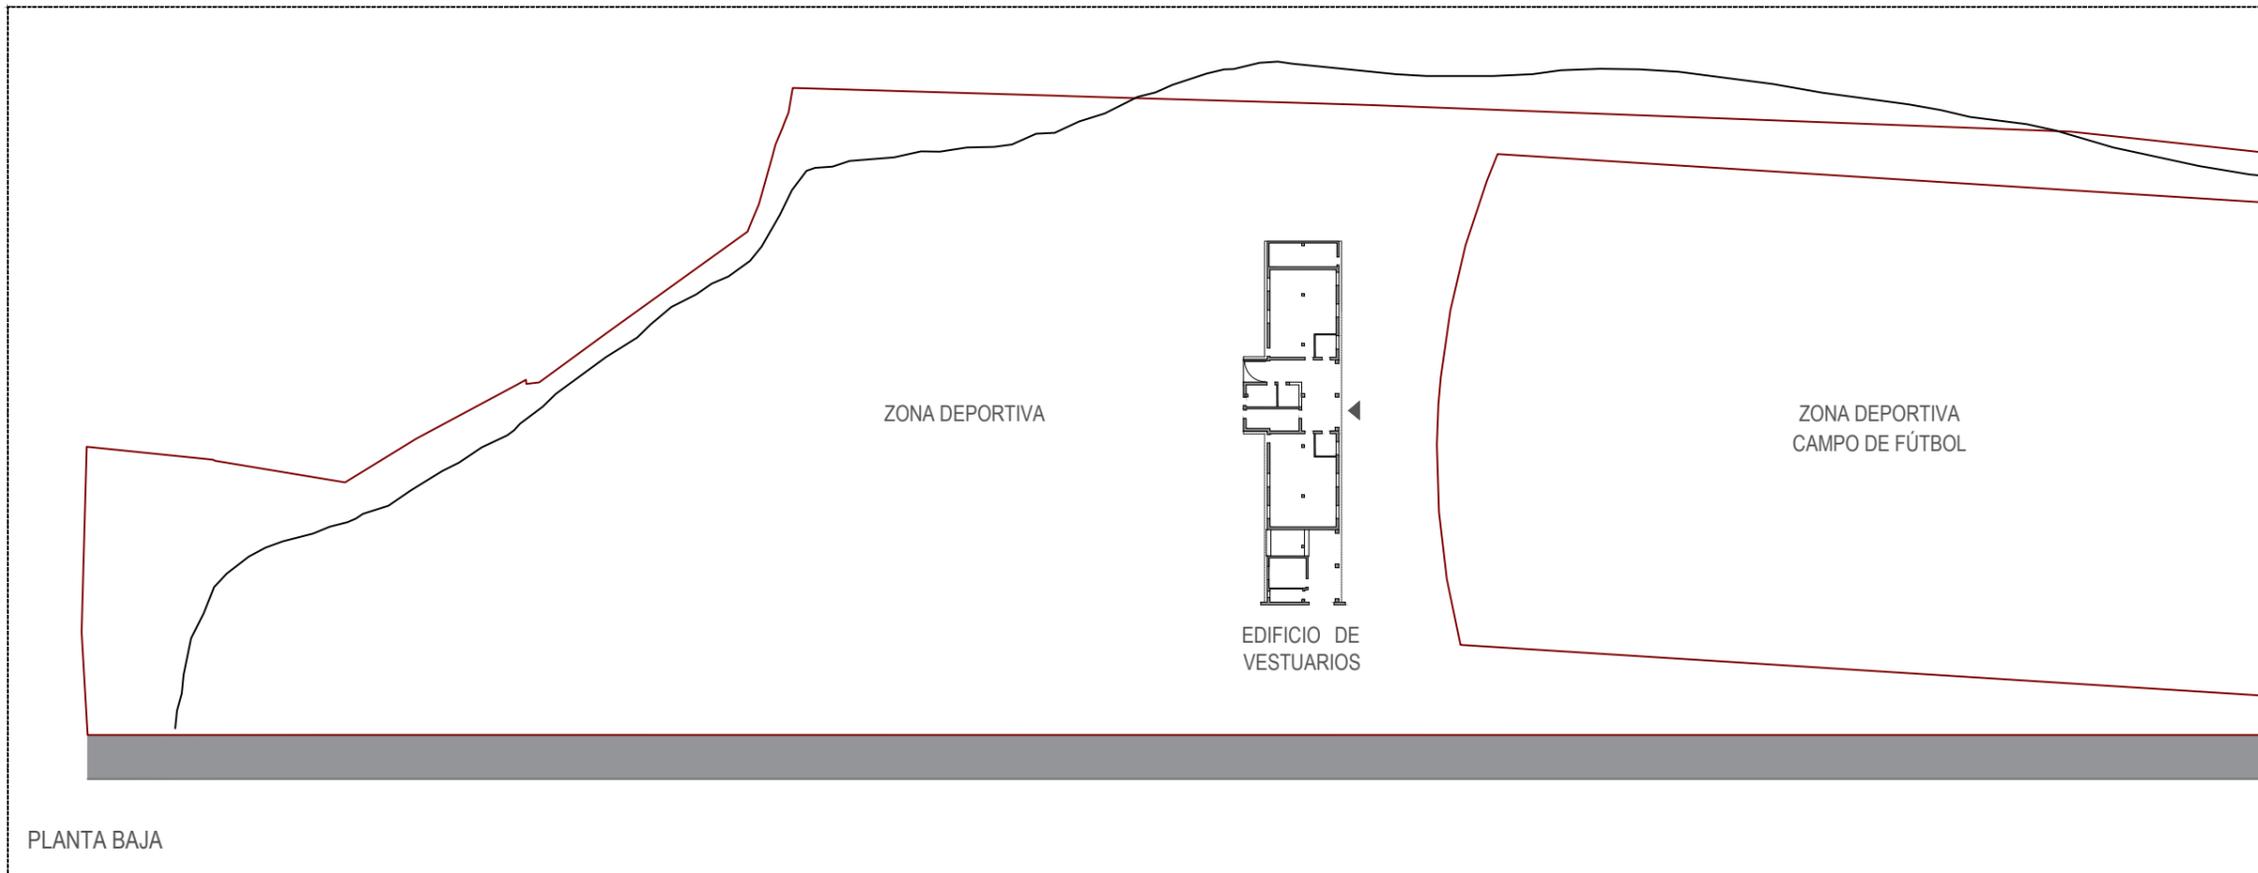

PLANTA BAJA

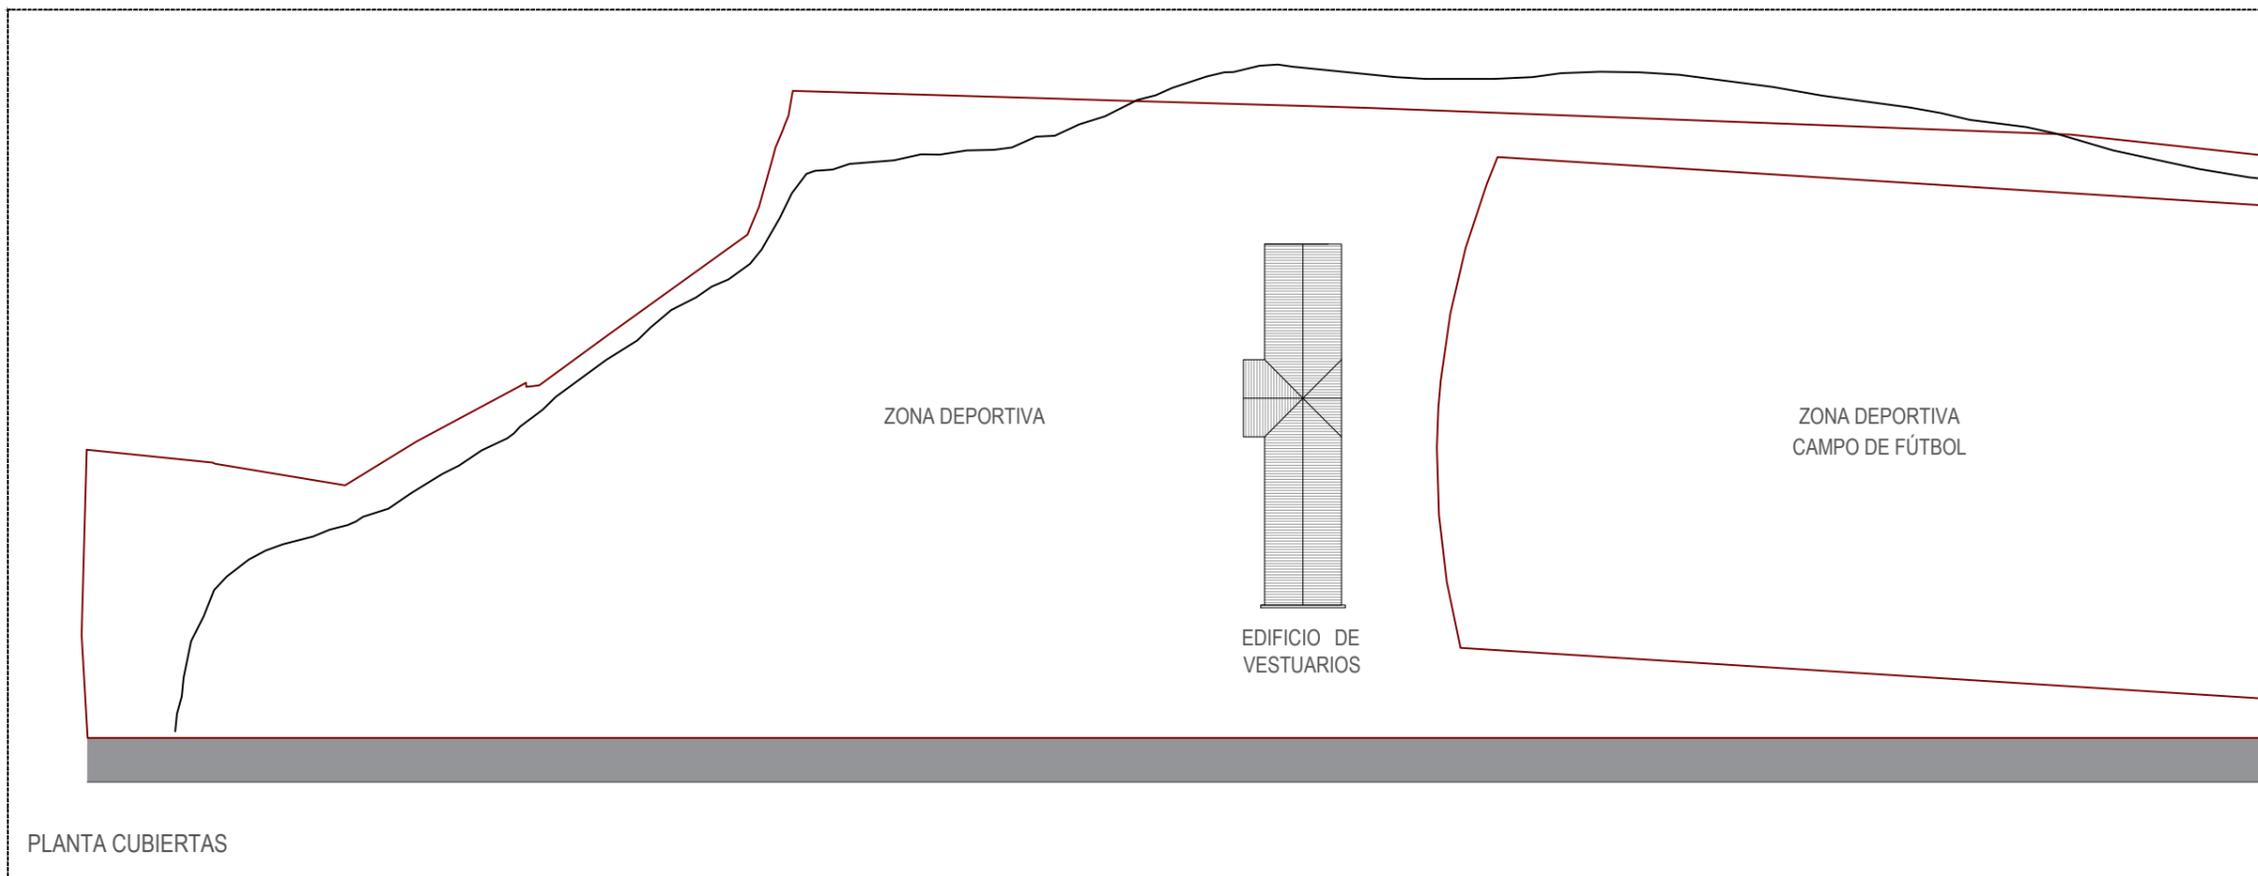

PLANTA CUBIERTAS

Nivel	Modificaciones	Fecha	Firma
00	Original	01-02	J.Cameno

PROYECTO BÁSICO Y DE EJECUCIÓN

**CONSTRUCCIÓN DE DOS PISCINAS  
DESCUBIERTAS Y CASETA DE  
INSTALACIONES**  
Calle Reguilete  
09591, Rioseras  
Valle de las Navas (Burgos)

Propiedad  
Ayuntamiento de Valle de las Navas


Arquitectos  
Carlos Barrio Sagredo  
José Cameno Antolín

Plano  
ESTADO ACTUAL. PLANTAS


# EA.01.00

Escala 1/800      Fecha Febrero 2021      Ref. bc-402


**Barrio + Cameno**  
barrio y cameno arquitectos s.l.

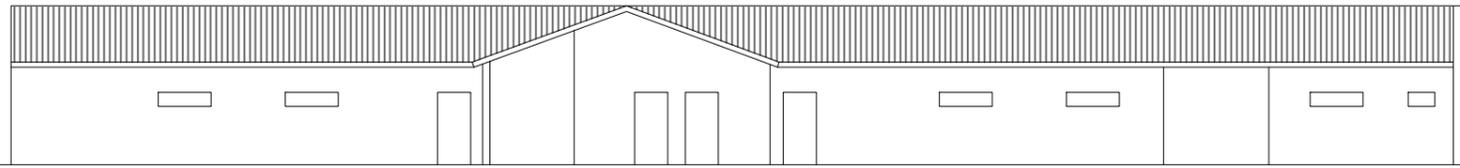


ALZADO SUROESTE

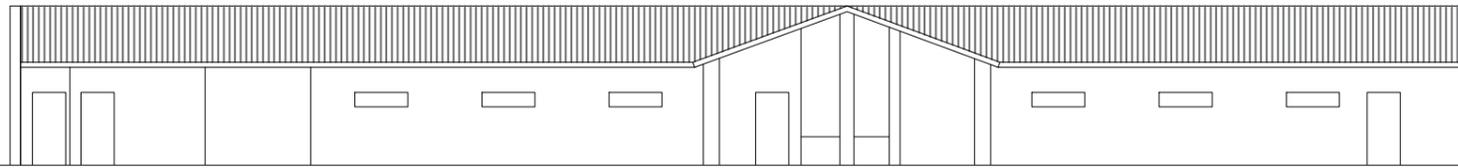


ALZADO NORESTE

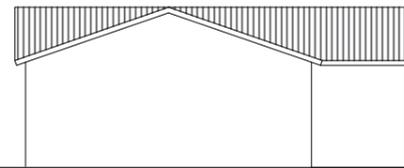

ALZADO NOROESTE

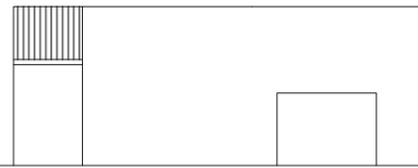

ALZADO SURESTE

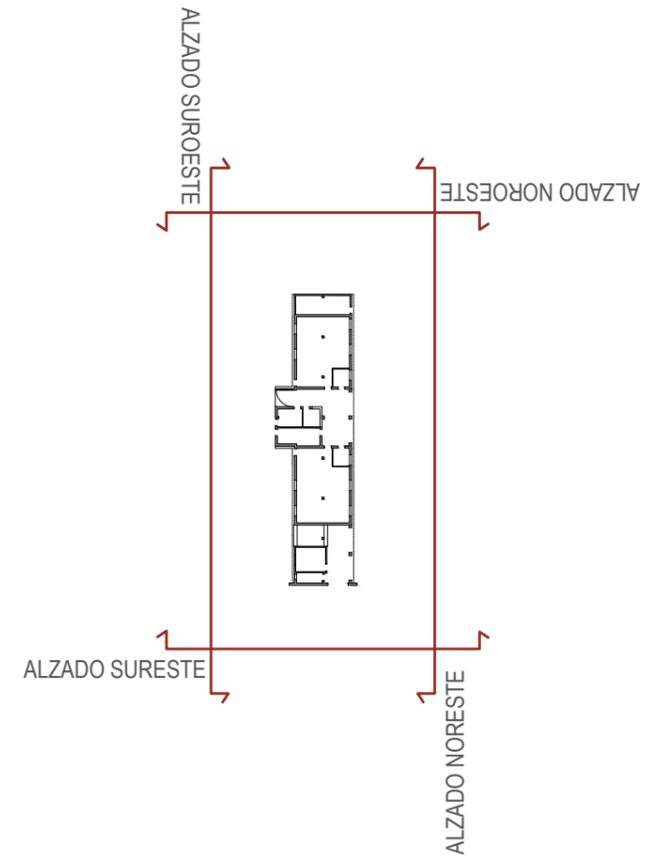

Nivel	Modificaciones	Fecha	Firma
00	Original	01-02	J.Cameno

PROYECTO BÁSICO Y DE EJECUCIÓN

**CONSTRUCCIÓN DE DOS PISCINAS  
DESCUBIERTAS Y CASETA DE  
INSTALACIONES**  
Calle Reguilete  
09591, Rioseras  
Valle de las Navas (Burgos)

Propiedad  
Ayuntamiento de Valle de las Navas

Arquitectos  
Carlos Barrio Sagredo  
José Cameno Antolín

Plano  
ESTADO ACTUAL. ALZADOS

# EA.02.00

Escala 1/200      Fecha Febrero 2021      Ref. bc-402

**Barrio + Cameno**  
barrio y cameno arquitectos s.l.



Nivel	Modificaciones	Fecha	Firma
00	Original	01-02	J.Cameno

PROYECTO BÁSICO Y DE EJECUCIÓN

**CONSTRUCCIÓN DE DOS PISCINAS  
DESCUBIERTAS Y CASETA DE  
INSTALACIONES**  
Calle Reguilete  
09591, Rioseras  
Valle de las Navas (Burgos)

Propiedad  
Ayuntamiento de Valle de las Navas


Arquitectos  
Carlos Barrio Sagredo  
José Cameno Antolín


Plano  
IMPLANTACIÓN

**PL.01.00**

Escala 1/1000      Fecha Febrero 2021      Ref. bc-402

**Barrio + Cameno**  
barrio y cameno arquitectos s.l.

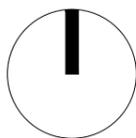

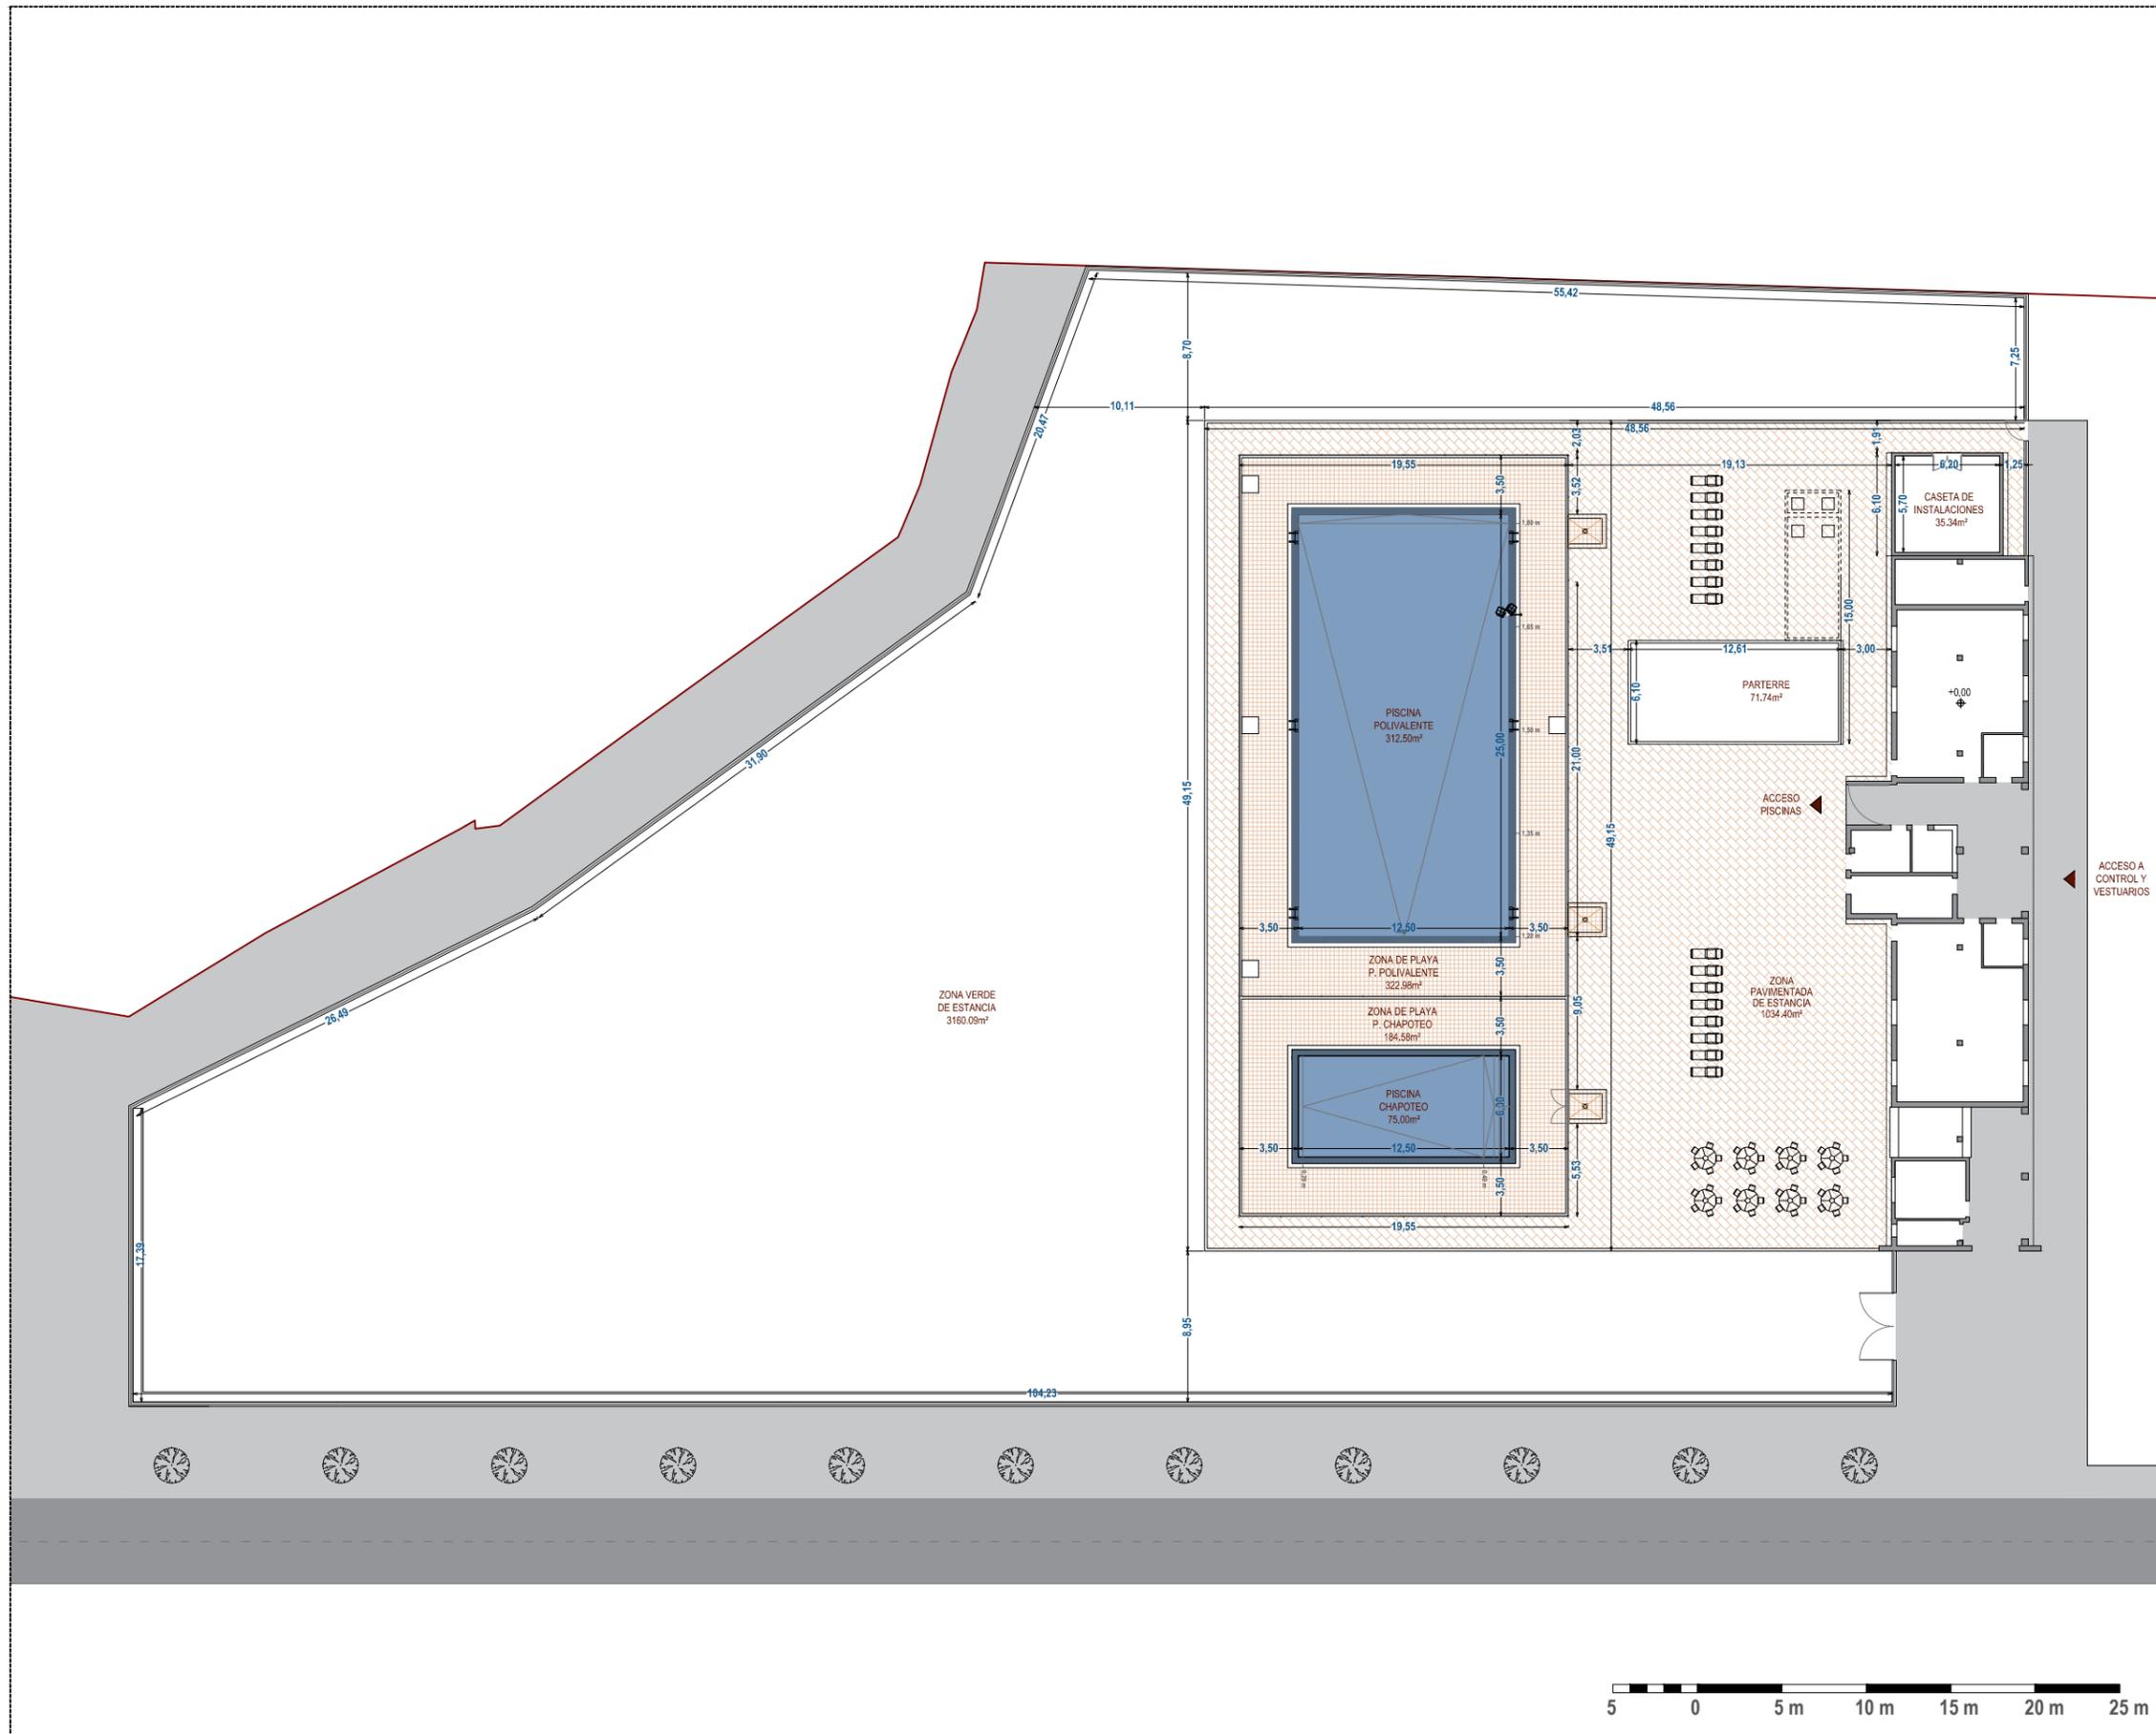

Nivel	Modificaciones	Fecha	Firma
00	Original	01-02	J.Cameno

PROYECTO BÁSICO Y DE EJECUCIÓN

**CONSTRUCCIÓN DE DOS PISCINAS  
DESCUBIERTAS Y CASETA DE  
INSTALACIONES**  
Calle Reguilete  
09591, Rioseras  
Valle de las Navas (Burgos)


Propiedad  
Ayuntamiento de Valle de las Navas


Arquitectos  
Carlos Barrio Sagredo  
José Cameno Antolín

Plano  
PLANTA PARCELA. **PL.02.00**

Escala 1/400      Fecha Febrero 2021      Ref. bc-402

**Barrio + Cameno**  
barrio y cameno arquitectos s.l.

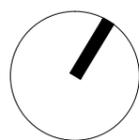

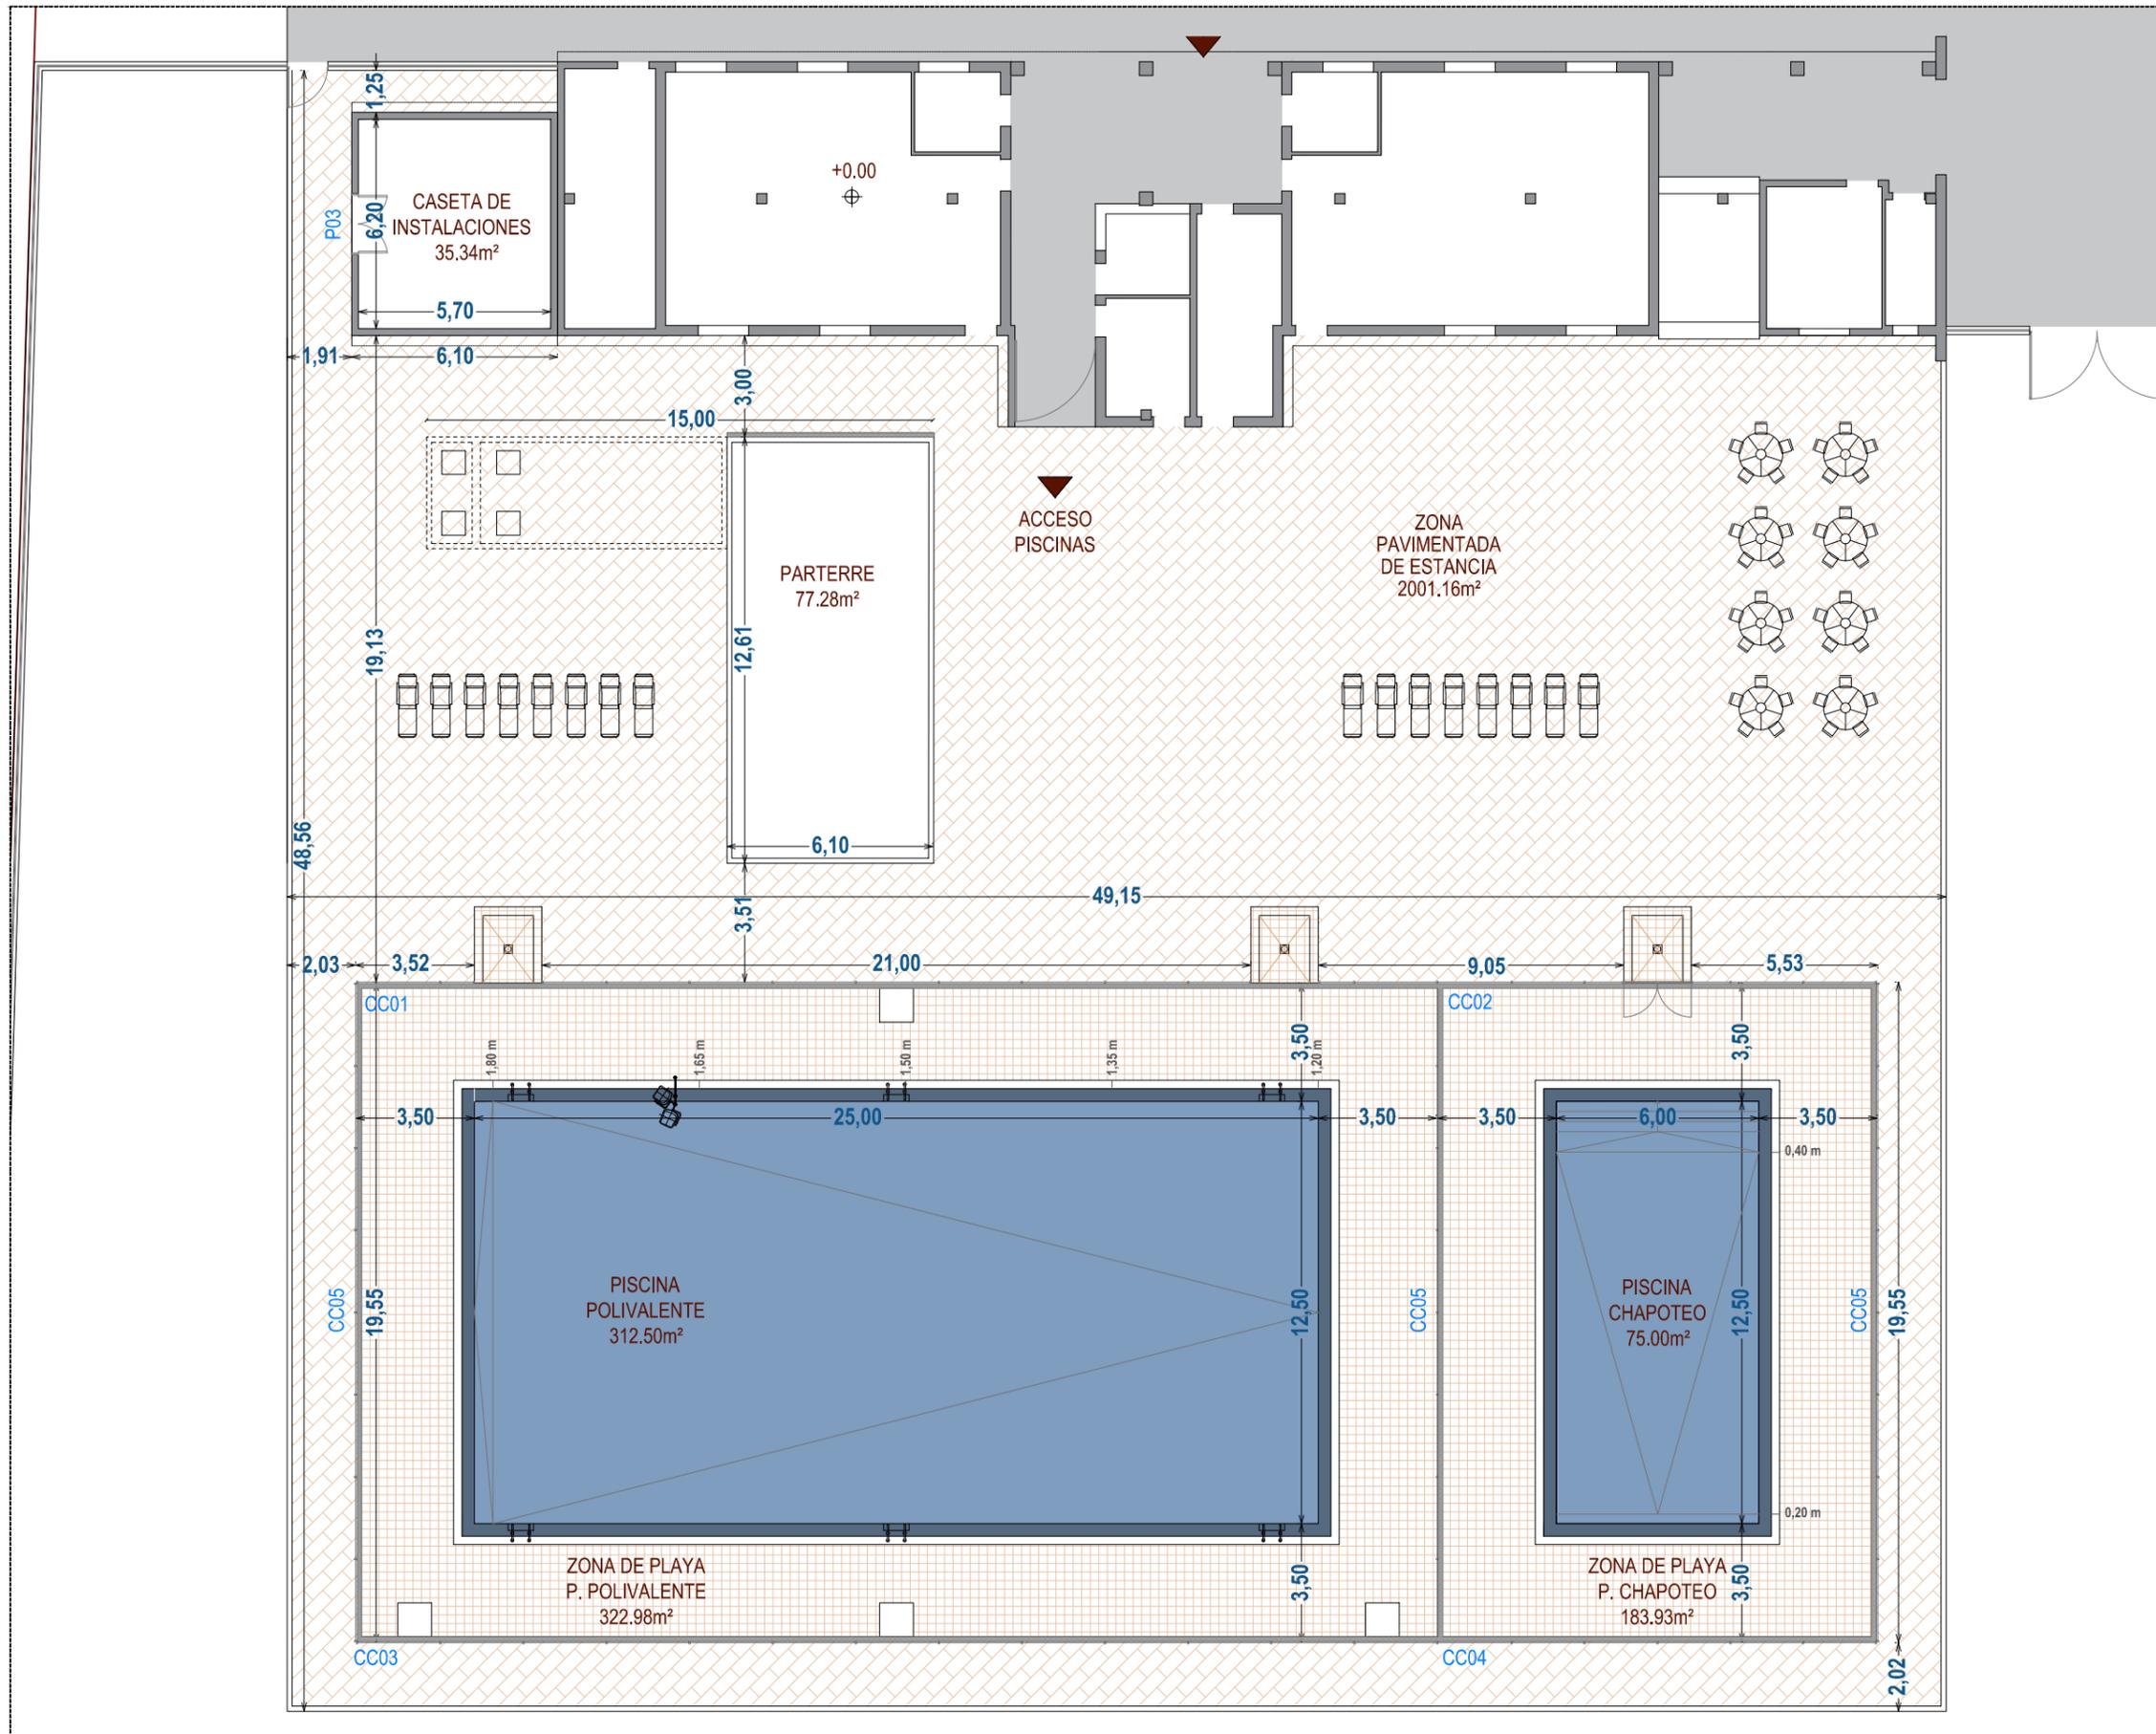

Nivel	Modificaciones	Fecha	Firma
00	Original	01-02	J.Cameno

PROYECTO BÁSICO Y DE EJECUCIÓN

**CONSTRUCCIÓN DE DOS PISCINAS  
DESCUBIERTAS Y CASETA DE  
INSTALACIONES**

Calle Reguilete  
09591, Rioseras  
Valle de las Navas (Burgos)


Propiedad  
Ayuntamiento de Valle de las Navas


Arquitectos  
Carlos Barrio Sagredo  
José Cameno Antolín

Plano **PL.03.00**  
PLANTA BAJA. SUPERFICIES Y COTAS

Escala 1/200      Fecha Febrero 2021      Ref. bc-402

**Barrio + Cameno**  
barrio y cameno arquitectos s.l.

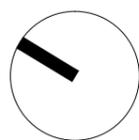

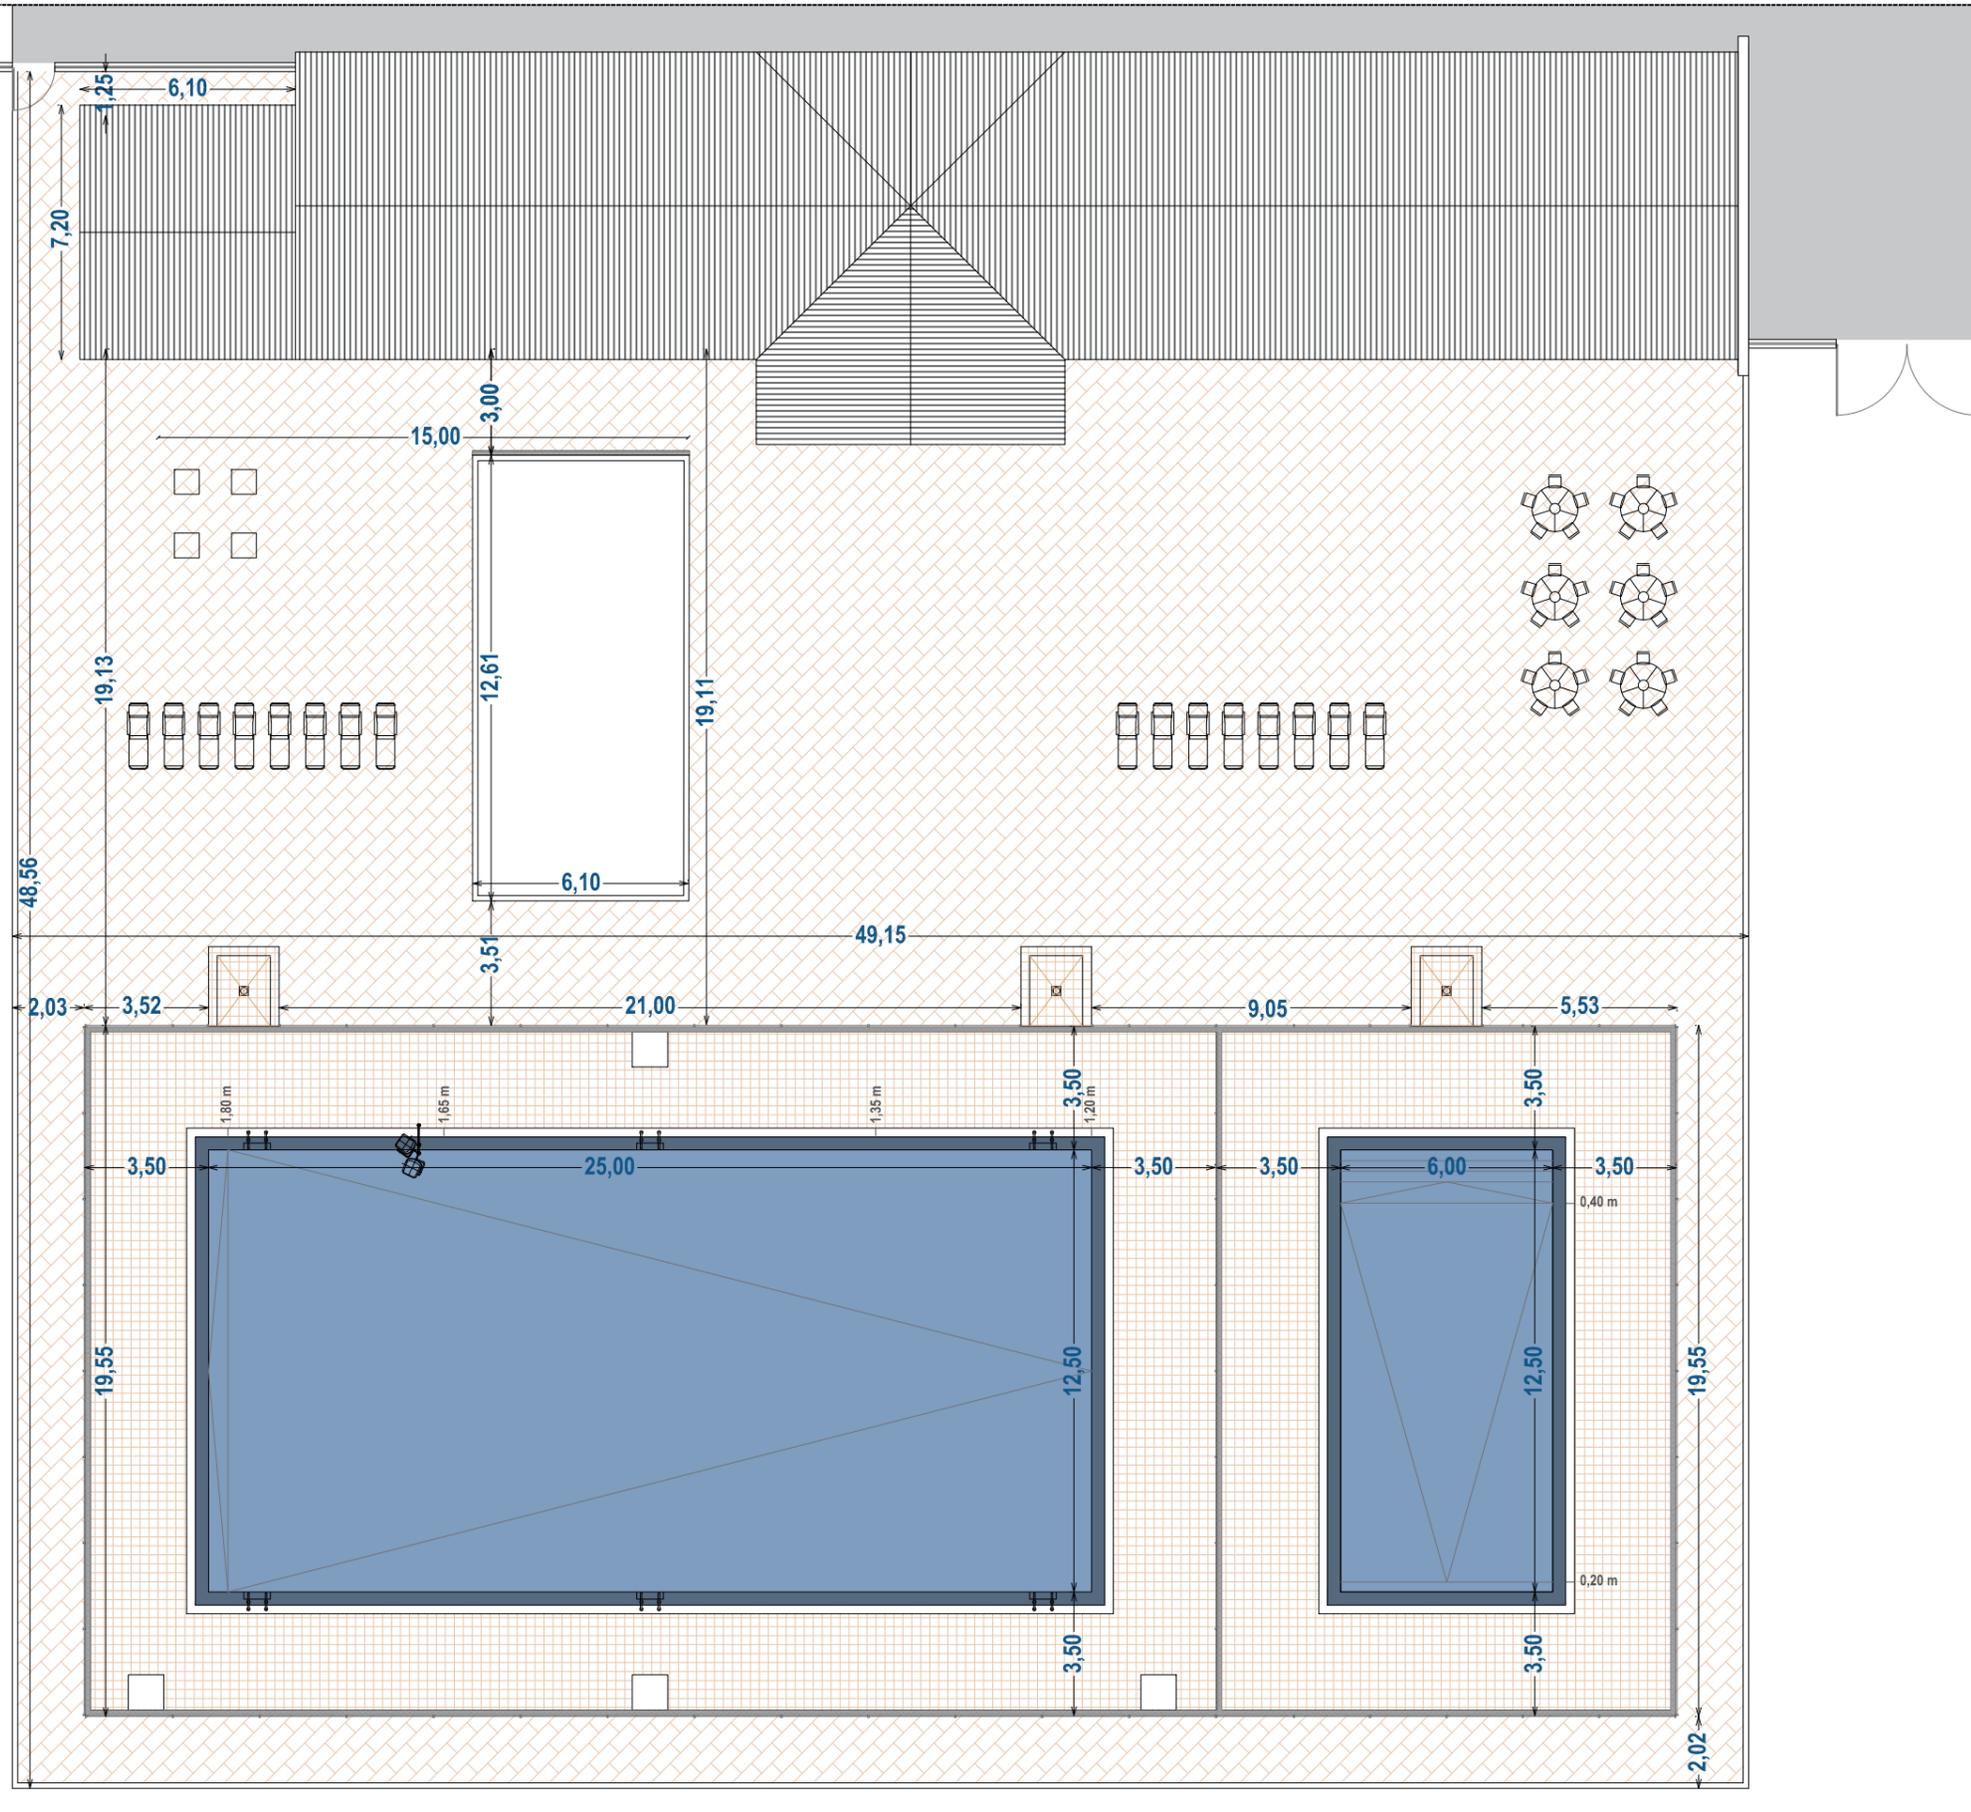

Nivel	Modificaciones	Fecha	Firma
00	Original	01-02	J.Cameno

PROYECTO BÁSICO Y DE EJECUCIÓN

**CONSTRUCCIÓN DE DOS PISCINAS  
DESCUBIERTAS Y CASETA DE  
INSTALACIONES**  
Calle Reguilete  
09591, Rioseras  
Valle de las Navas (Burgos)


Propiedad  
Ayuntamiento de Valle de las Navas



Arquitectos  
Carlos Barrio Sagredo  
José Cameno Antolín

Plano **PL.04.00**  
PLANTA CUBIERTA. SUPERFICIES Y COTAS

Escala 1/200      Fecha Febrero 2021      Ref. bc-402

**Barrio + Cameno**  
barrio y cameno arquitectos s.l.

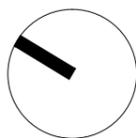

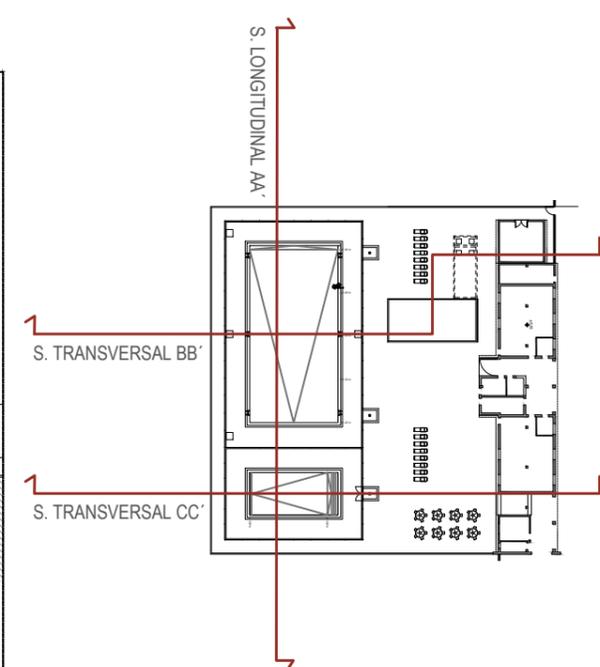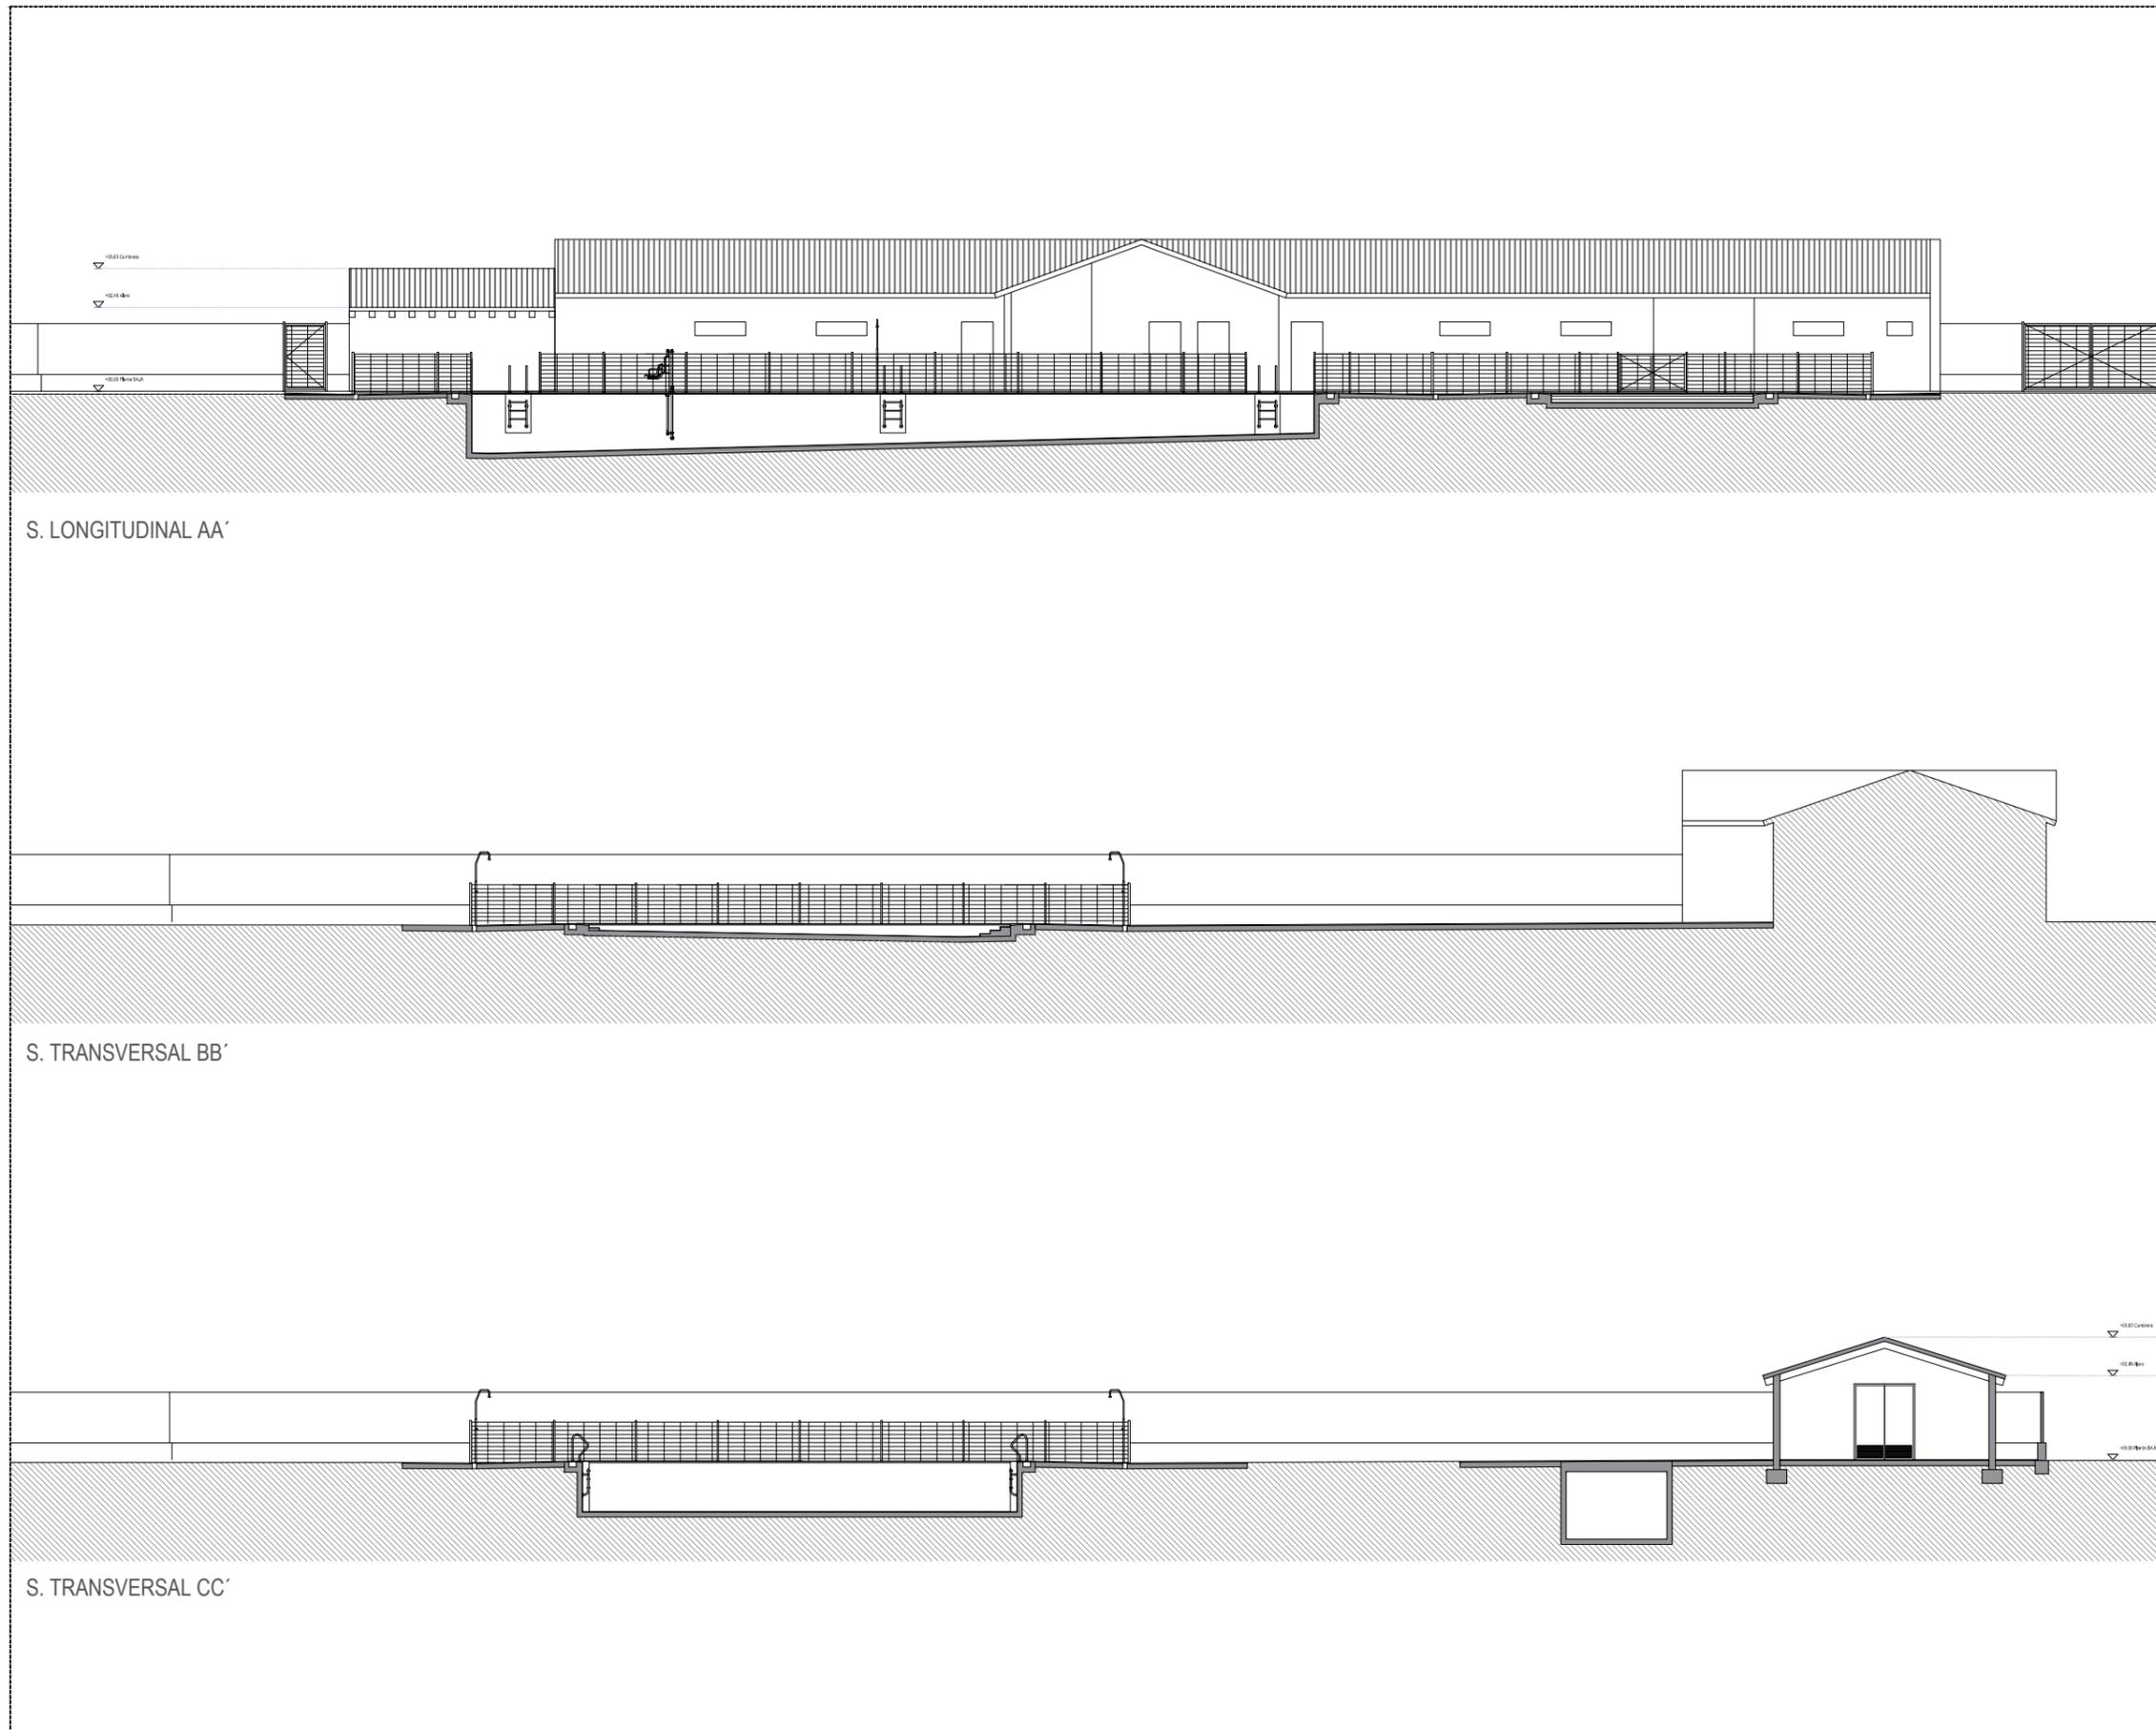

Nivel	Modificaciones	Fecha	Firma
00	Original	01-02	J.Cameno

PROYECTO BÁSICO Y DE EJECUCIÓN

**CONSTRUCCIÓN DE DOS PISCINAS  
DESCUBIERTAS Y CASETA DE  
INSTALACIONES**

**Calle Reguilete  
09591, Rioseras  
Valle de las Navas (Burgos)**

Propiedad  
Ayuntamiento de Valle de las Navas


Arquitectos  
Carlos Barrio Sagredo  
José Cameno Antolín

Plano  
SECCIONES. CONJUNTO


**S.01.00**

Escala 1/200      Fecha Febrero 2021      Ref. bc-402


**Barrio + Cameno**  
barrio y cameno arquitectos s.l.

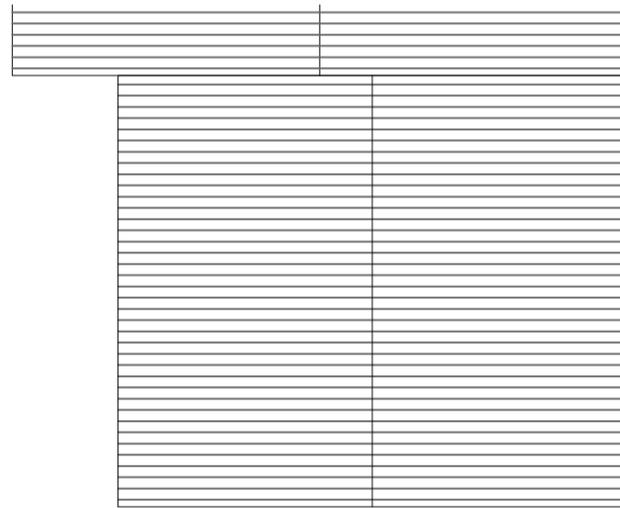


PLANTA CUBIERTAS

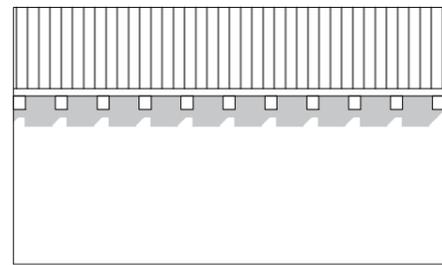


ALZADO ESTE

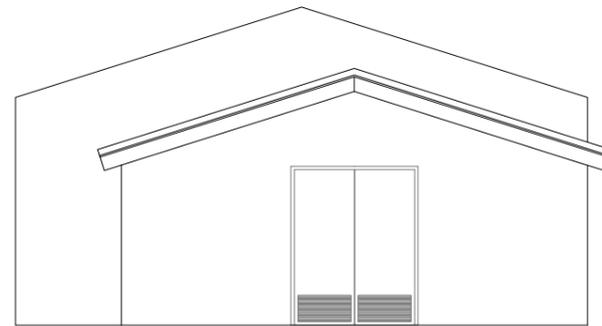


ALZADO NORTE

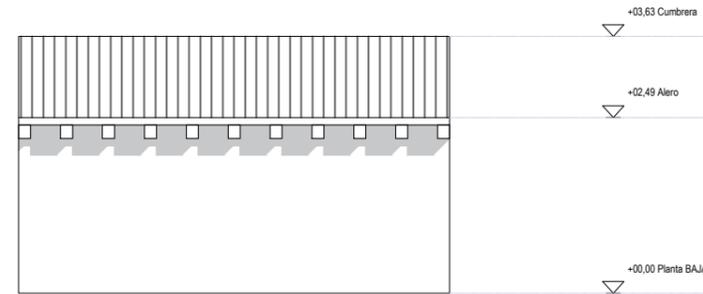

ALZADO OESTE

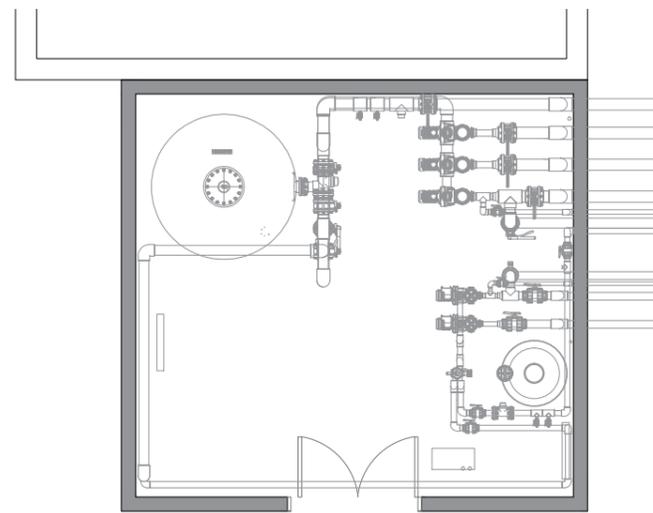

PLANTA BAJA

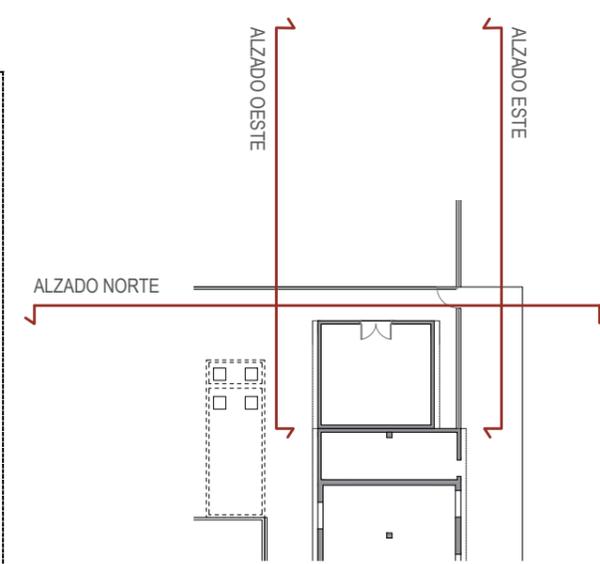

Nivel	Modificaciones	Fecha	Firma
00	Original	01-02	J.Cameno

PROYECTO BÁSICO Y DE EJECUCIÓN

**CONSTRUCCIÓN DE DOS PISCINAS  
DESCUBIERTAS Y CASETA DE  
INSTALACIONES**  
Calle Reguilete  
09591, Rioseras  
Valle de las Navas (Burgos)


Propiedad  
Ayuntamiento de Valle de las Navas

Arquitectos  
Carlos Barrio Sagredo  
José Cameno Antolín

Plano **AL.01.00**  
ALZADOS. CASETA DE INSTALACIONES

Escala 1/100      Fecha Febrero 2021      Ref. bc-402

**Barrio + Cameno**  
barrio y cameno arquitectos s.l.

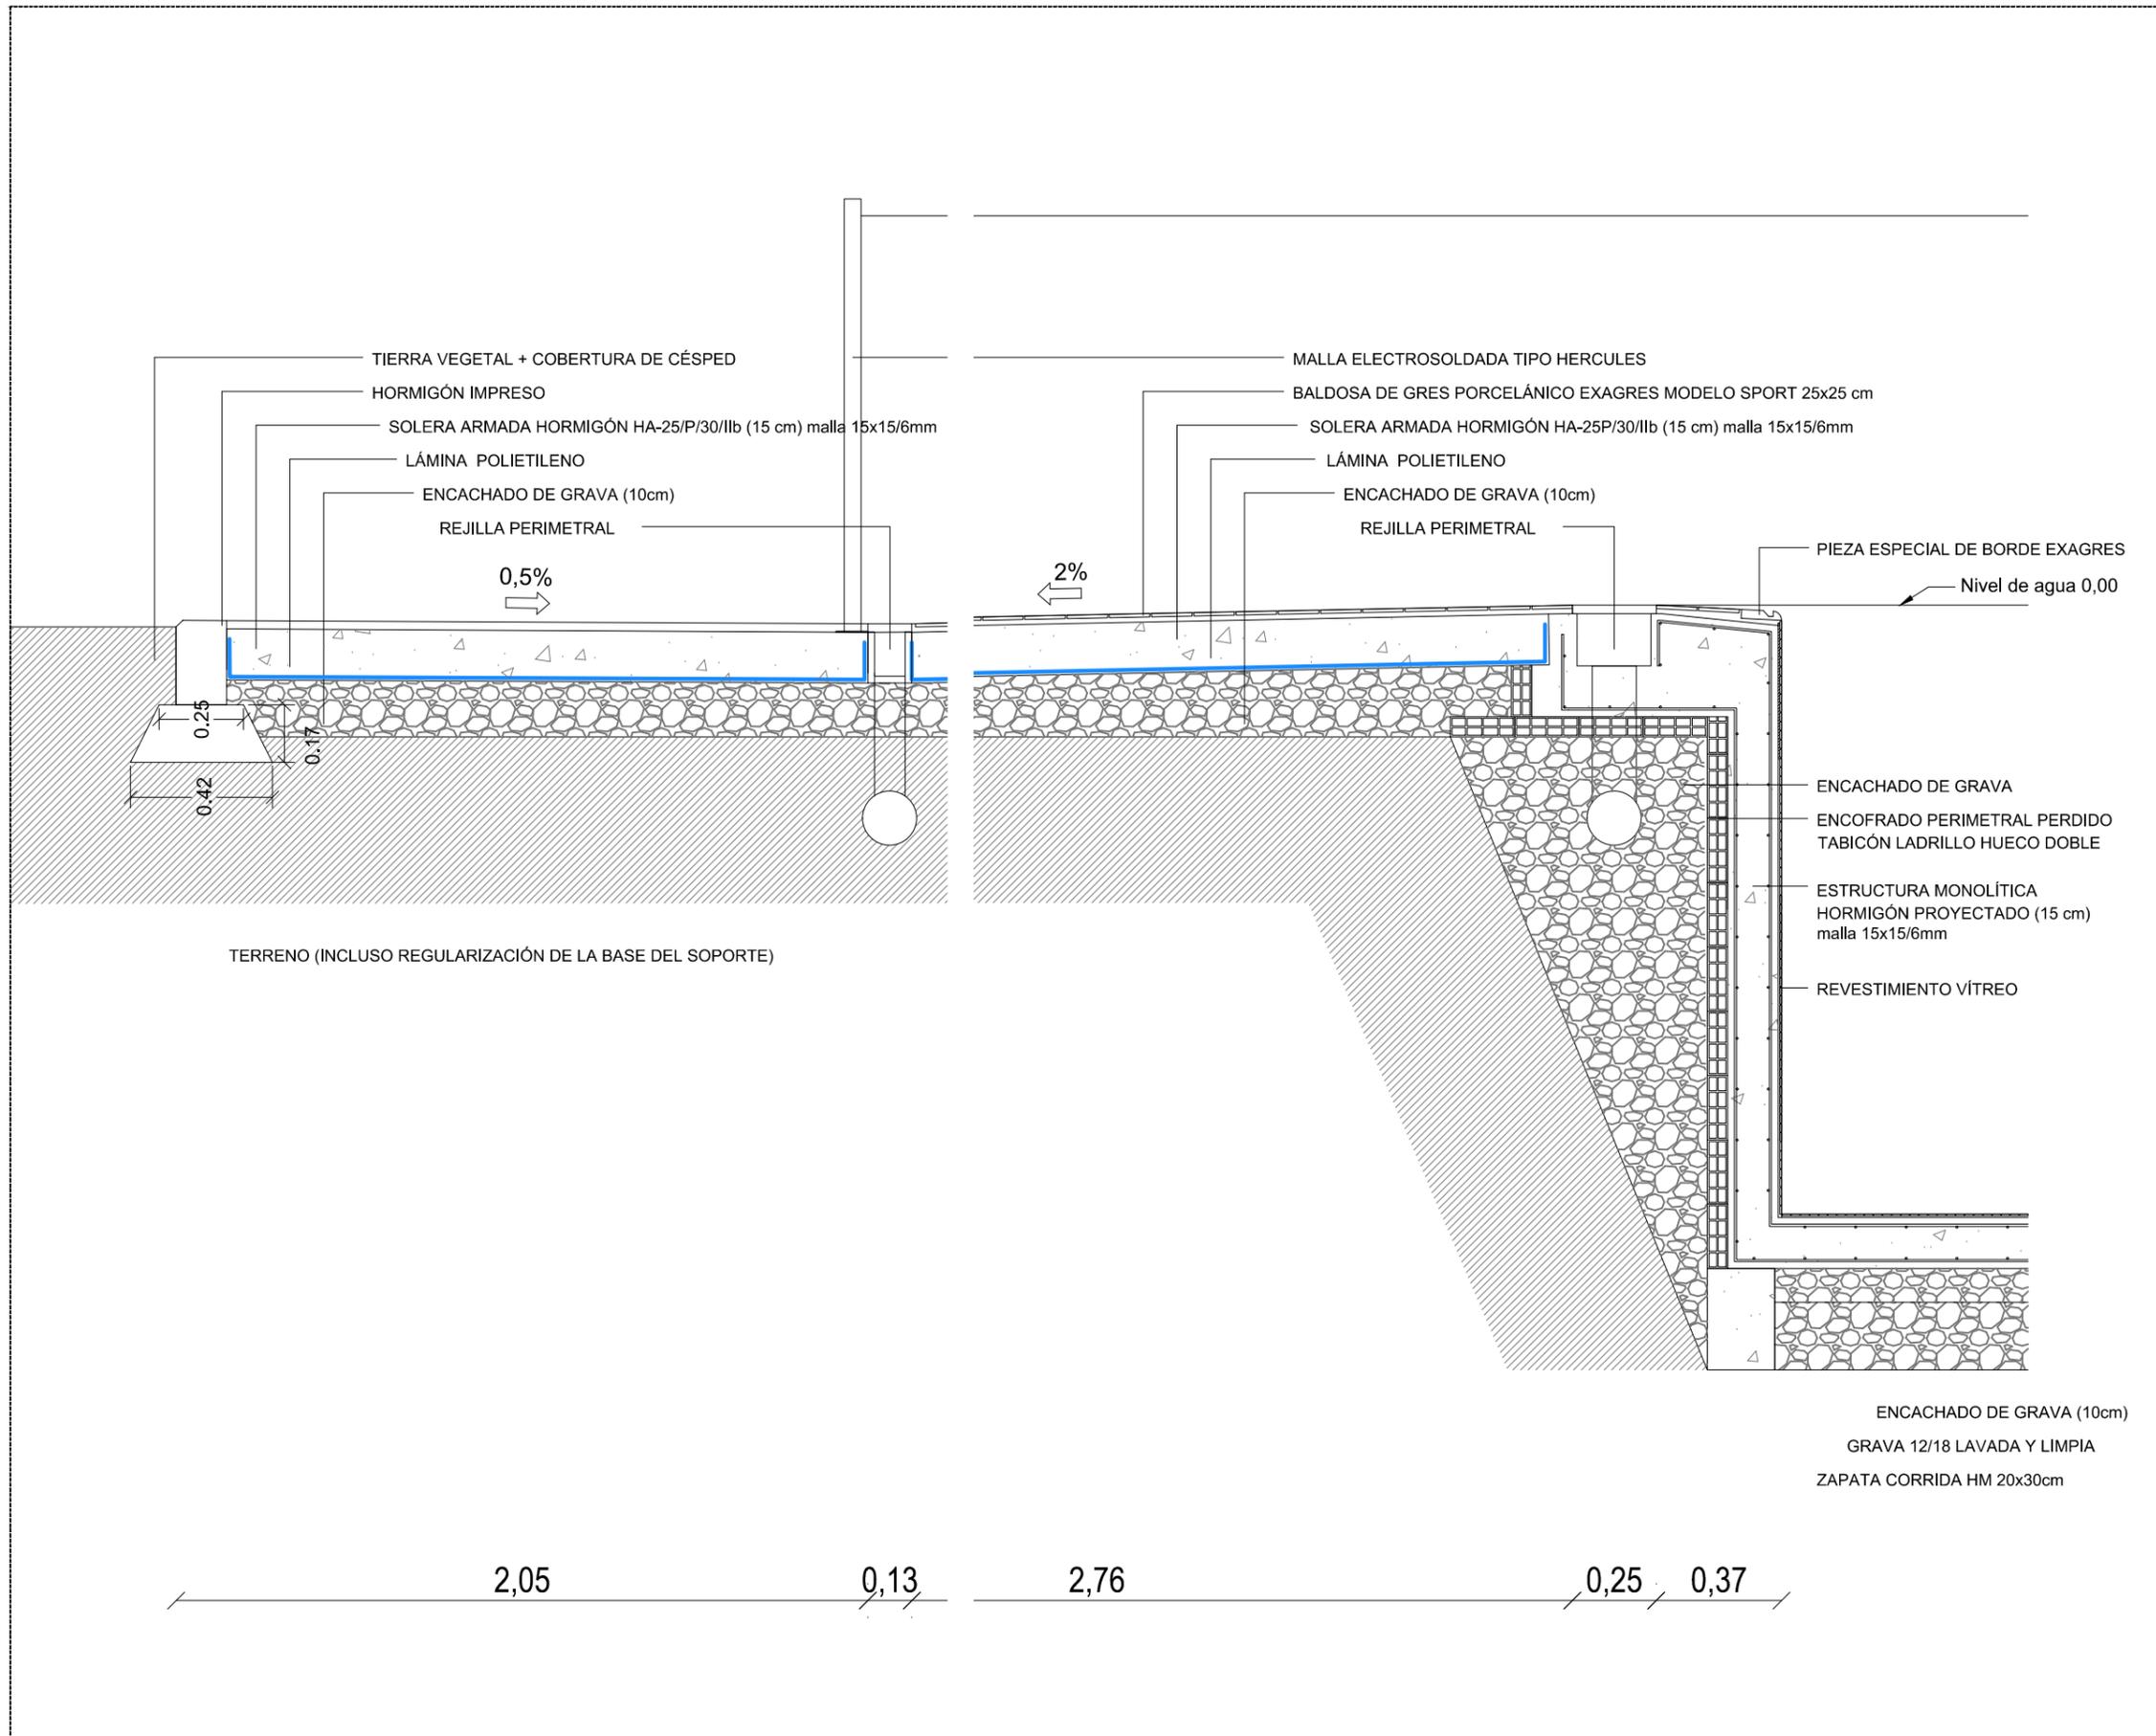

Nivel	Modificaciones	Fecha	Firma
00	Original	01-02	J.Cameno

PROYECTO BÁSICO Y DE EJECUCIÓN

**CONSTRUCCIÓN DE DOS PISCINAS  
DESCUBIERTAS Y CASETA DE  
INSTALACIONES**  
Calle Reguilete  
09591, Rioseras  
Valle de las Navas (Burgos)


Propiedad  
Ayuntamiento de Valle de las Navas

Arquitectos  
Carlos Barrio Sagredo  
José Cameno Antolín


Plano **DET.01.00**  
DETALLES CONSTRUCTIVOS I.  
VASO PISCINA

Escala 1/20      Fecha Febrero 2021      Ref. bc-402

**Barrio + Cameno**  
barrio y cameno arquitectos s.l.

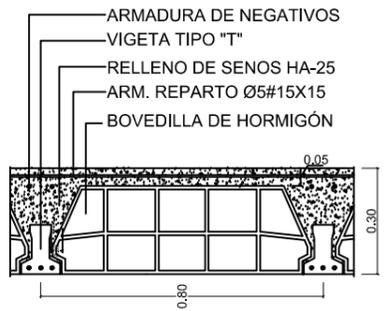

SECCIÓN TRANSVERSAL FORJADO

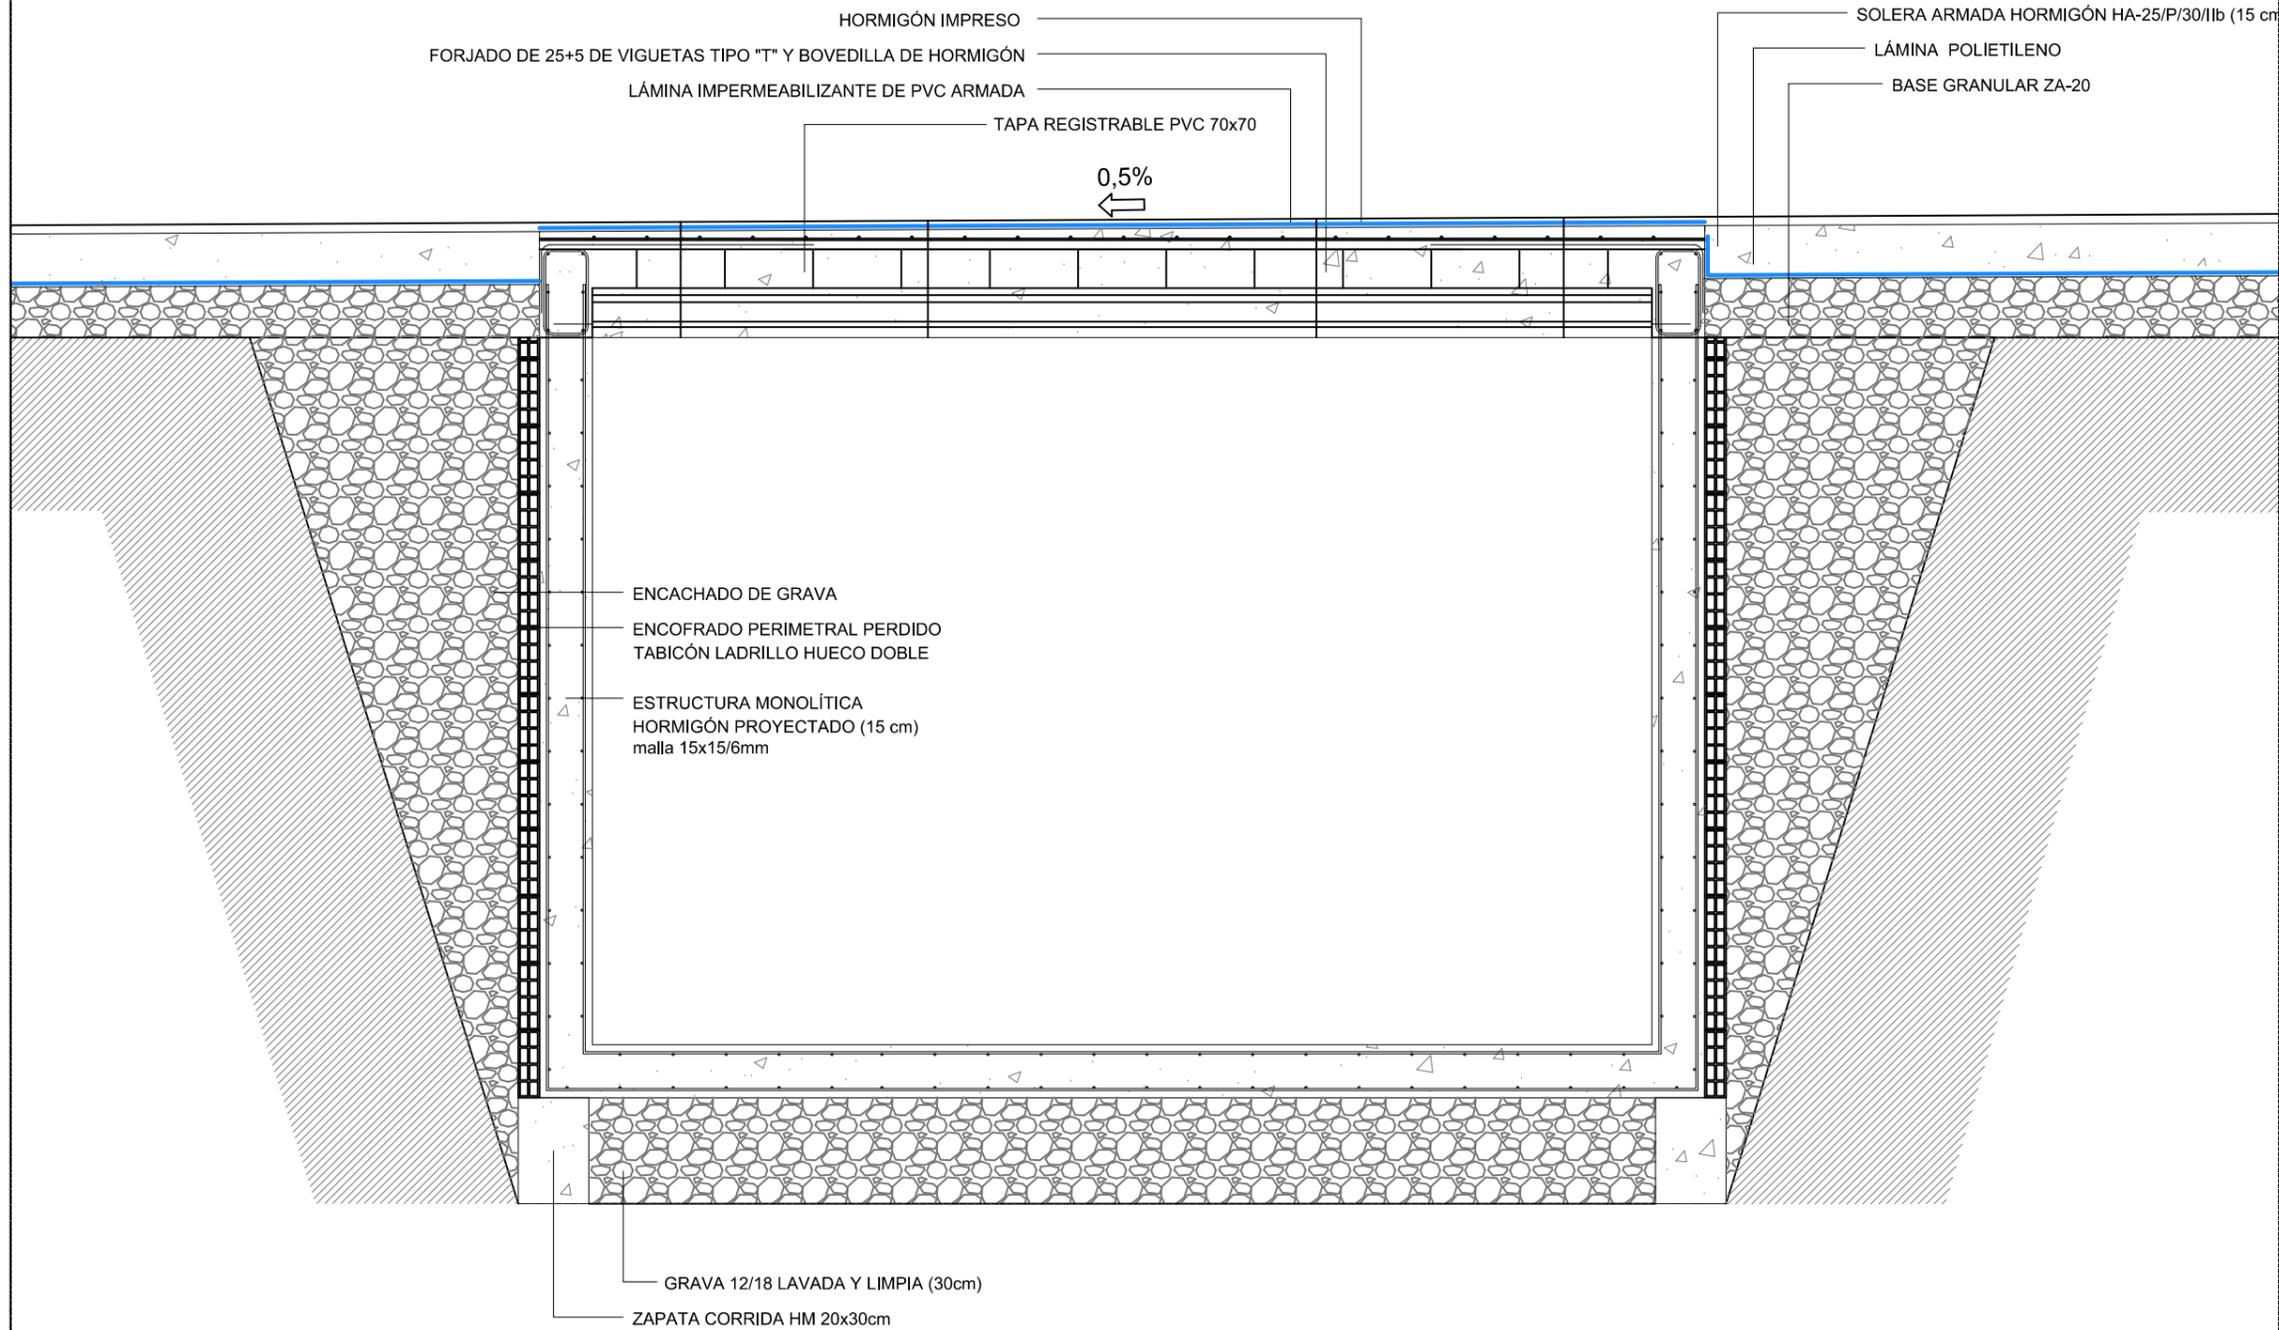

Nivel	Modificaciones	Fecha	Firma
00	Original	01-02	J.Cameno

PROYECTO BÁSICO Y DE EJECUCIÓN

**CONSTRUCCIÓN DE DOS PISCINAS  
DESCUBIERTAS Y CASETA DE  
INSTALACIONES**  
Calle Reguilete  
09591, Rioseras  
Valle de las Navas (Burgos)


Propiedad  
Ayuntamiento de Valle de las Navas

Arquitectos  
Carlos Barrio Sagredo  
José Cameno Antolín

Plano **DET.02.00**  
DETALLES CONSTRUCTIVOS II.  
DEPÓSITO DE COMPENSACIÓN

Escala 1/20 Fecha Febrero 2021 Ref. bc-402

**Barrio + Cameno**  
barrio y cameno arquitectos s.l.

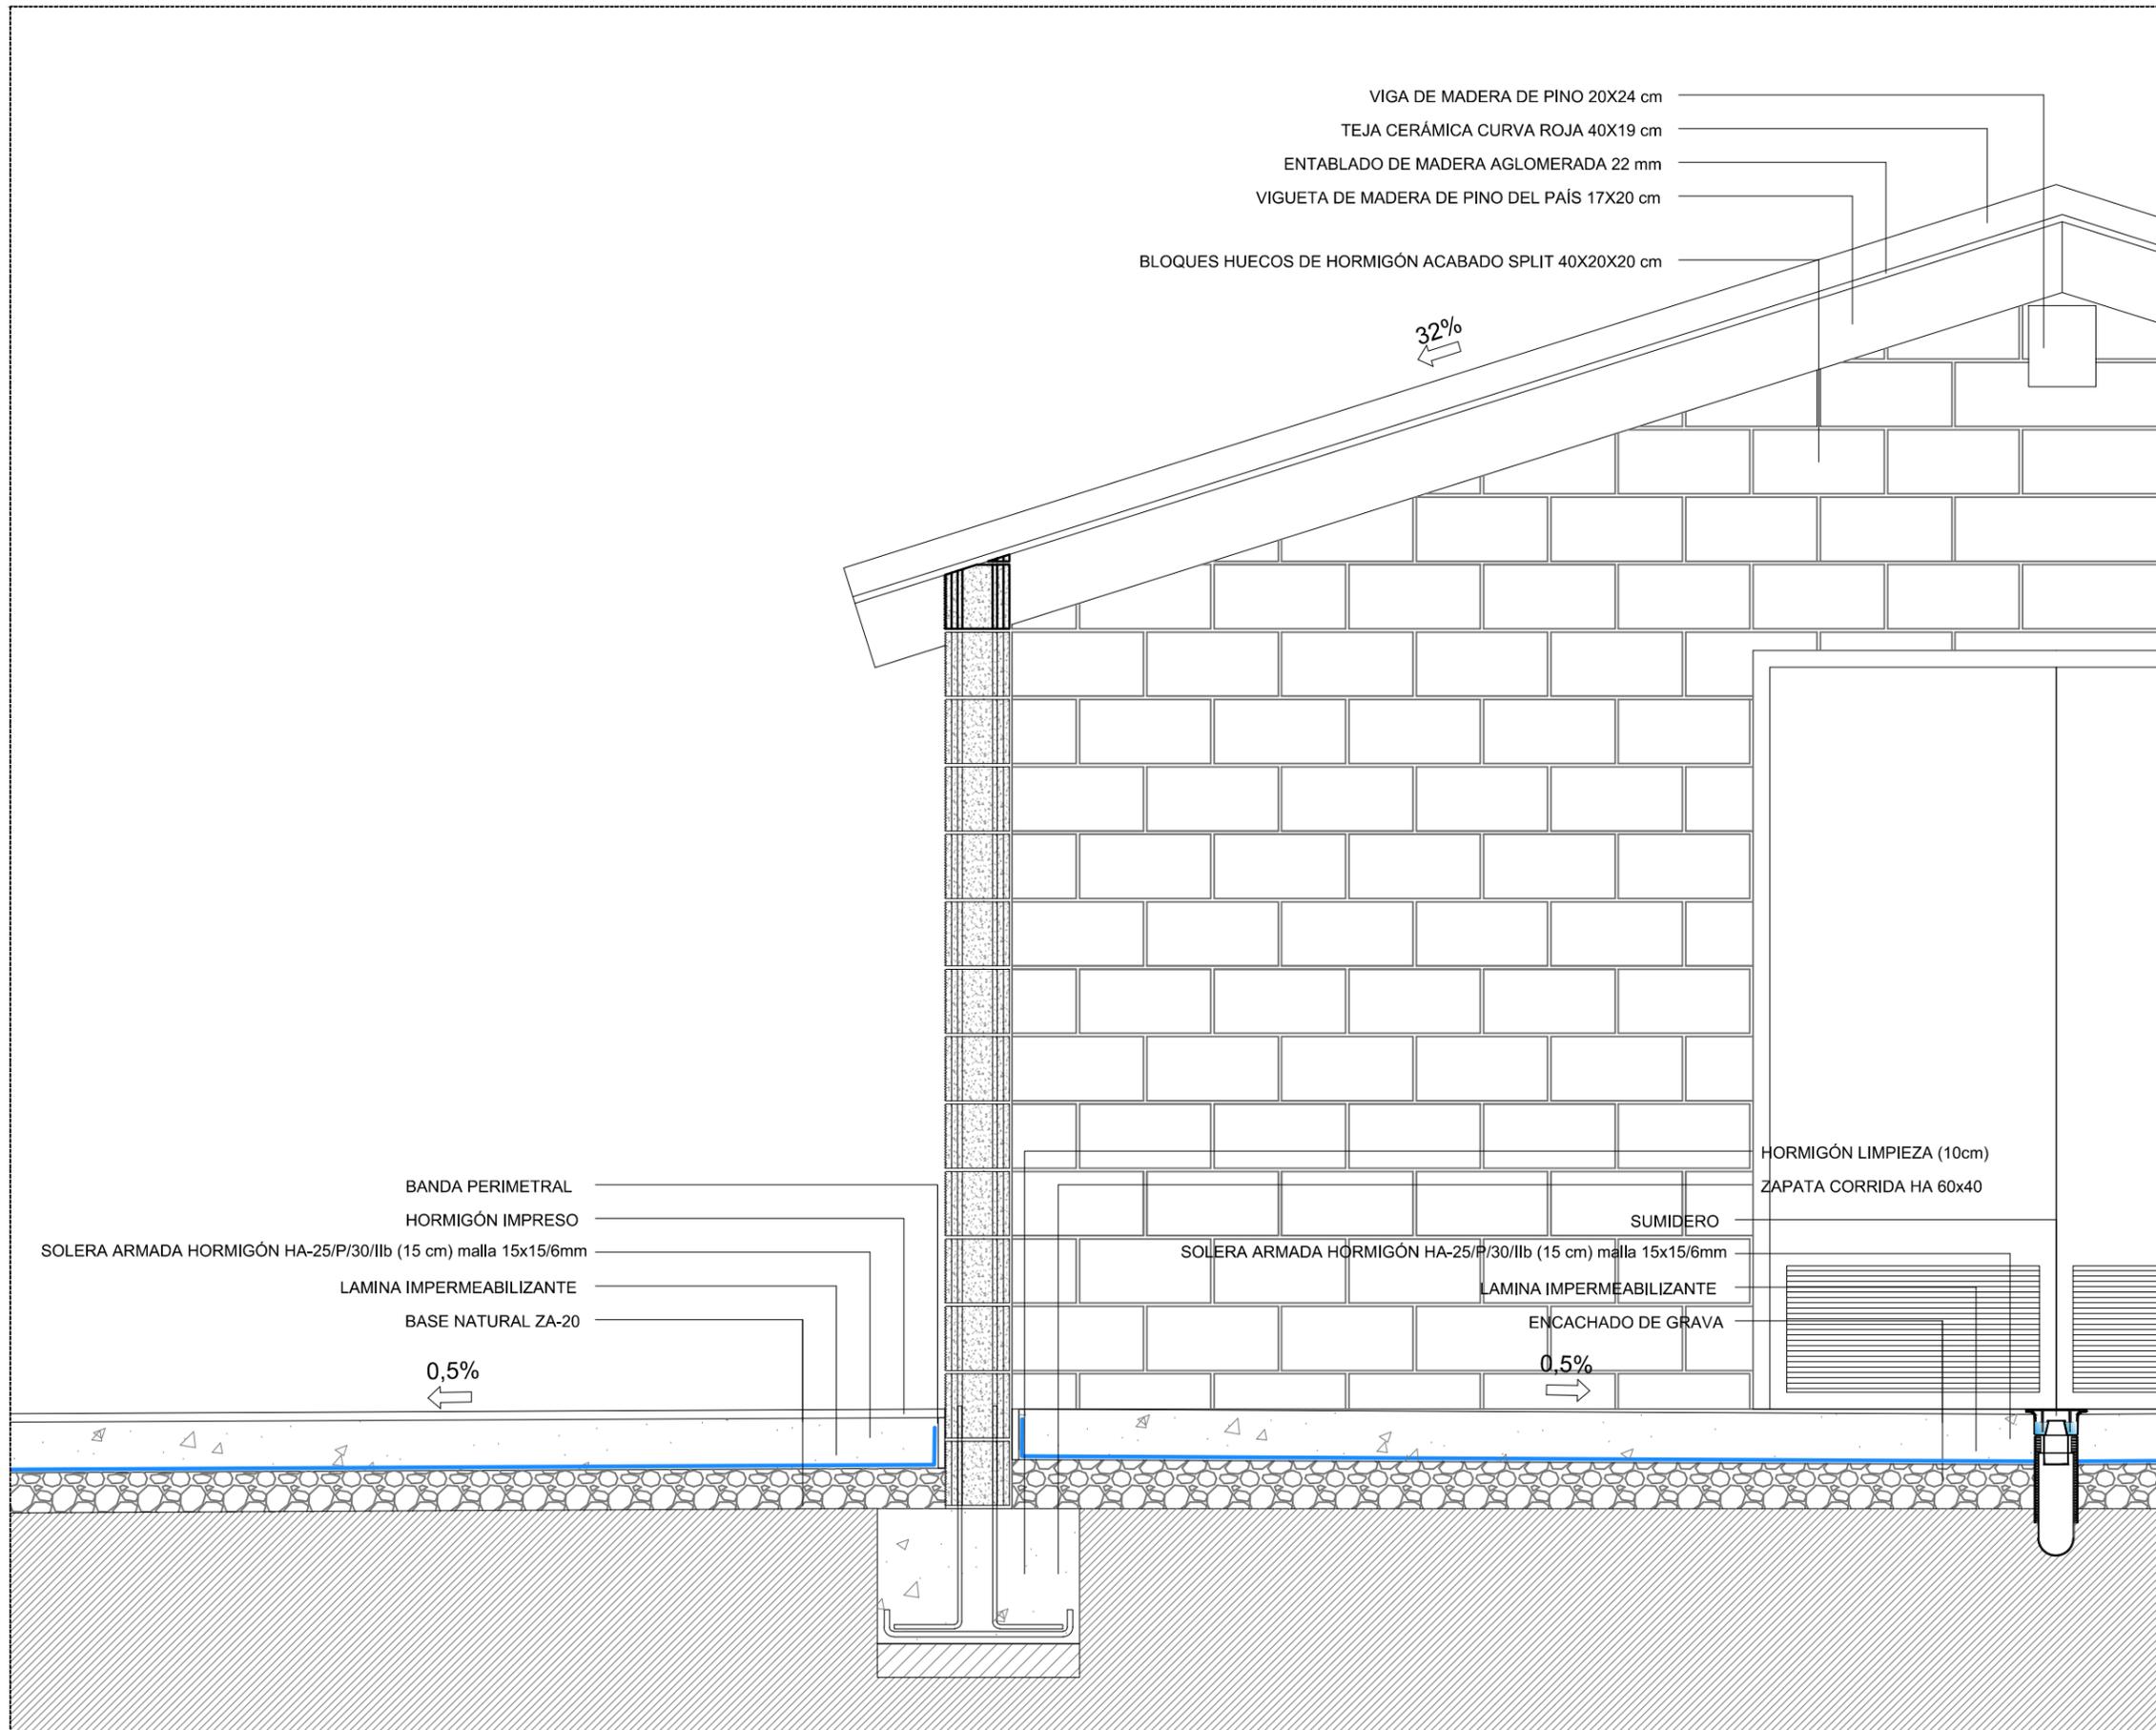

VIGA DE MADERA DE PINO 20X24 cm  
 TEJA CERÁMICA CURVA ROJA 40X19 cm  
 ENTABLADO DE MADERA AGLOMERADA 22 mm  
 VIGUETA DE MADERA DE PINO DEL PAÍS 17X20 cm  
 BLOQUES HUECOS DE HORMIGÓN ACABADO SPLIT 40X20X20 cm

32%

BANDA PERIMETRAL  
 HORMIGÓN IMPRESO  
 SOLERA ARMADA HORMIGÓN HA-25/P/30/IIb (15 cm) malla 15x15/6mm  
 LAMINA IMPERMEABILIZANTE  
 BASE NATURAL ZA-20

0,5%

HORMIGÓN LIMPIEZA (10cm)  
 ZAPATA CORRIDA HA 60x40

SOLERA ARMADA HORMIGÓN HA-25/P/30/IIb (15 cm) malla 15x15/6mm  
 LAMINA IMPERMEABILIZANTE  
 ENCACHADO DE GRAVA

0,5%

Nivel	Modificaciones	Fecha	Firma
00	Original	01-02	J.Cameno

PROYECTO BÁSICO Y DE EJECUCIÓN

**CONSTRUCCIÓN DE DOS PISCINAS  
 DESCUBIERTAS Y CASETA DE  
 INSTALACIONES**  
 Calle Reguilete  
 09591, Rioseras  
 Valle de las Navas (Burgos)

Propiedad  
 Ayuntamiento de Valle de las Navas


Arquitectos  
 Carlos Barrio Sagredo  
 José Cameno Antolín

**DET.03.00**


Plano  
 DETALLES CONSTRUCTIVOS III.  
 CUARTO DE INSTALACIONES

Escala 1/20      Fecha Febrero 2021      Ref. bc-402


**Barrio + Cameno**  
 barrio y cameno arquitectos s.l.

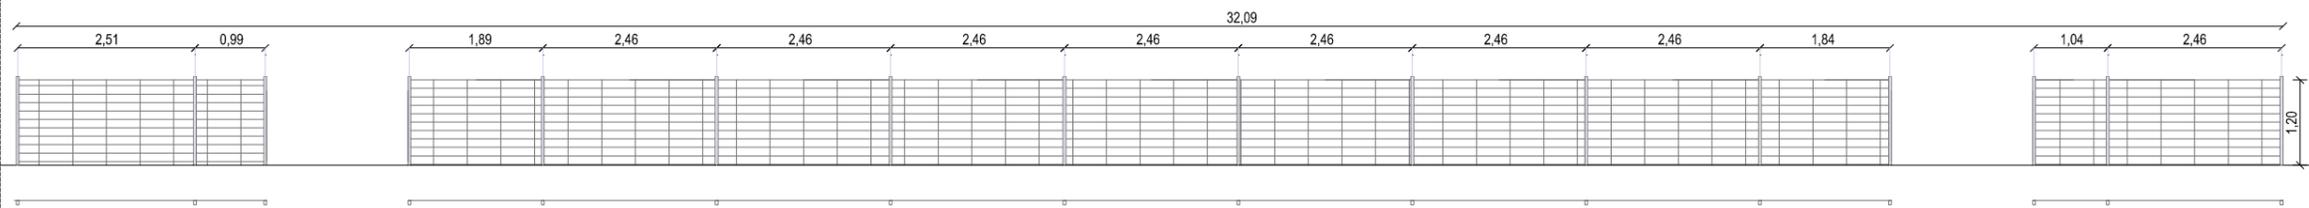


CC01\_1ud  
Cerramiento perimetral de malla electrosoldada lacada blanco/verde tipo "hercules"

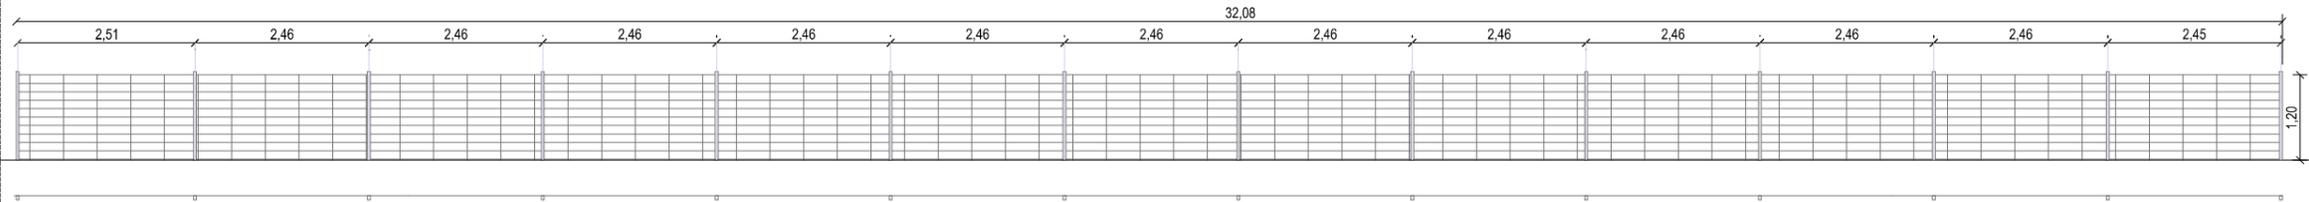


CC03\_1ud  
Cerramiento perimetral de malla electrosoldada lacada blanco/verde tipo "hercules"

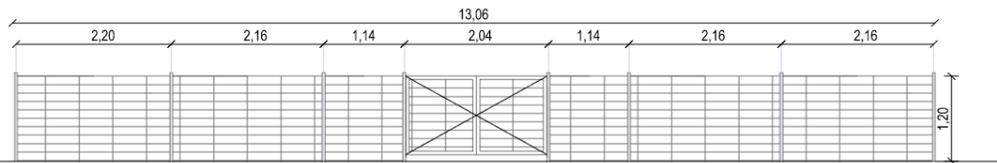


CC02\_1ud  
Cerramiento perimetral de malla electrosoldada lacada blanco/verde tipo "hercules"

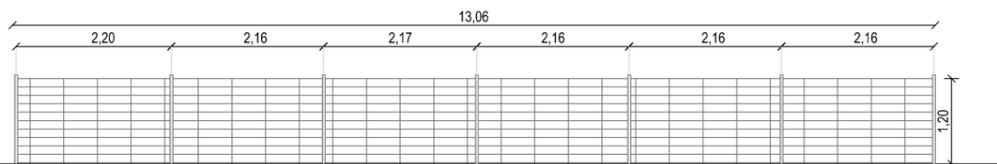

CC04\_1ud  
Cerramiento perimetral de malla electrosoldada lacada blanco/verde tipo "hercules"

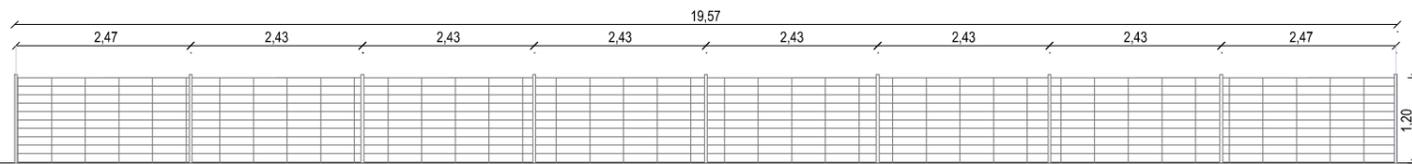

CC05\_3ud  
Cerramiento perimetral de malla electrosoldada lacada blanco/verde tipo "hercules"

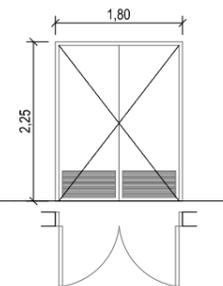

P03\_1ud  
Puerta de chapa galvanizada con rejilla de ventilación

Nivel	Modificaciones	Fecha	Firma
00	Original	01-02	J.Cameno

PROYECTO BÁSICO Y DE EJECUCIÓN  
**CONSTRUCCIÓN DE DOS PISCINAS  
DESCUBIERTAS Y CASETA DE  
INSTALACIONES**  
Calle Reguilete  
09591, Rioseñas  
Valle de las Navas (Burgos)


Propiedad  
Ayuntamiento de Valle de las Navas

Arquitectos  
Carlos Barrio Sagredo  
José Cameno Antolín

Plano  
**CA.01.00**  
CARPINTERÍAS Y CERRAJERÍAS. MEMORIA

Escala 1/100      Fecha Febrero 2021      Ref. bc-402

**Barrio + Cameno**  
barrio y cameno arquitectos s.l.

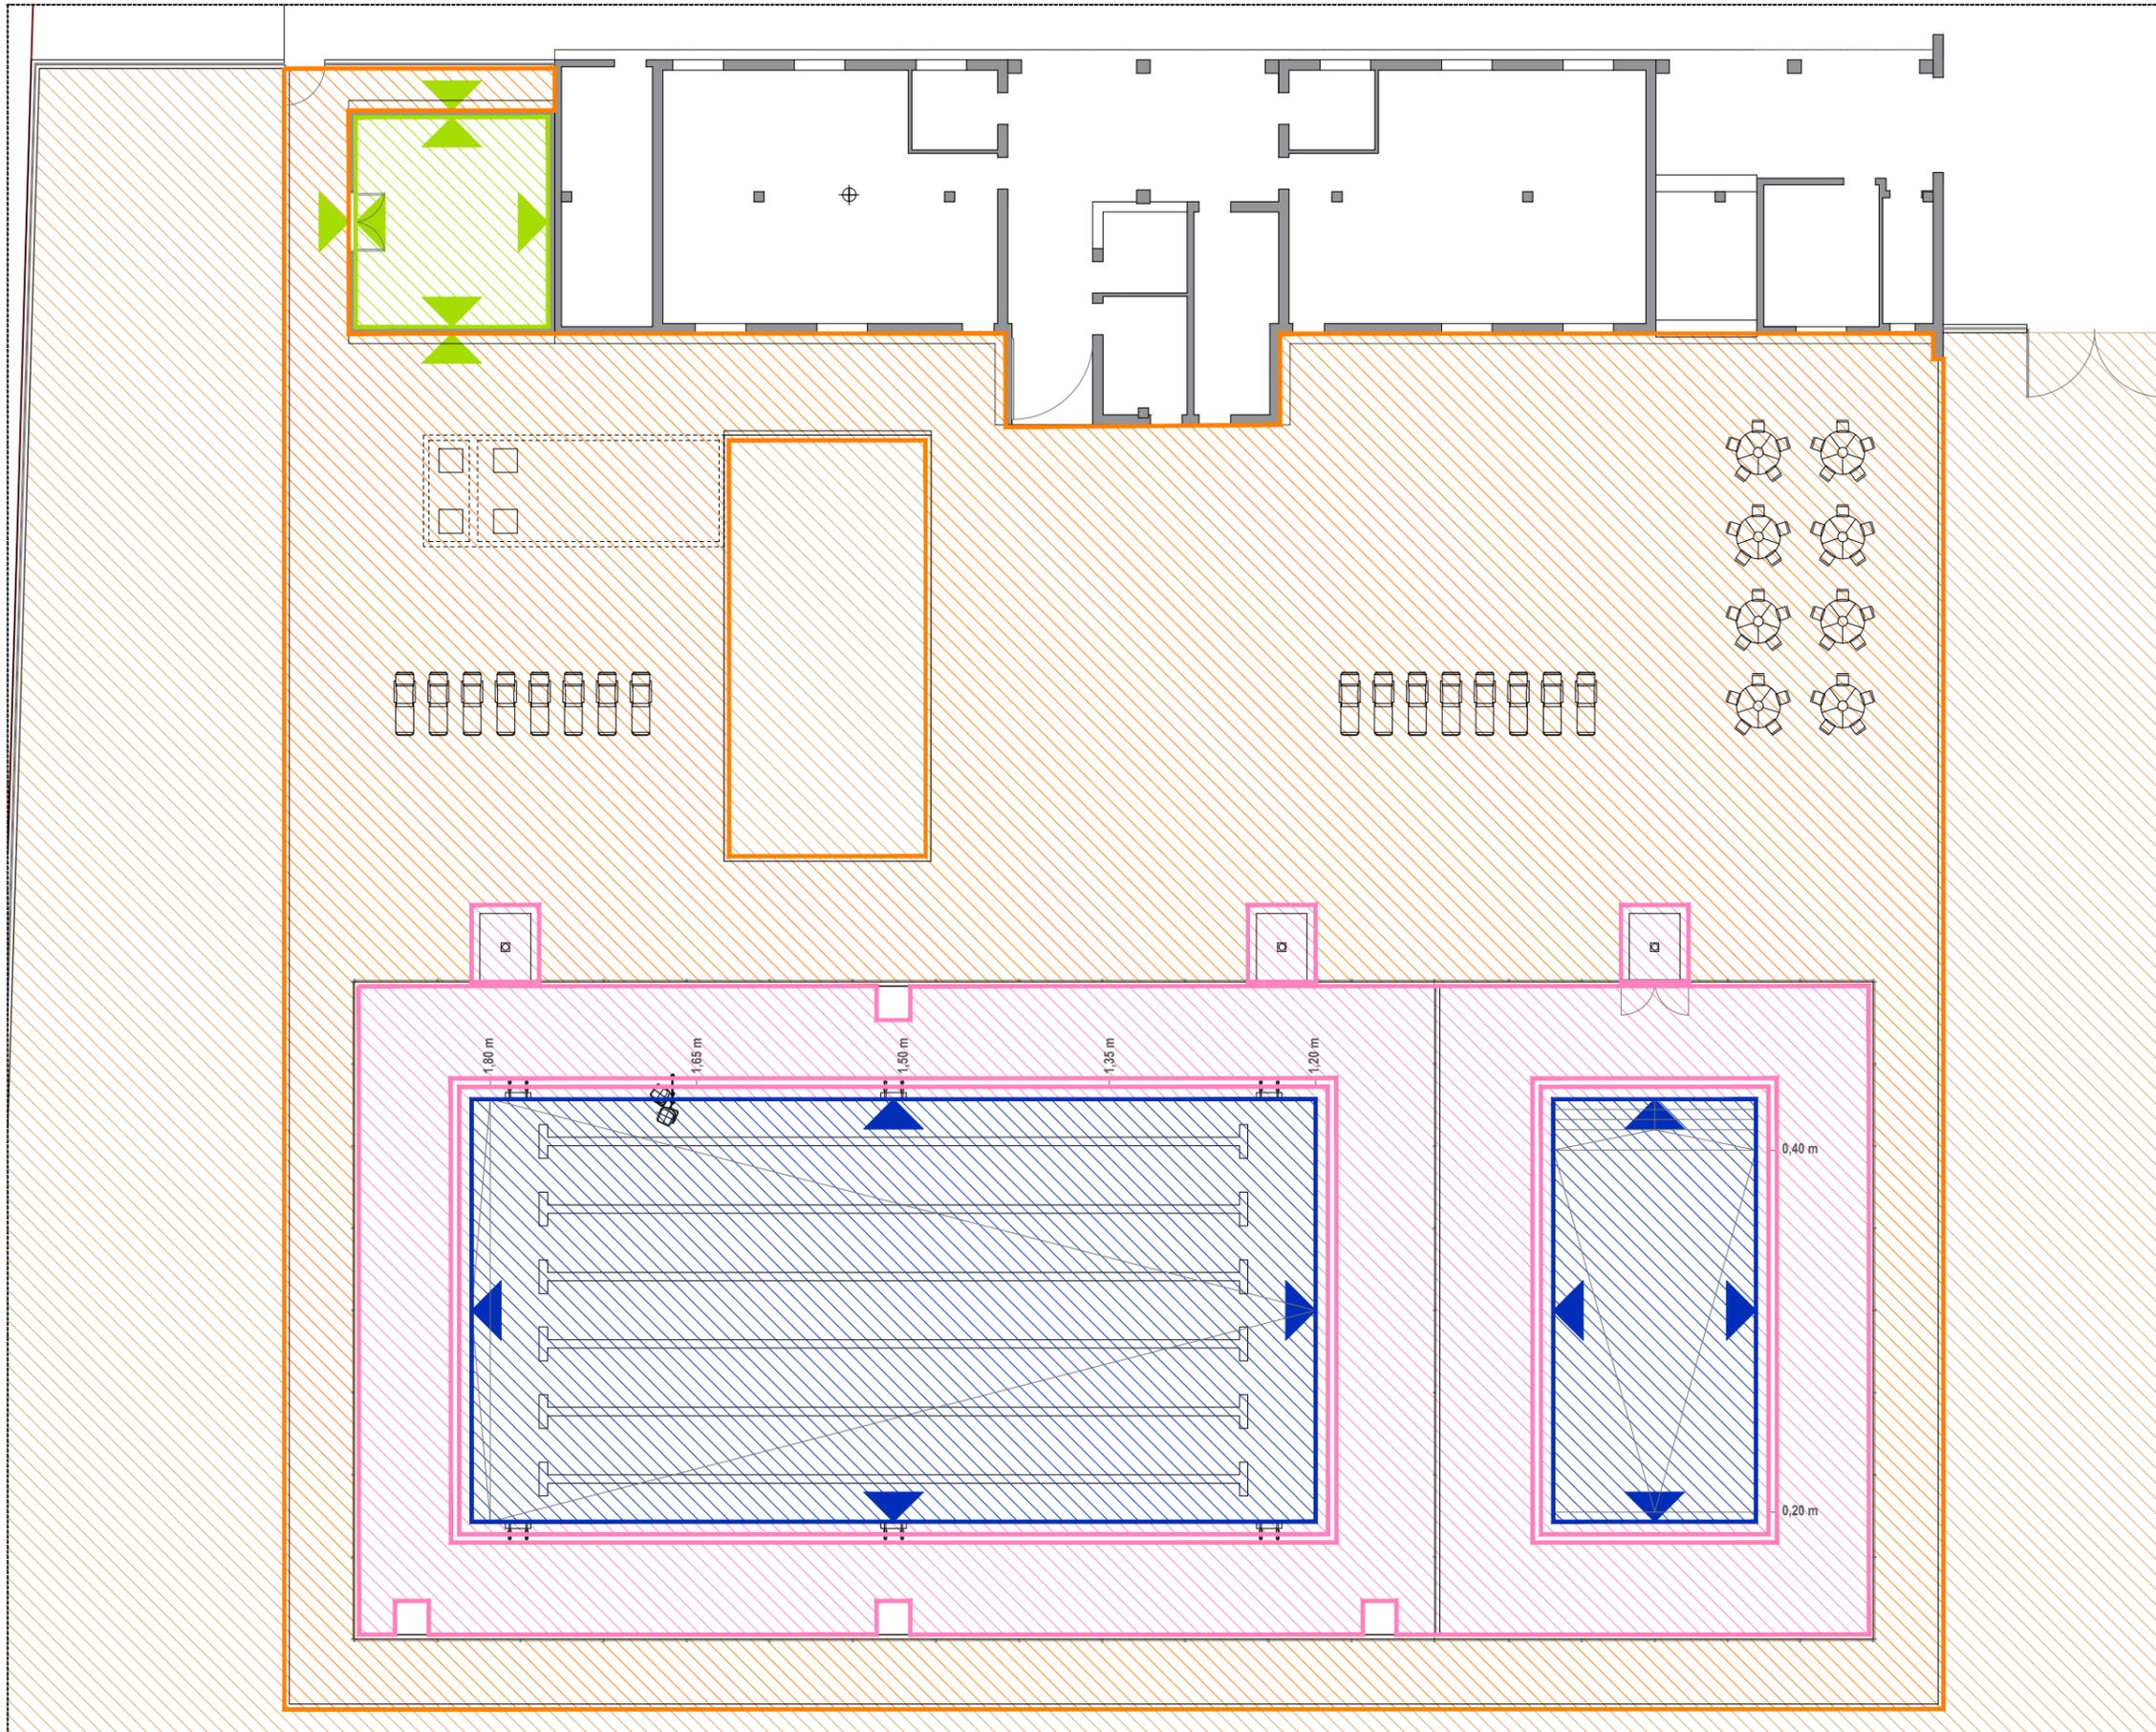

**SOLIDOS Y REVESTIMIENTOS**

- Pavimento P1  
Sin solado. Acabado propio de la solera de 15 cm, de hormigón H25 armada con malla electrosoldada 15x15/6 mm. Resbalicidad clase 2
- Pavimento P2  
Pavimento de baldosa de gres porcelánico *Exagres modelo Sport* o similar de 25x25 cm, recibida con adhesivo cementoso, sobre solera de hormigón. Resbalicidad clase 3
- Pavimento P3  
Pavimento de hormigón impreso sobre solera de hormigón. Resbalicidad clase 3
- Terreno natural
- Revestimiento R1  
Sin revestimiento. Acabado propio de los bloques huecos de hormigón de 40x20x20cm recibidos con mortero de cemento.
- Revestimiento R2  
Revestimiento vítreo en color blanco o azul en paramentos horizontales y verticales, asentado con mortero cola especial para uso en piscinas y rejuntado con materiales adecuados y resistentes para el uso de este tipo de instalaciones.
- 

Nivel	Modificaciones	Fecha	Firma
00	Original	01-02	J.Cameno

**PROYECTO BÁSICO Y DE EJECUCIÓN**

**CONSTRUCCIÓN DE DOS PISCINAS  
DESCUBIERTAS Y CASETA DE  
INSTALACIONES**  
Calle Reguilete  
09591, Riostras  
Valle de las Navas (Burgos)

Propiedad  
Ayuntamiento de Valle de las Navas


Arquitectos  
Carlos Barrio Sagredo  
José Cameno Antolín


Plano  
ACABADOS

**AC.01.00**

Escala 1/200      Fecha Febrero 2021      Ref. bc-402

**Barrio + Cameno**  
barrio y cameno arquitectos s.l.

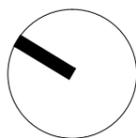

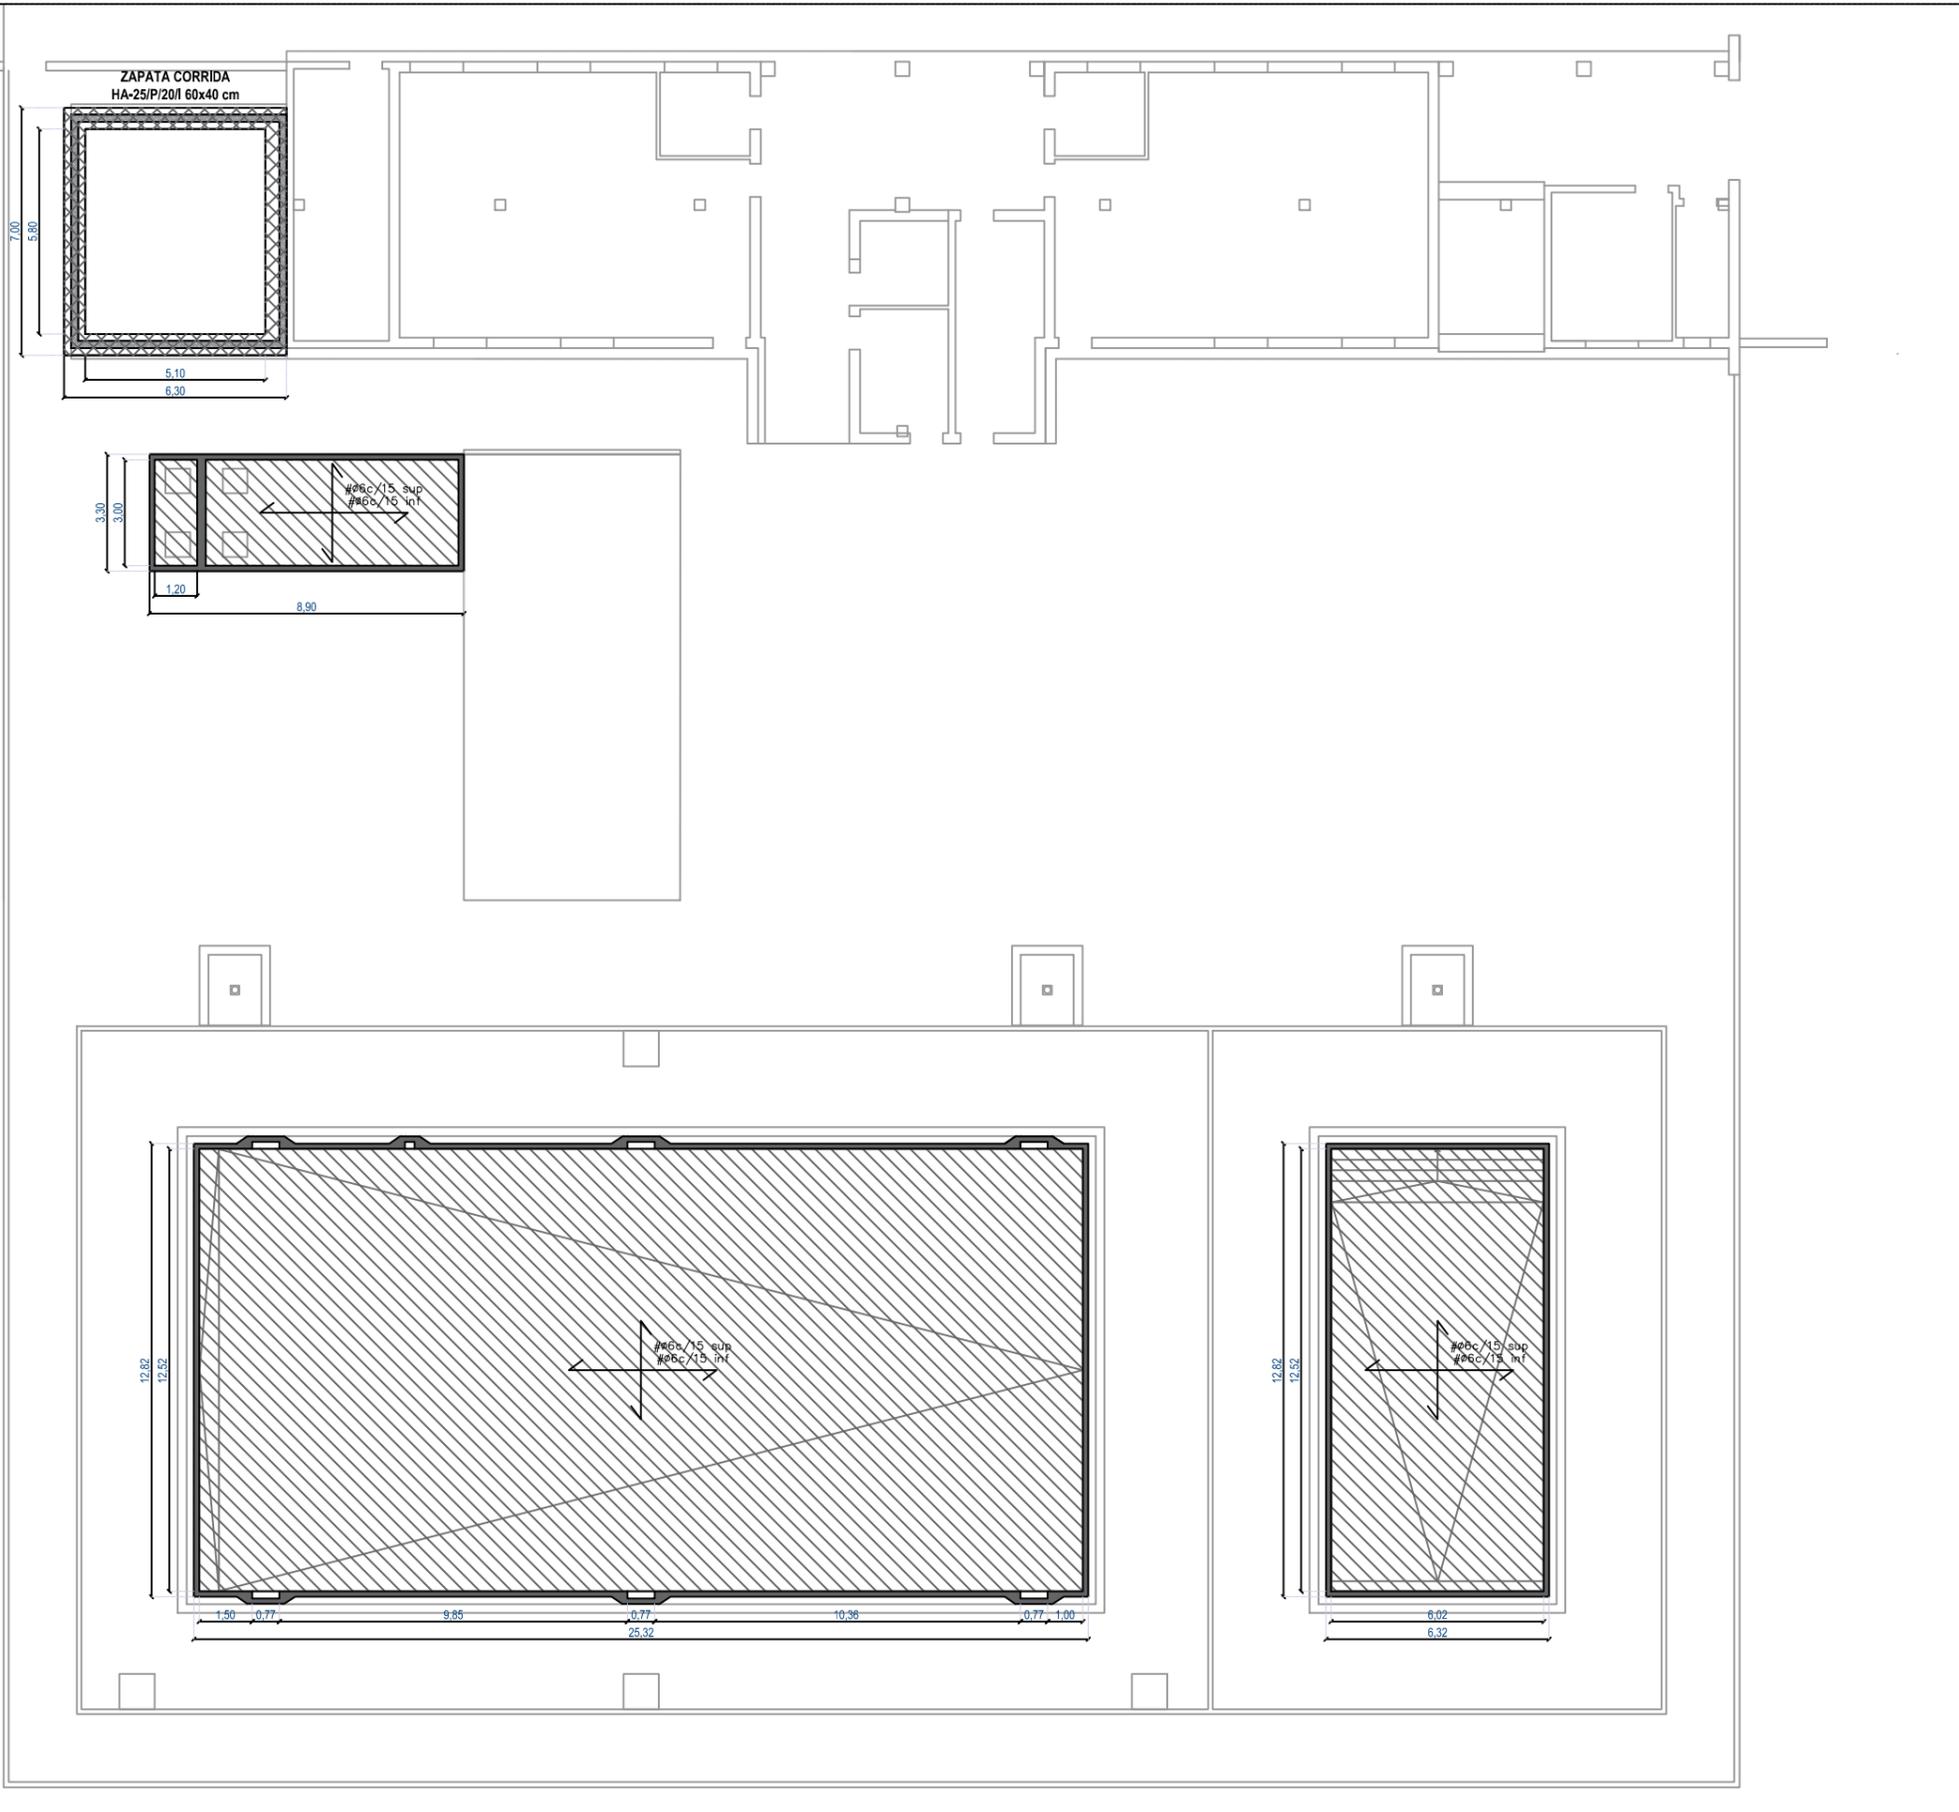

**CIMENTACIÓN**

**Vaso de piscina y depósito de compensación.**  
 Vaso de hormigón proyectado VIA SECA "Gunita" con cemento PA-350 y áridos seleccionados y lavados, con resistencia de H-250 kg/cm<sup>2</sup> formando una estructura monolítica (de una sola pieza, sin juntas de dilatación). Doble armadura de malla electrosoldada de 150 x 150 x 6 mm reforzada con tetraceros de 10 mm. Encofrado perimetral perdido de ladrillo hueco doble. Capa de grava 12/18 lavada y limpia, 15/20 cm de espesor, tanto en el fondo como perimetralmente.

**Caseta de instalaciones.**  
 Cimentación con zapata corrida HA-25/P/20/I 60 x 40 cm. Hormigón de limpieza 10 cm.

Nivel	Modificaciones	Fecha	Firma
00	Original	01-02	J.Cameno

PROYECTO BÁSICO Y DE EJECUCIÓN  
**CONSTRUCCIÓN DE DOS PISCINAS  
 DESCUBIERTAS Y CASETA DE  
 INSTALACIONES**  
**Calle Reguilete  
 09591, Rioseras  
 Valle de las Navas (Burgos)**

Propiedad  
 Ayuntamiento de Valle de las Navas


Arquitectos  
 Carlos Barrio Sagredo  
 José Cameno Antolín


**E.01.00**

Plano  
 CIMENTACIÓN

Escala 1/200      Fecha Febrero 2021      Ref. bc-402

**Barrio + Cameno**  
 barrio y cameno arquitectos s.l.

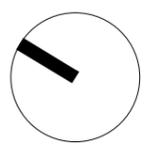

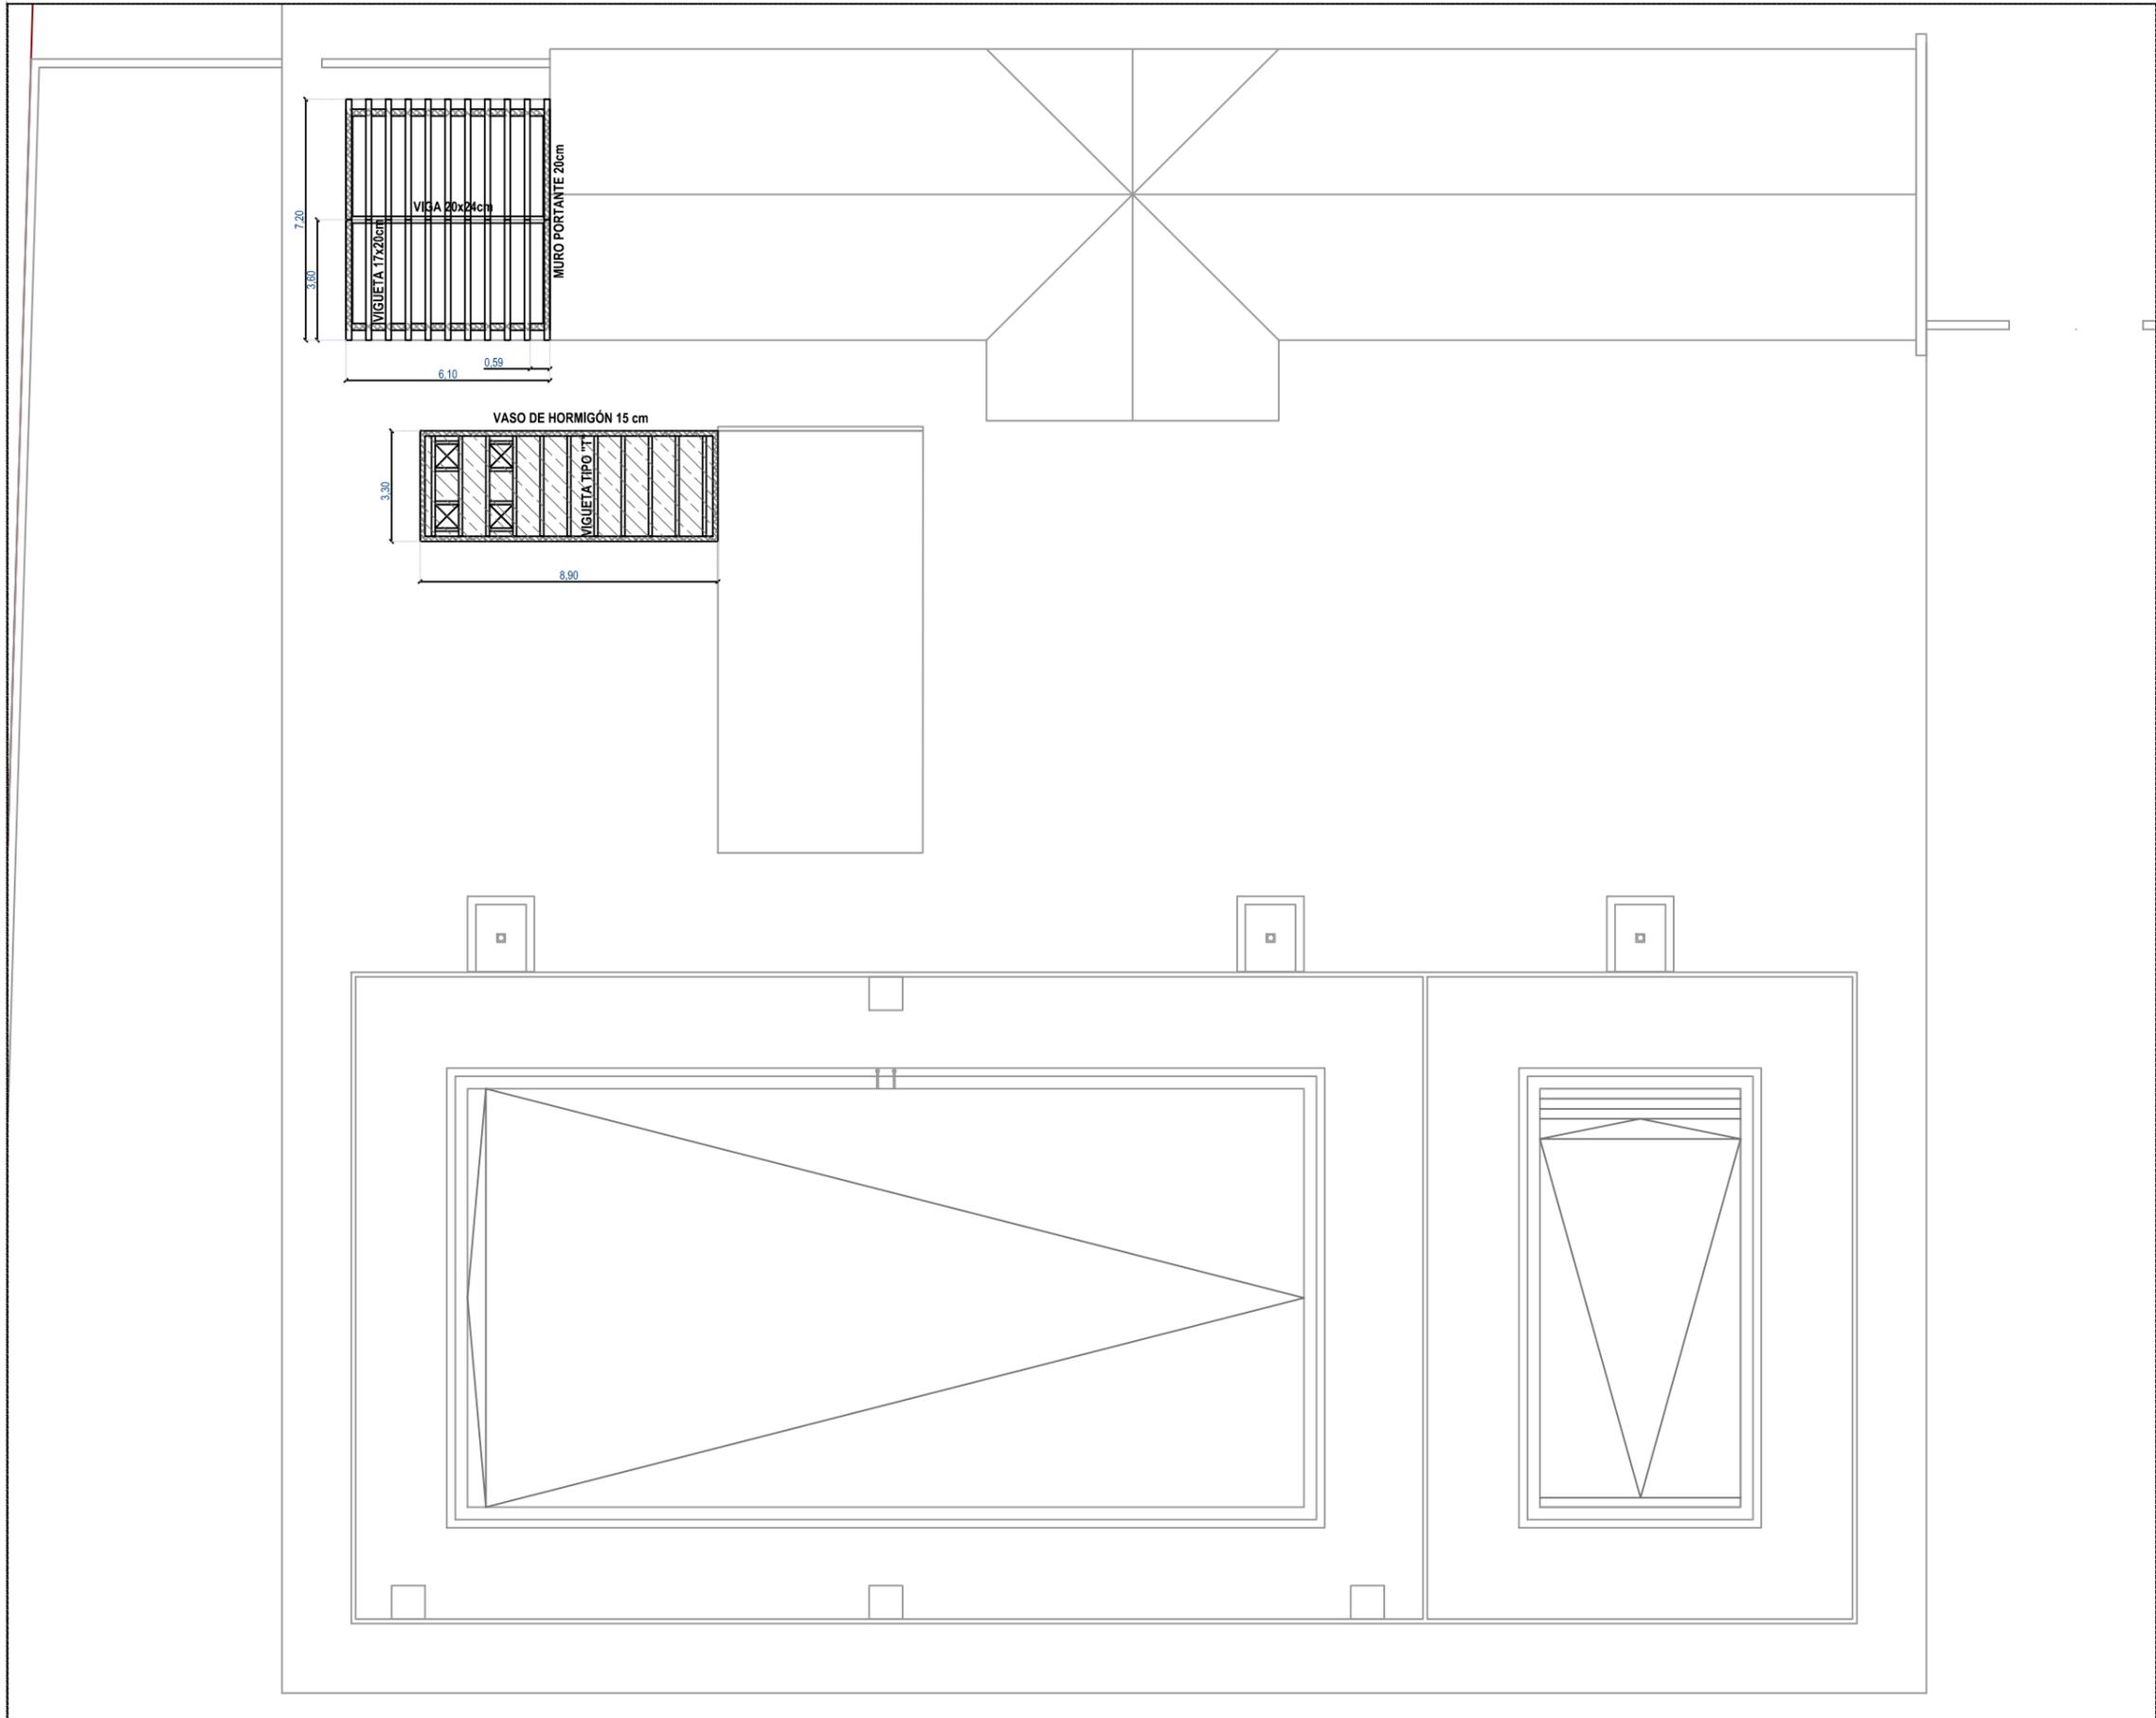

**ESTRUCTURA**

**Depósito de compensación.**  
 Forjado apoyado en el vaso de hormigón, de 25+5 realizado en viguetas tipo "T" y bovedilla de hormigón e impermeabilización con lámina de PVC armada. Huecos para tapas de PVC 70 x 70 para acceso a depósito y pates.

**Caseta de instalaciones.**  
 Cubierta inclinada a dos aguas, con un entablado de madera aglomerada de 22 mm hidrófuga apoyada sobre viguetas de madera de pino de 17x20 cm, apoyadas sobre viga de madera de pino de 20x24 cm.  
 Muro con capacidad portante de bloques huecos de hormigón de 20 cm de espesor, rellenos en las esquinas de hormigón y armadura según normativa.

Nivel	Modificaciones	Fecha	Firma
00	Original	01-02	J.Cameno

PROYECTO BÁSICO Y DE EJECUCIÓN  
**CONSTRUCCIÓN DE DOS PISCINAS  
 DESCUBIERTAS Y CASETA DE  
 INSTALACIONES**  
 Calle Reguilete  
 09591, Rioseras  
 Valle de las Navas (Burgos)


Propiedad  
 Ayuntamiento de Valle de las Navas


Arquitectos  
 Carlos Barrio Sagredo  
 José Cameno Antolín

Plano  
 ESTRUCTURA **E.02.00**

Escala 1/200      Fecha Febrero 2021      Ref. bc-402

**Barrio + Cameno**  
 barrio y cameno arquitectos s.l.

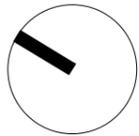

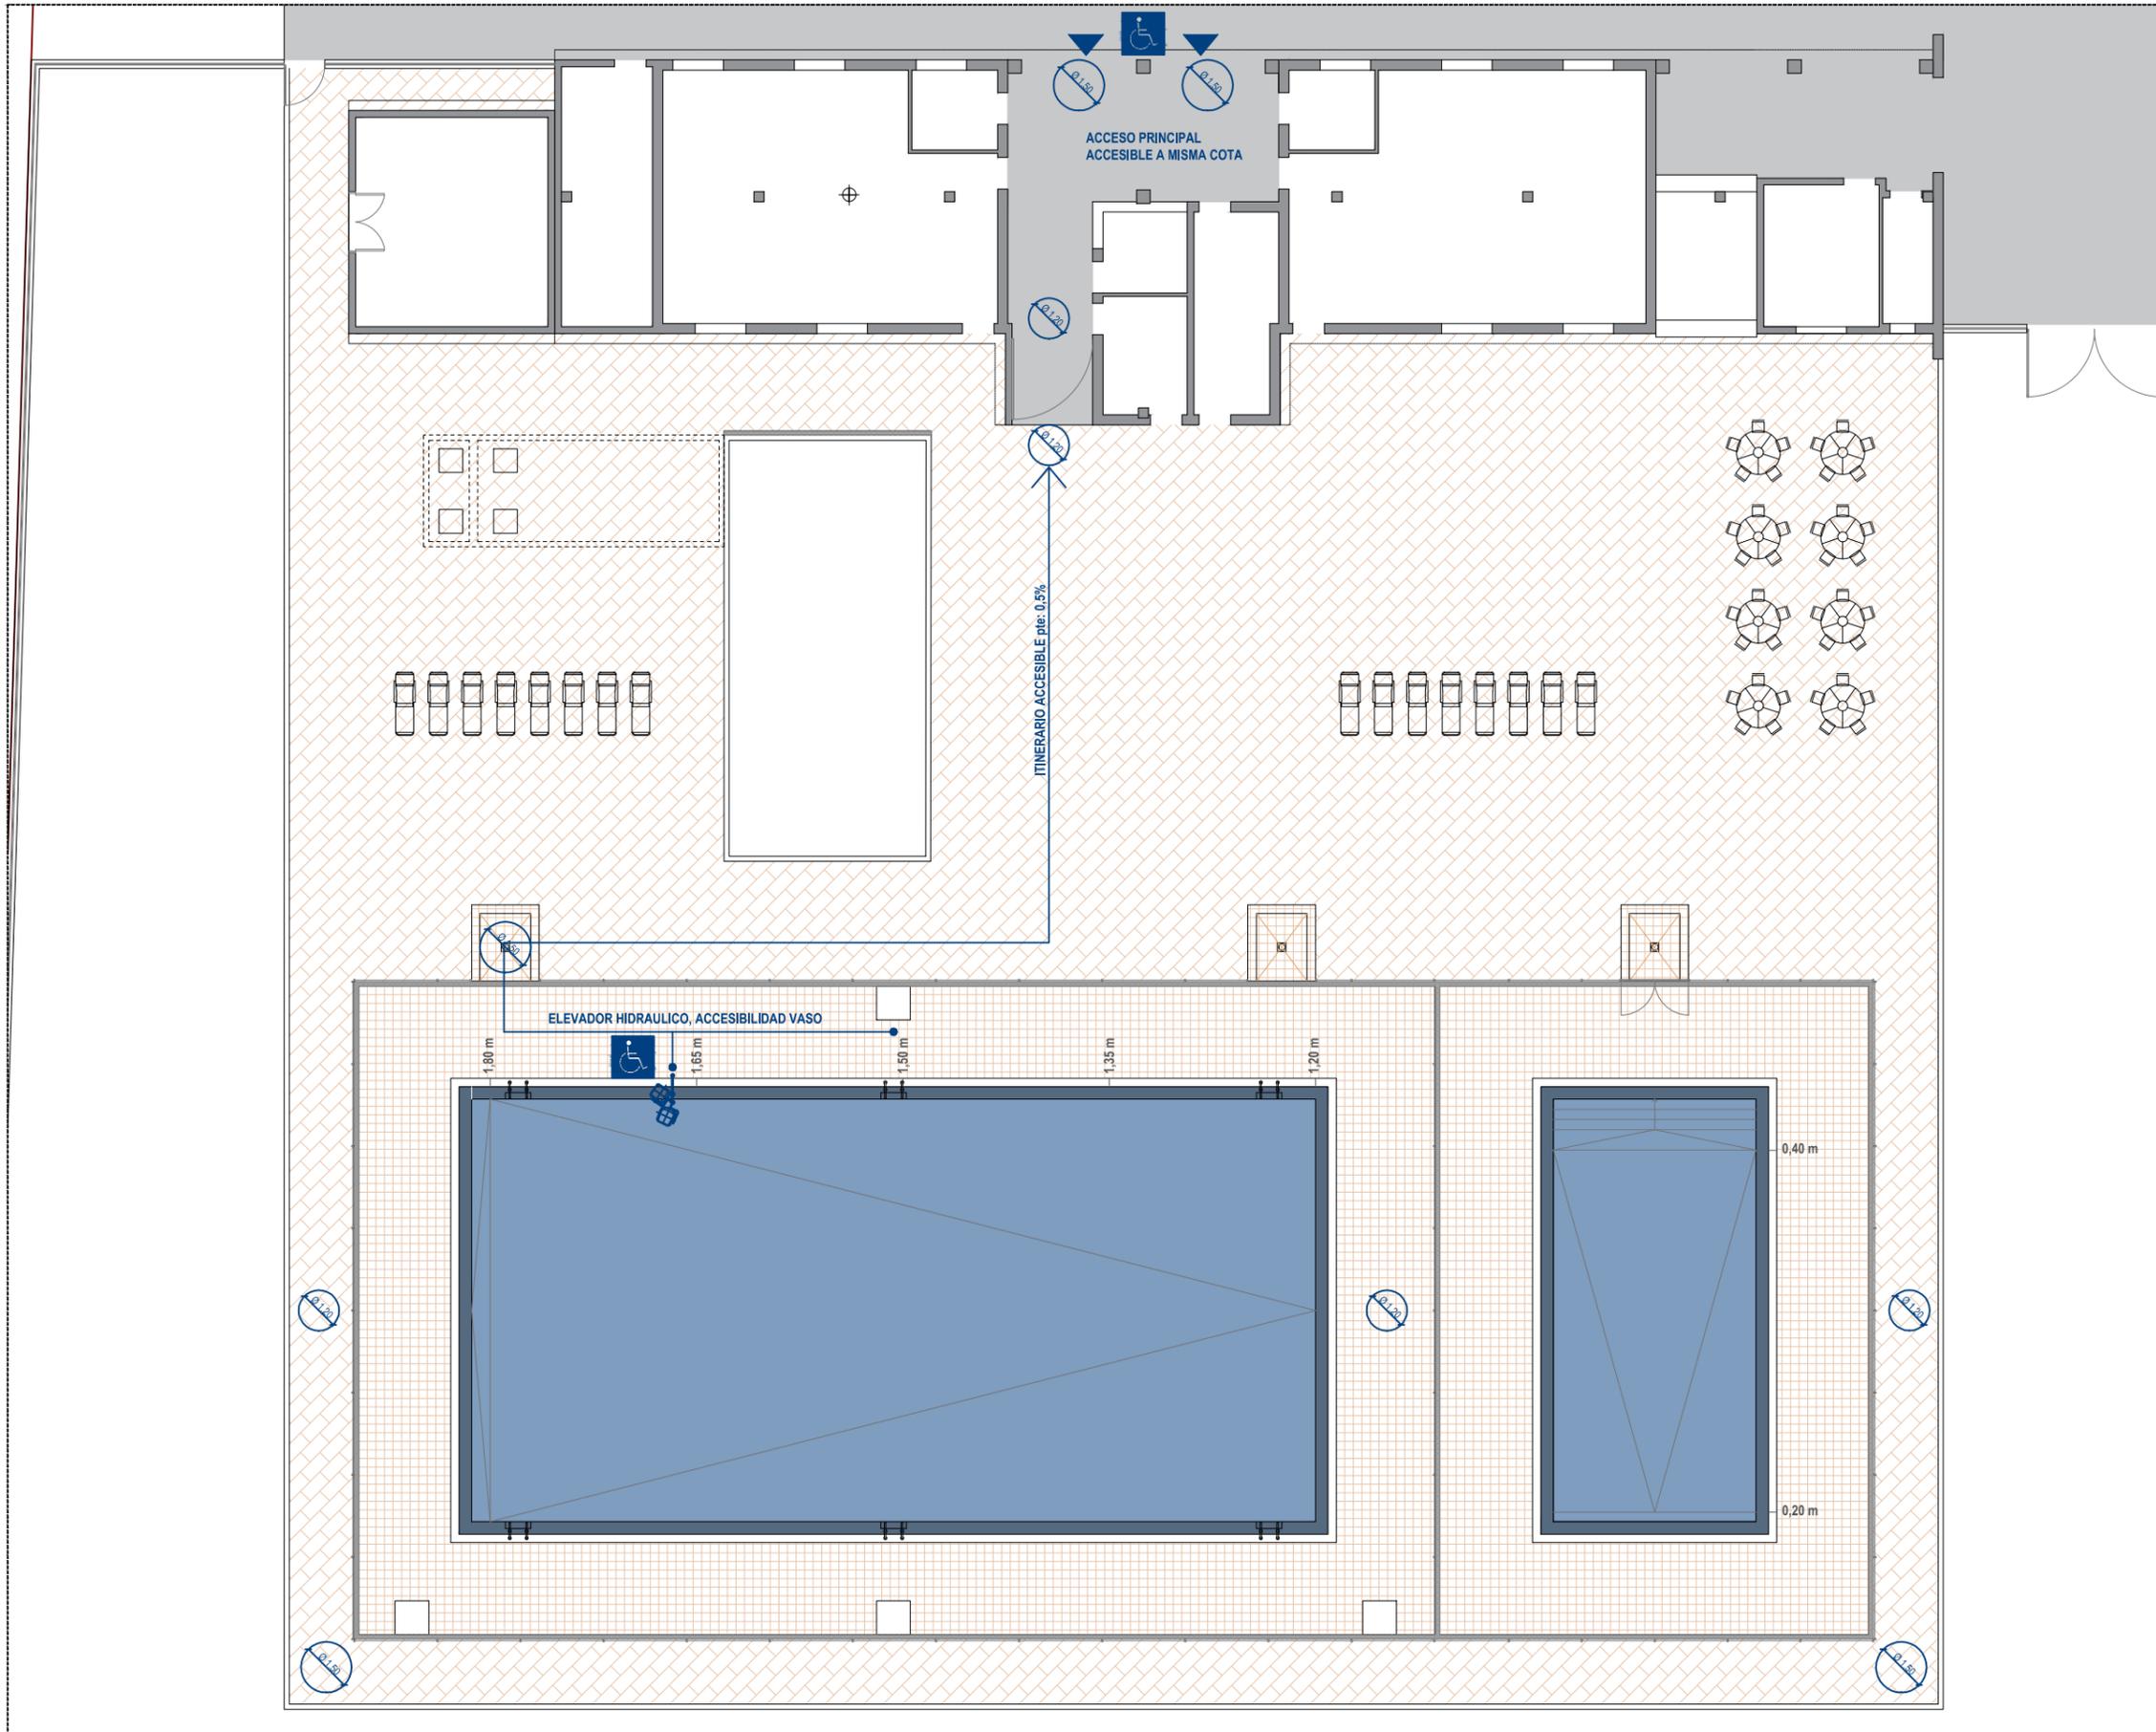

Nivel	Modificaciones	Fecha	Firma
00	Original	01-02	J.Cameno

PROYECTO BÁSICO Y DE EJECUCIÓN  
**CONSTRUCCIÓN DE DOS PISCINAS  
DESCUBIERTAS Y CASETA DE  
INSTALACIONES**  
Calle Reguilete  
09591, Rioseñas  
Valle de las Navas (Burgos)


Propiedad  
Ayuntamiento de Valle de las Navas


Arquitectos  
Carlos Barrio Sagredo  
José Cameno Antolín

Plano  
**ACC.01.00**  
ACCESIBILIDAD

Escala 1/200      Fecha Febrero 2021      Ref. bc-402

**Barrio + Cameno**  
barrio y cameno arquitectos s.l.

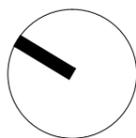

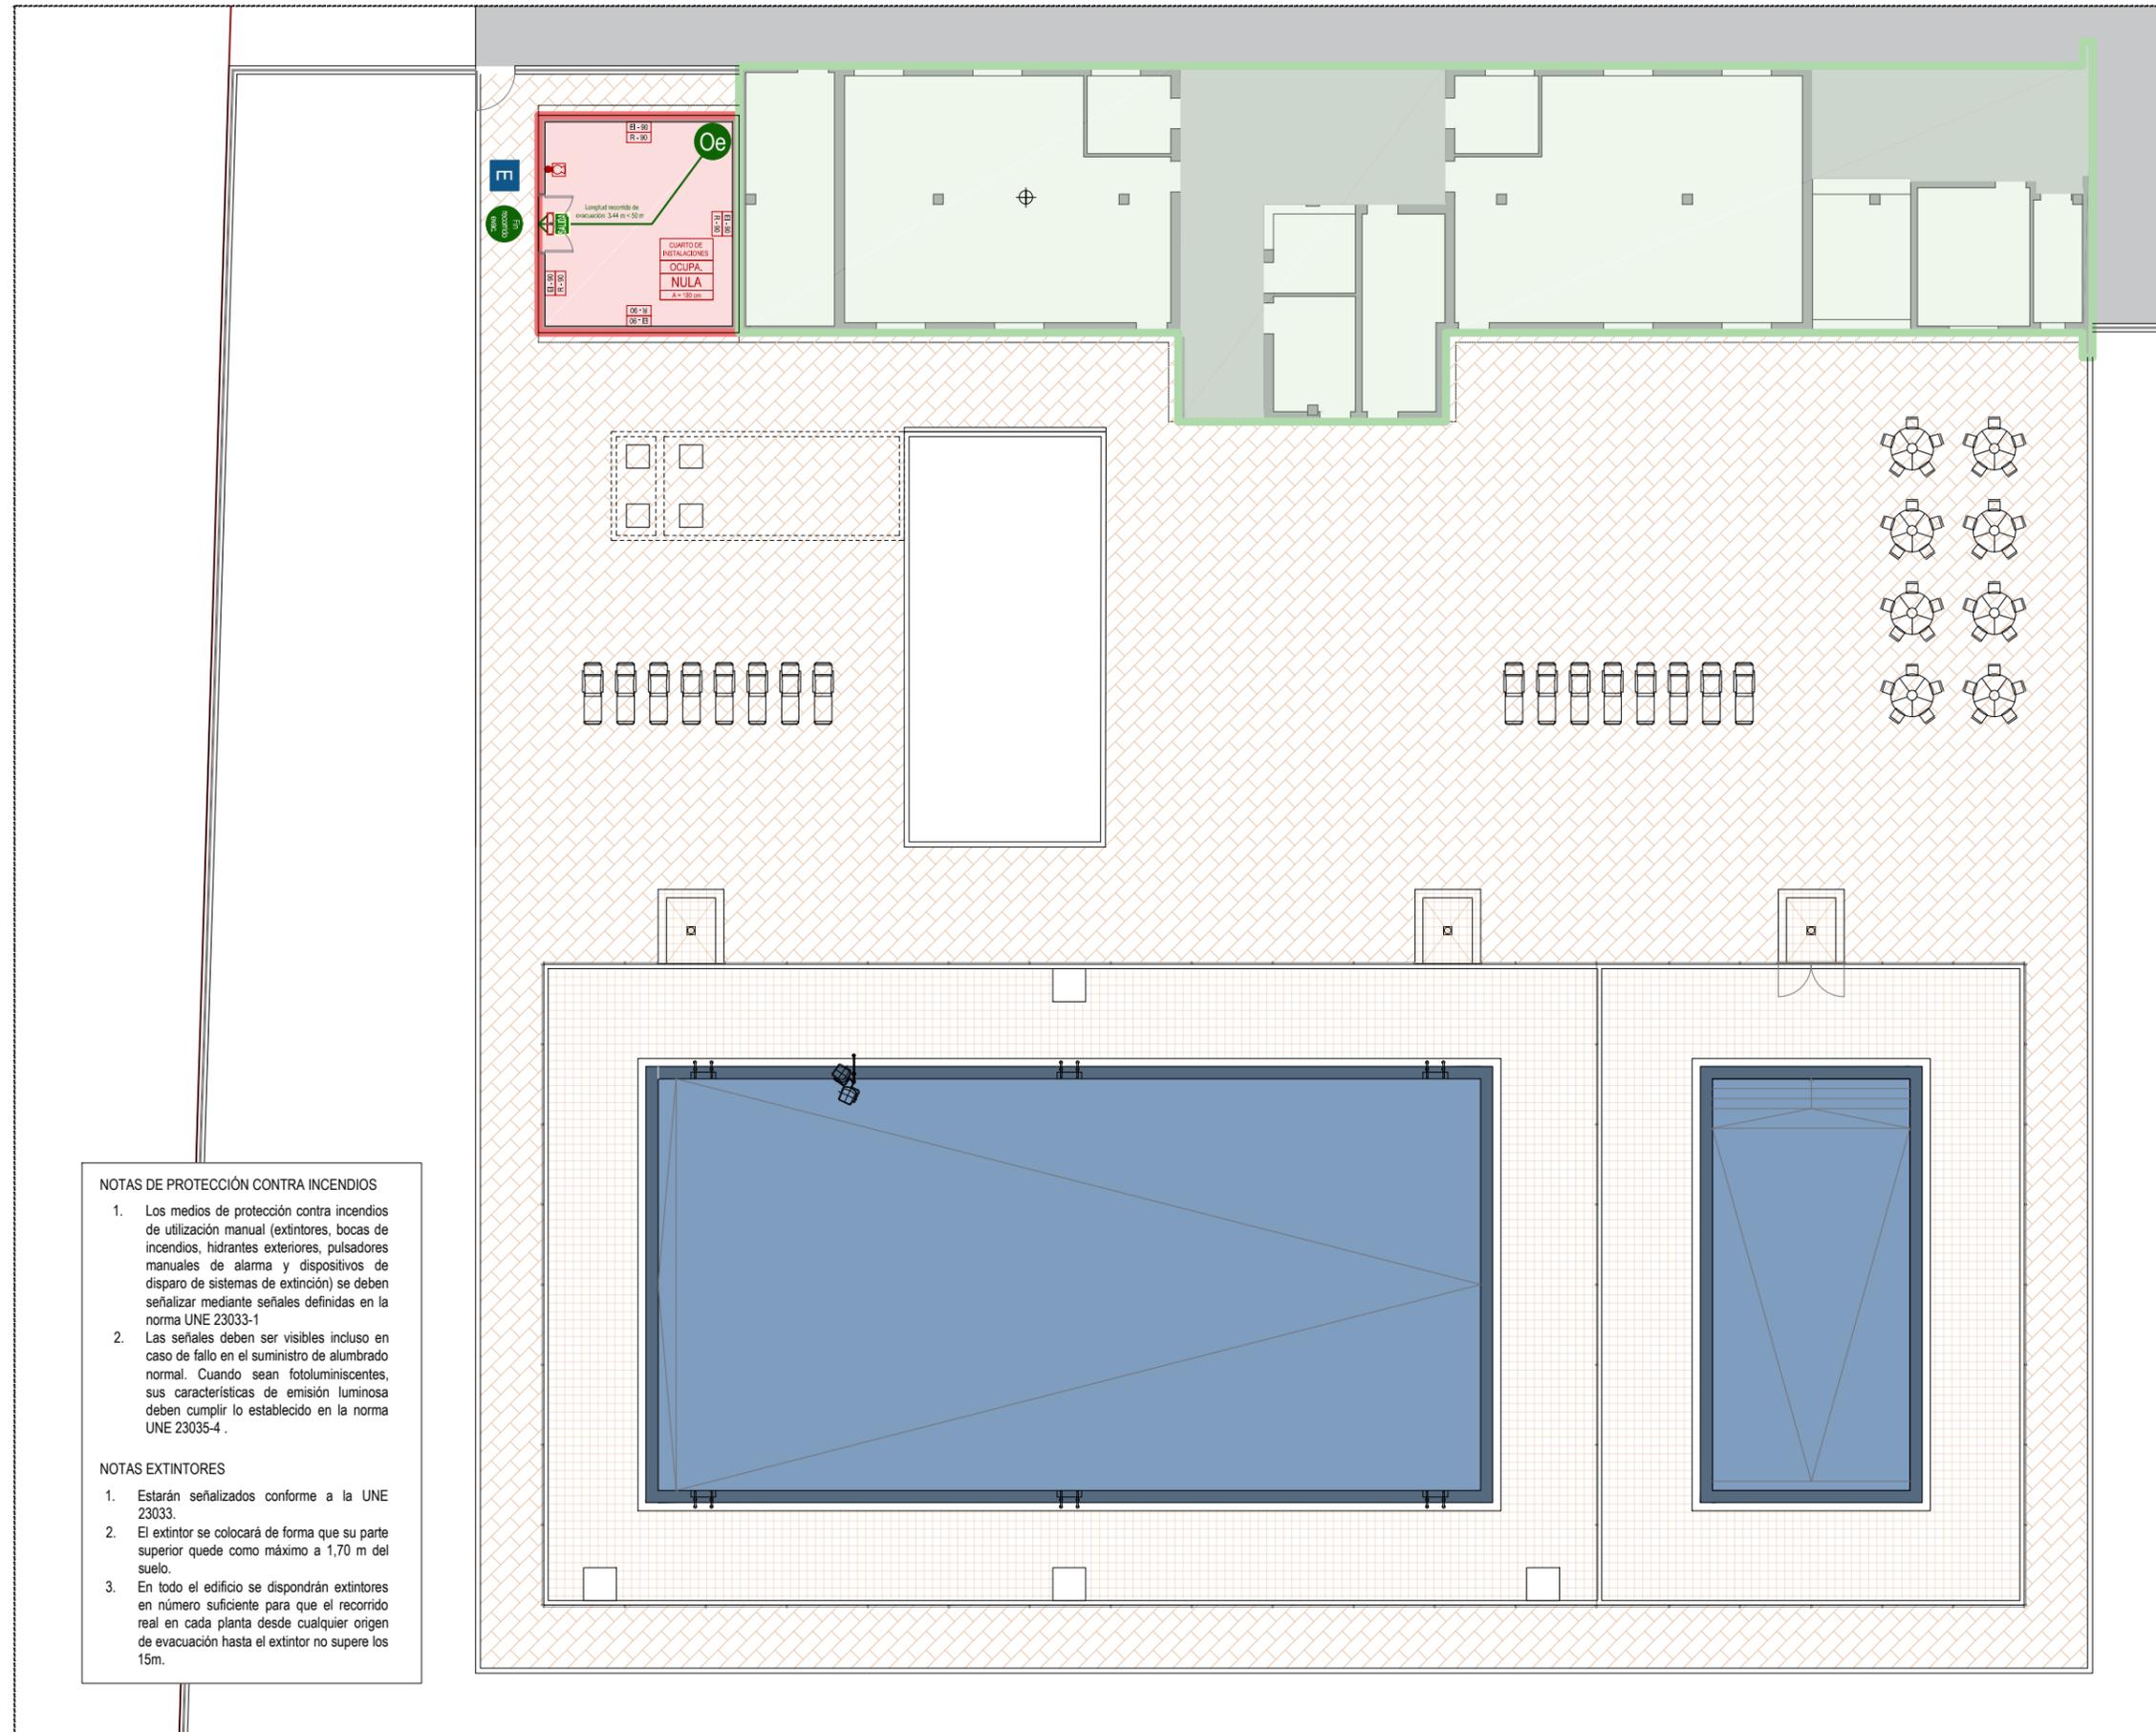

**PROTECCIÓN CONTRA INCENDIOS**

LEYENDA SECTORES EXTINCIÓN Y SEÑALIZACIÓN DE INCENDIOS

- Sector de incendios 01
- Local de riesgo especial
- Extintor portátil eficacia 21a - 113b
- Placa luminiscente 210 x 210 mm señalización extintor
- Alumbrado de emergencia
- SALIDA Placa luminiscente de señalización de salida
- Fin recorrido de evacuación
- E Espacio exterior seguro
- Recorrido principal de evacuación
- Oe Origen del recorrido de evacuación
- EI - 90 Resistencia al fuego de los elementos de compartimentación

Nivel	Modificaciones	Fecha	Firma
00	Original	01-02	J.Cameno

**PROYECTO BÁSICO Y DE EJECUCIÓN**

**CONSTRUCCIÓN DE DOS PISCINAS  
DESCUBIERTAS Y CASETA DE  
INSTALACIONES**

**Calle Reguilete  
09591, Rioseñas  
Valle de las Navas (Burgos)**

Propiedad  
Ayuntamiento de Valle de las Navas

Arquitectos  
Carlos Barrio Sagredo  
José Cameno Antolín


**PI.01.00**


Plano  
**INSTALACIÓN CONTRA INCENDIOS.  
SECTORIZACIÓN, RECORRIDOS DE EVACUACIÓN Y  
SISTEMA DE EXTINCIÓN**

Escala 1/200      Fecha Febrero 2021      Ref. bc-402

**Barrio + Cameno**  
barrio y cameno arquitectos s.l.

- NOTAS DE PROTECCIÓN CONTRA INCENDIOS**
1. Los medios de protección contra incendios de utilización manual (extintores, bocas de incendios, hidrantes exteriores, pulsadores manuales de alarma y dispositivos de disparo de sistemas de extinción) se deben señalar mediante señales definidas en la norma UNE 23033-1
  2. Las señales deben ser visibles incluso en caso de fallo en el suministro de alumbrado normal. Cuando sean fotoluminiscentes, sus características de emisión luminosa deben cumplir lo establecido en la norma UNE 23035-4.
- NOTAS EXTINTORES**
1. Estarán señalizados conforme a la UNE 23033.
  2. El extintor se colocará de forma que su parte superior quede como máximo a 1,70 m del suelo.
  3. En todo el edificio se dispondrán extintores en número suficiente para que el recorrido real en cada planta desde cualquier origen de evacuación hasta el extintor no supere los 15m.

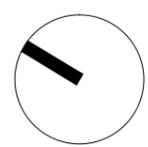

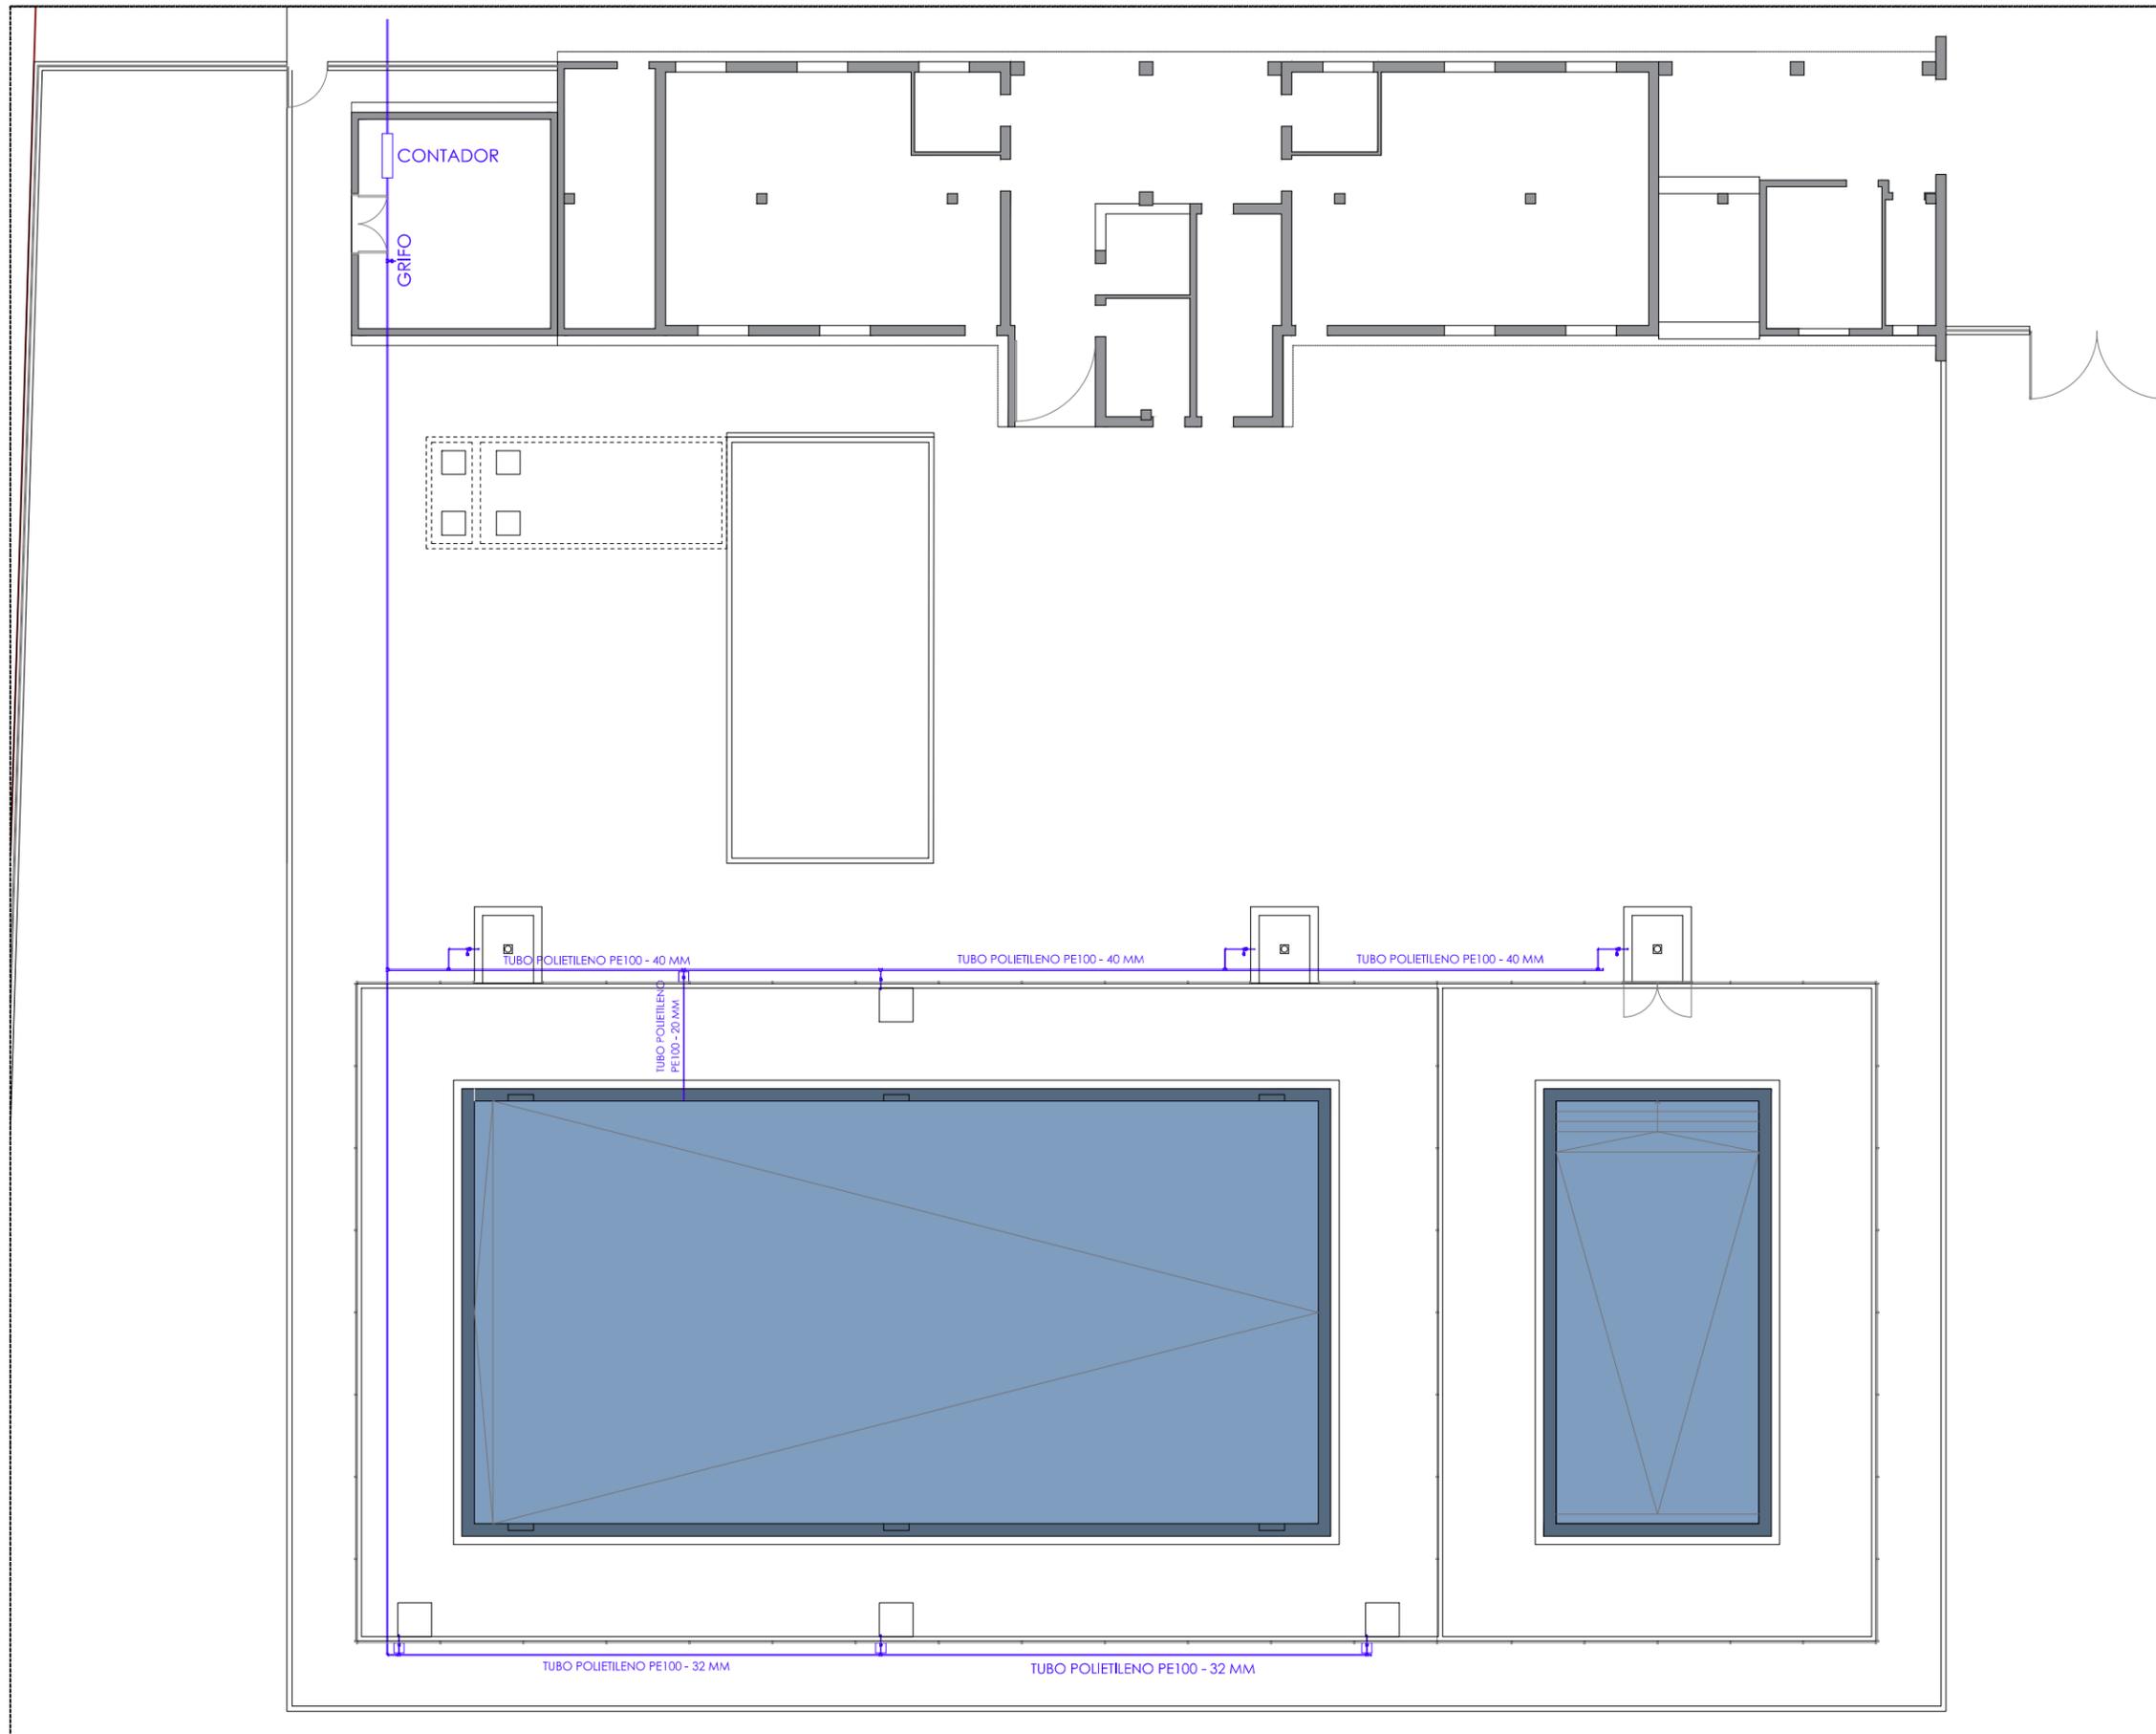

ABASTECIMIENTO	
	Tubo polietileno PE100
	Manguito de unión
	LLave de corte
	Arqueta de registro 30x30

Nivel	Modificaciones	Fecha	Firma
00	Original	01-02	J.Cameno

PROYECTO BÁSICO Y DE EJECUCIÓN

**CONSTRUCCIÓN DE DOS PISCINAS  
DESCUBIERTAS Y CASETA DE  
INSTALACIONES**  
Calle Reguilete  
09591, Rioseras  
Valle de las Navas (Burgos)


Propiedad  
Ayuntamiento de Valle de las Navas


Arquitectos  
Carlos Barrio Sagredo  
José Cameno Antolín

Plano **AB.01.00**  
INSTALACIÓN DE PISCINA.  
ABASTECIMIENTO AFS.

Escala 1/200      Fecha Febrero 2021      Ref. bc-402

**Barrio + Cameno**  
barrio y cameno arquitectos s.l.

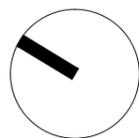

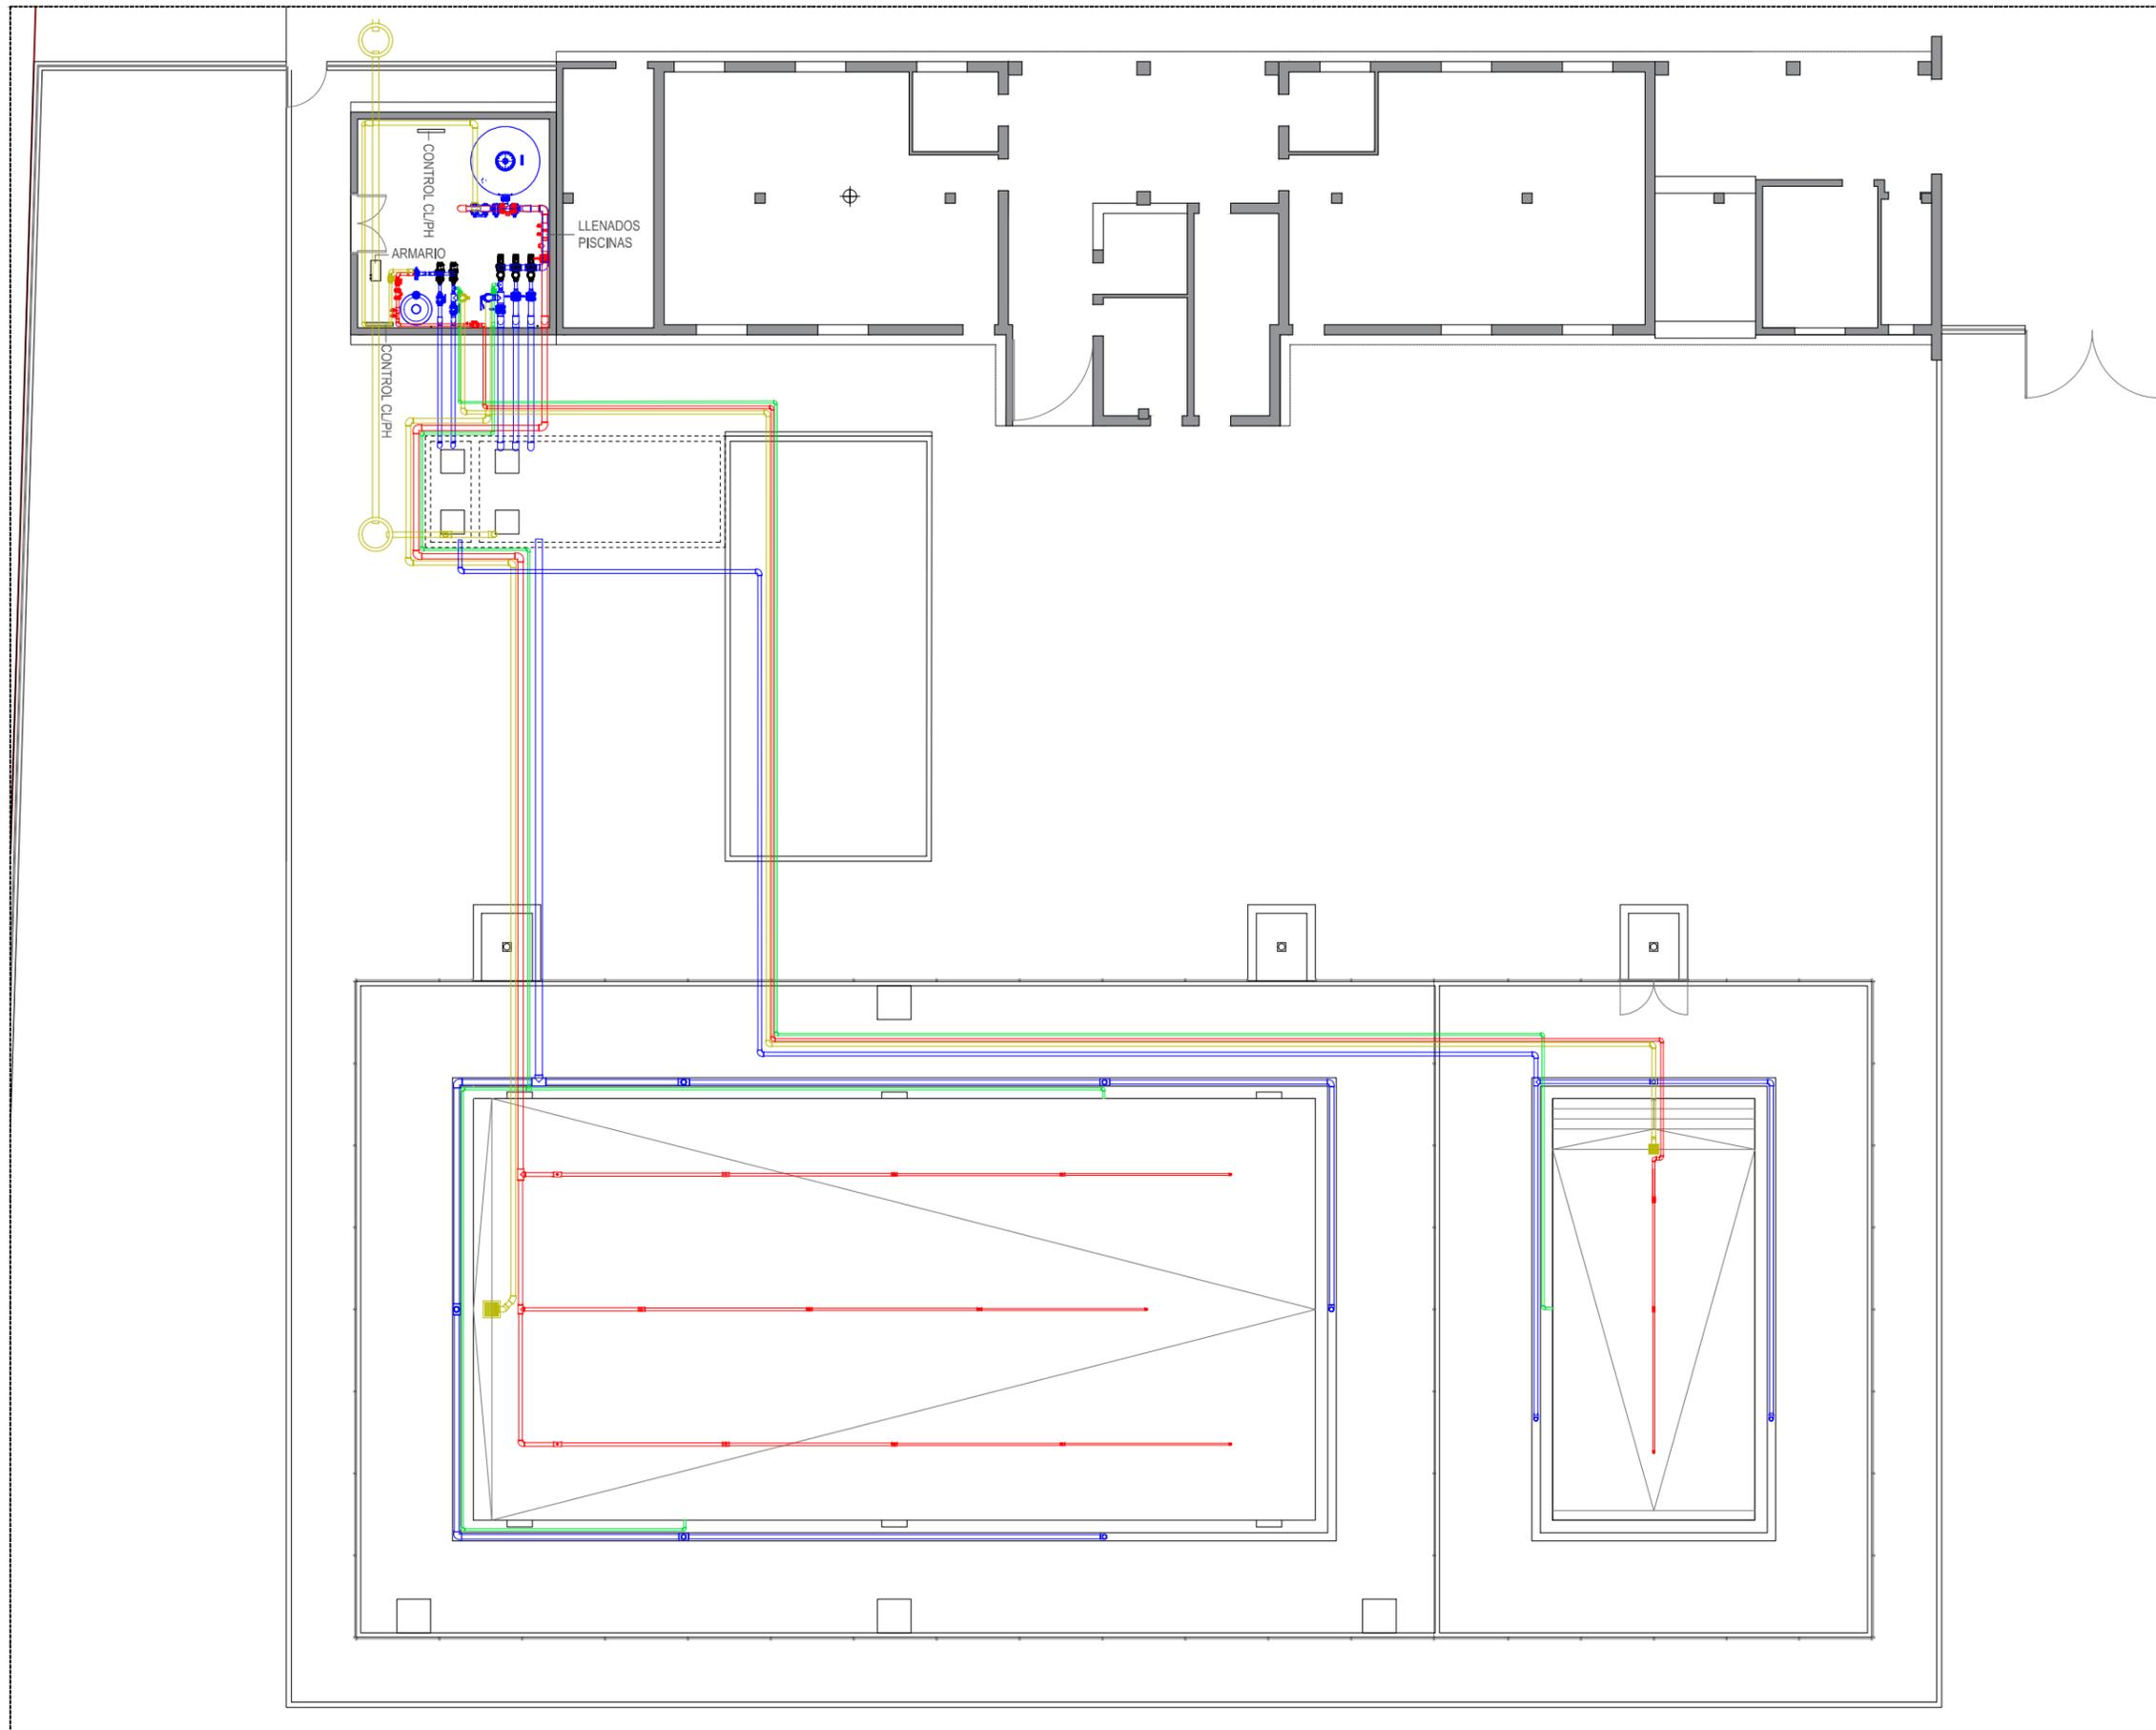

Nivel	Modificaciones	Fecha	Firma
00	Original	01-02	J.Cameno

PROYECTO BÁSICO Y DE EJECUCIÓN

**CONSTRUCCIÓN DE DOS PISCINAS  
DESCUBIERTAS Y CASETA DE  
INSTALACIONES**  
Calle Reguilete  
09591, Rioseras  
Valle de las Navas (Burgos)


Propiedad  
Ayuntamiento de Valle de las Navas


Arquitectos  
Carlos Barrio Sagredo  
José Cameno Antolín

Plano **DEP.01.00**  
INSTALACIÓN DE PISCINA.  
DEPURACIÓN Y FILTRADO.

Escala 1/200      Fecha Febrero 2021      Ref. bc-402

**Barrio + Cameno**  
barrio y cameno arquitectos s.l.

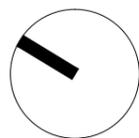

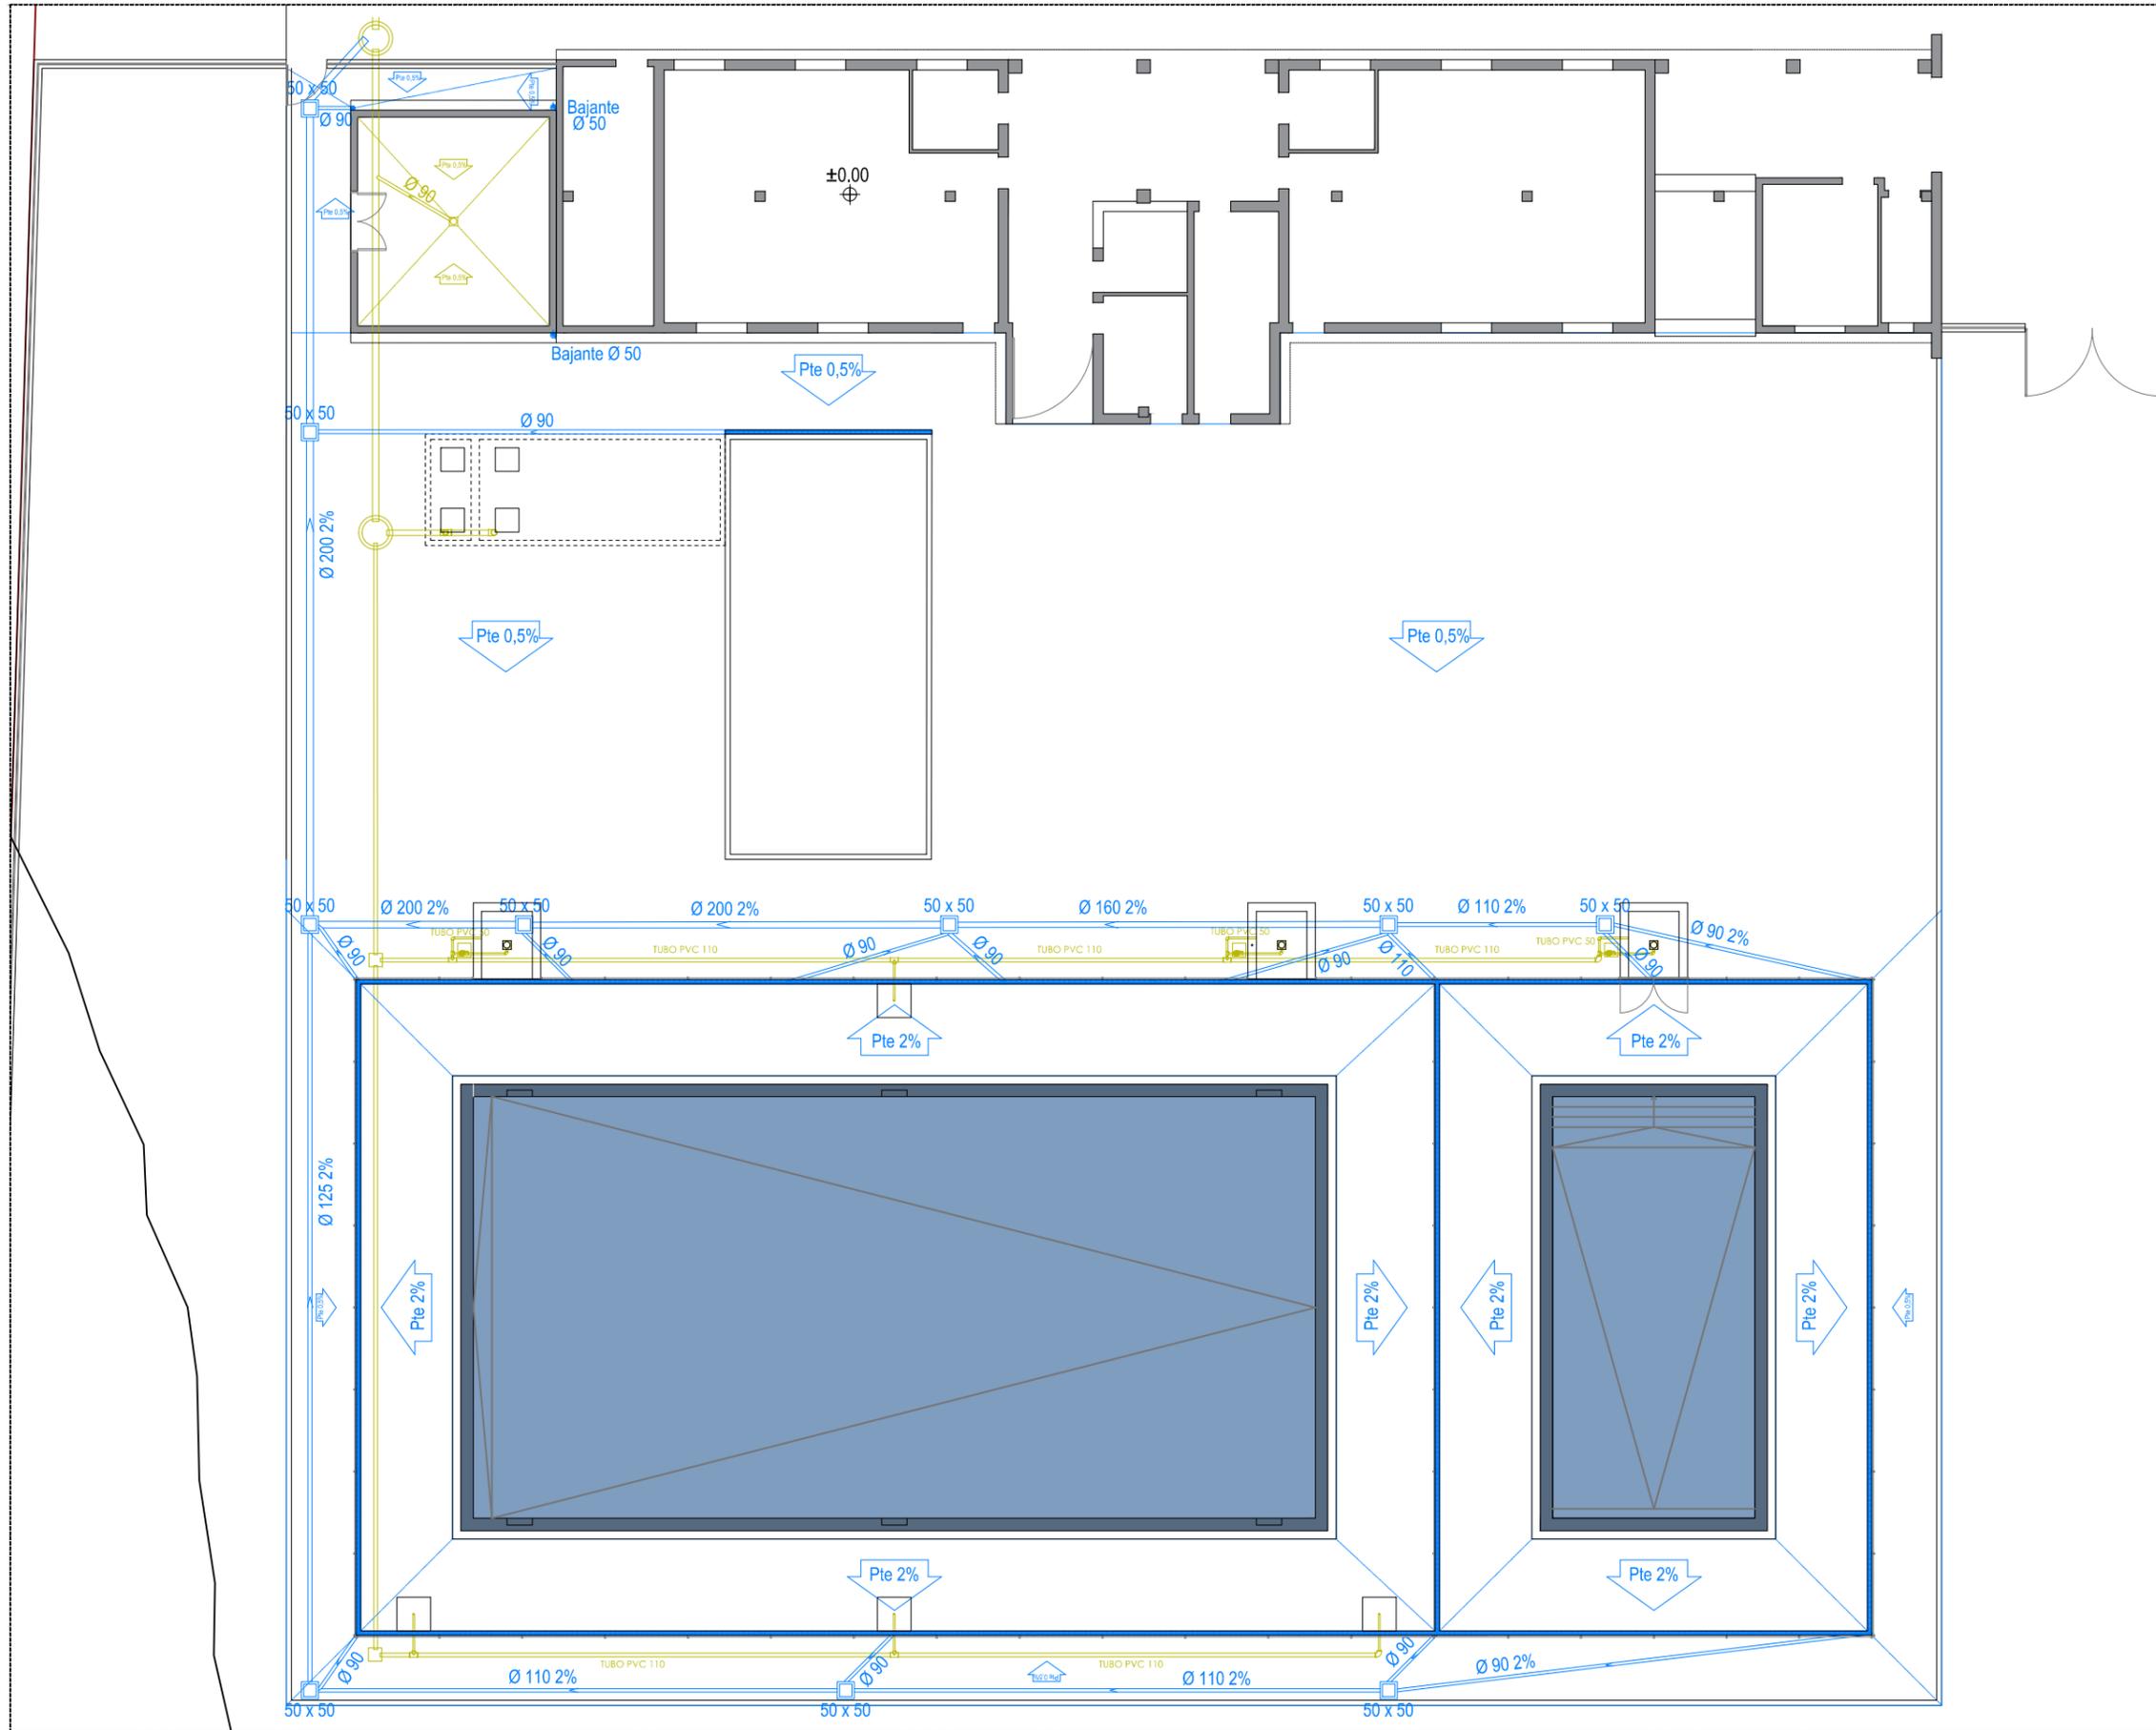

SANEAMIENTO AGUAS PLUVIALES	
	Colector enterrado
	Arqueta de registro 50x50
	Rejilla perimetral
	Sumidero
	Bajante
	Pendiente

SANEAMIENTO AGUAS RESIDUALES	
	Colector enterrado PVC
	Arqueta de registro 40x40
	Pozo de registro
	Manguito de unión
	LLave de corte
	Sumidero

Nivel	Modificaciones	Fecha	Firma
00	Original	01-02	J.Cameno

PROYECTO BÁSICO Y DE EJECUCIÓN

**CONSTRUCCIÓN DE DOS PISCINAS  
DESCUBIERTAS Y CASETA DE  
INSTALACIONES**

Calle Reguilete  
09591, Rioseras  
Valle de las Navas (Burgos)

Propiedad  
Ayuntamiento de Valle de las Navas


Arquitectos  
Carlos Barrio Sagredo  
José Cameno Antolín


**SA.01.00**

Plano  
INSTALACIÓN DE SANEAMIENTO. PLANTA BAJA  
AGUAS PLUVIALES

Escala 1/200      Fecha Febrero 2021      Ref. bc-402

**Barrio + Cameno**  
barrio y cameno arquitectos s.l.

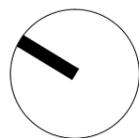

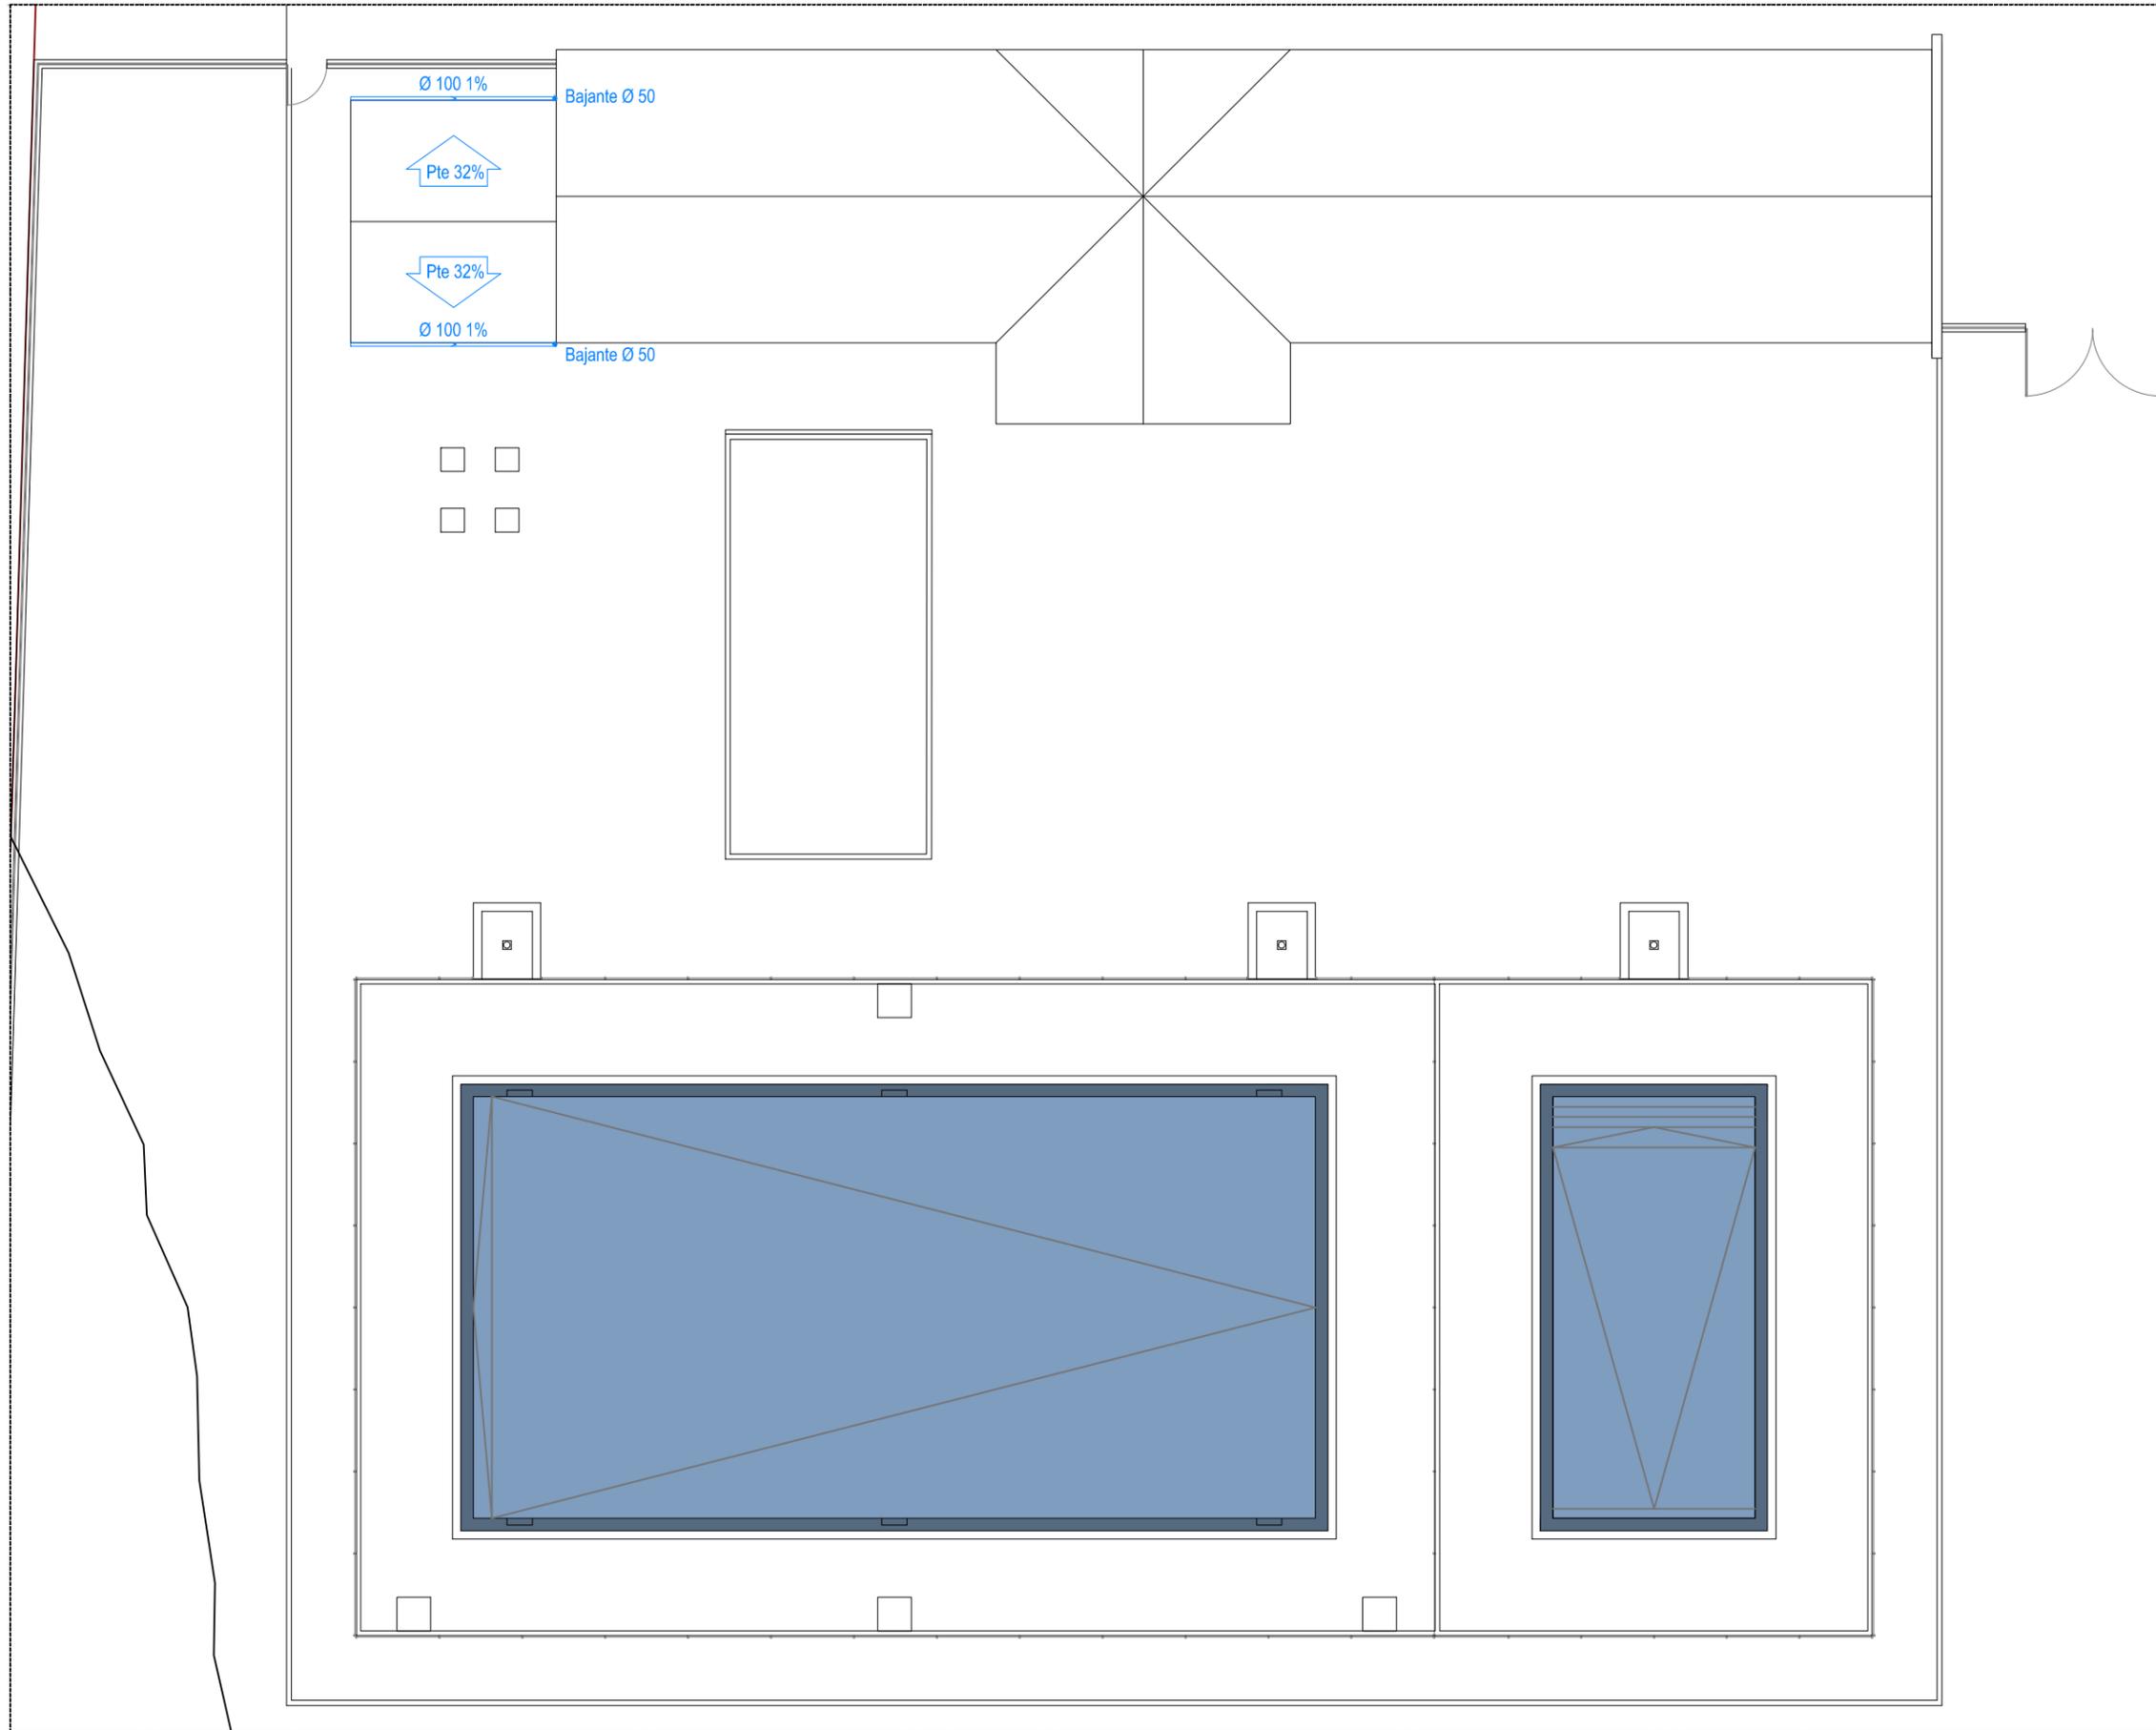

SANEAMIENTO AGUAS PLUVIALES	
	Canalón
	Arqueta de registro 50x50
	Rejilla perimetral
	Sumidero
	Bajante
	Pendiente

Nivel	Modificaciones	Fecha	Firma
00	Original	01-02	J.Cameno

PROYECTO BÁSICO Y DE EJECUCIÓN

**CONSTRUCCIÓN DE DOS PISCINAS  
DESCUBIERTAS Y CASETA DE  
INSTALACIONES**  
Calle Reguilete  
09591, Rioseras  
Valle de las Navas (Burgos)

Propiedad  
Ayuntamiento de Valle de las Navas


Arquitectos  
Carlos Barrio Sagredo  
José Cameno Antolín


**SA.02.00**

Plano  
INSTALACIÓN DE SANEAMIENTO. PLANTA  
CUBIERTAS  
AGUAS PLUVIALES

Escala 1/200      Fecha Febrero 2021      Ref. bc-402

**Barrio + Cameno**  
barrio y cameno arquitectos s.l.

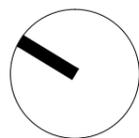

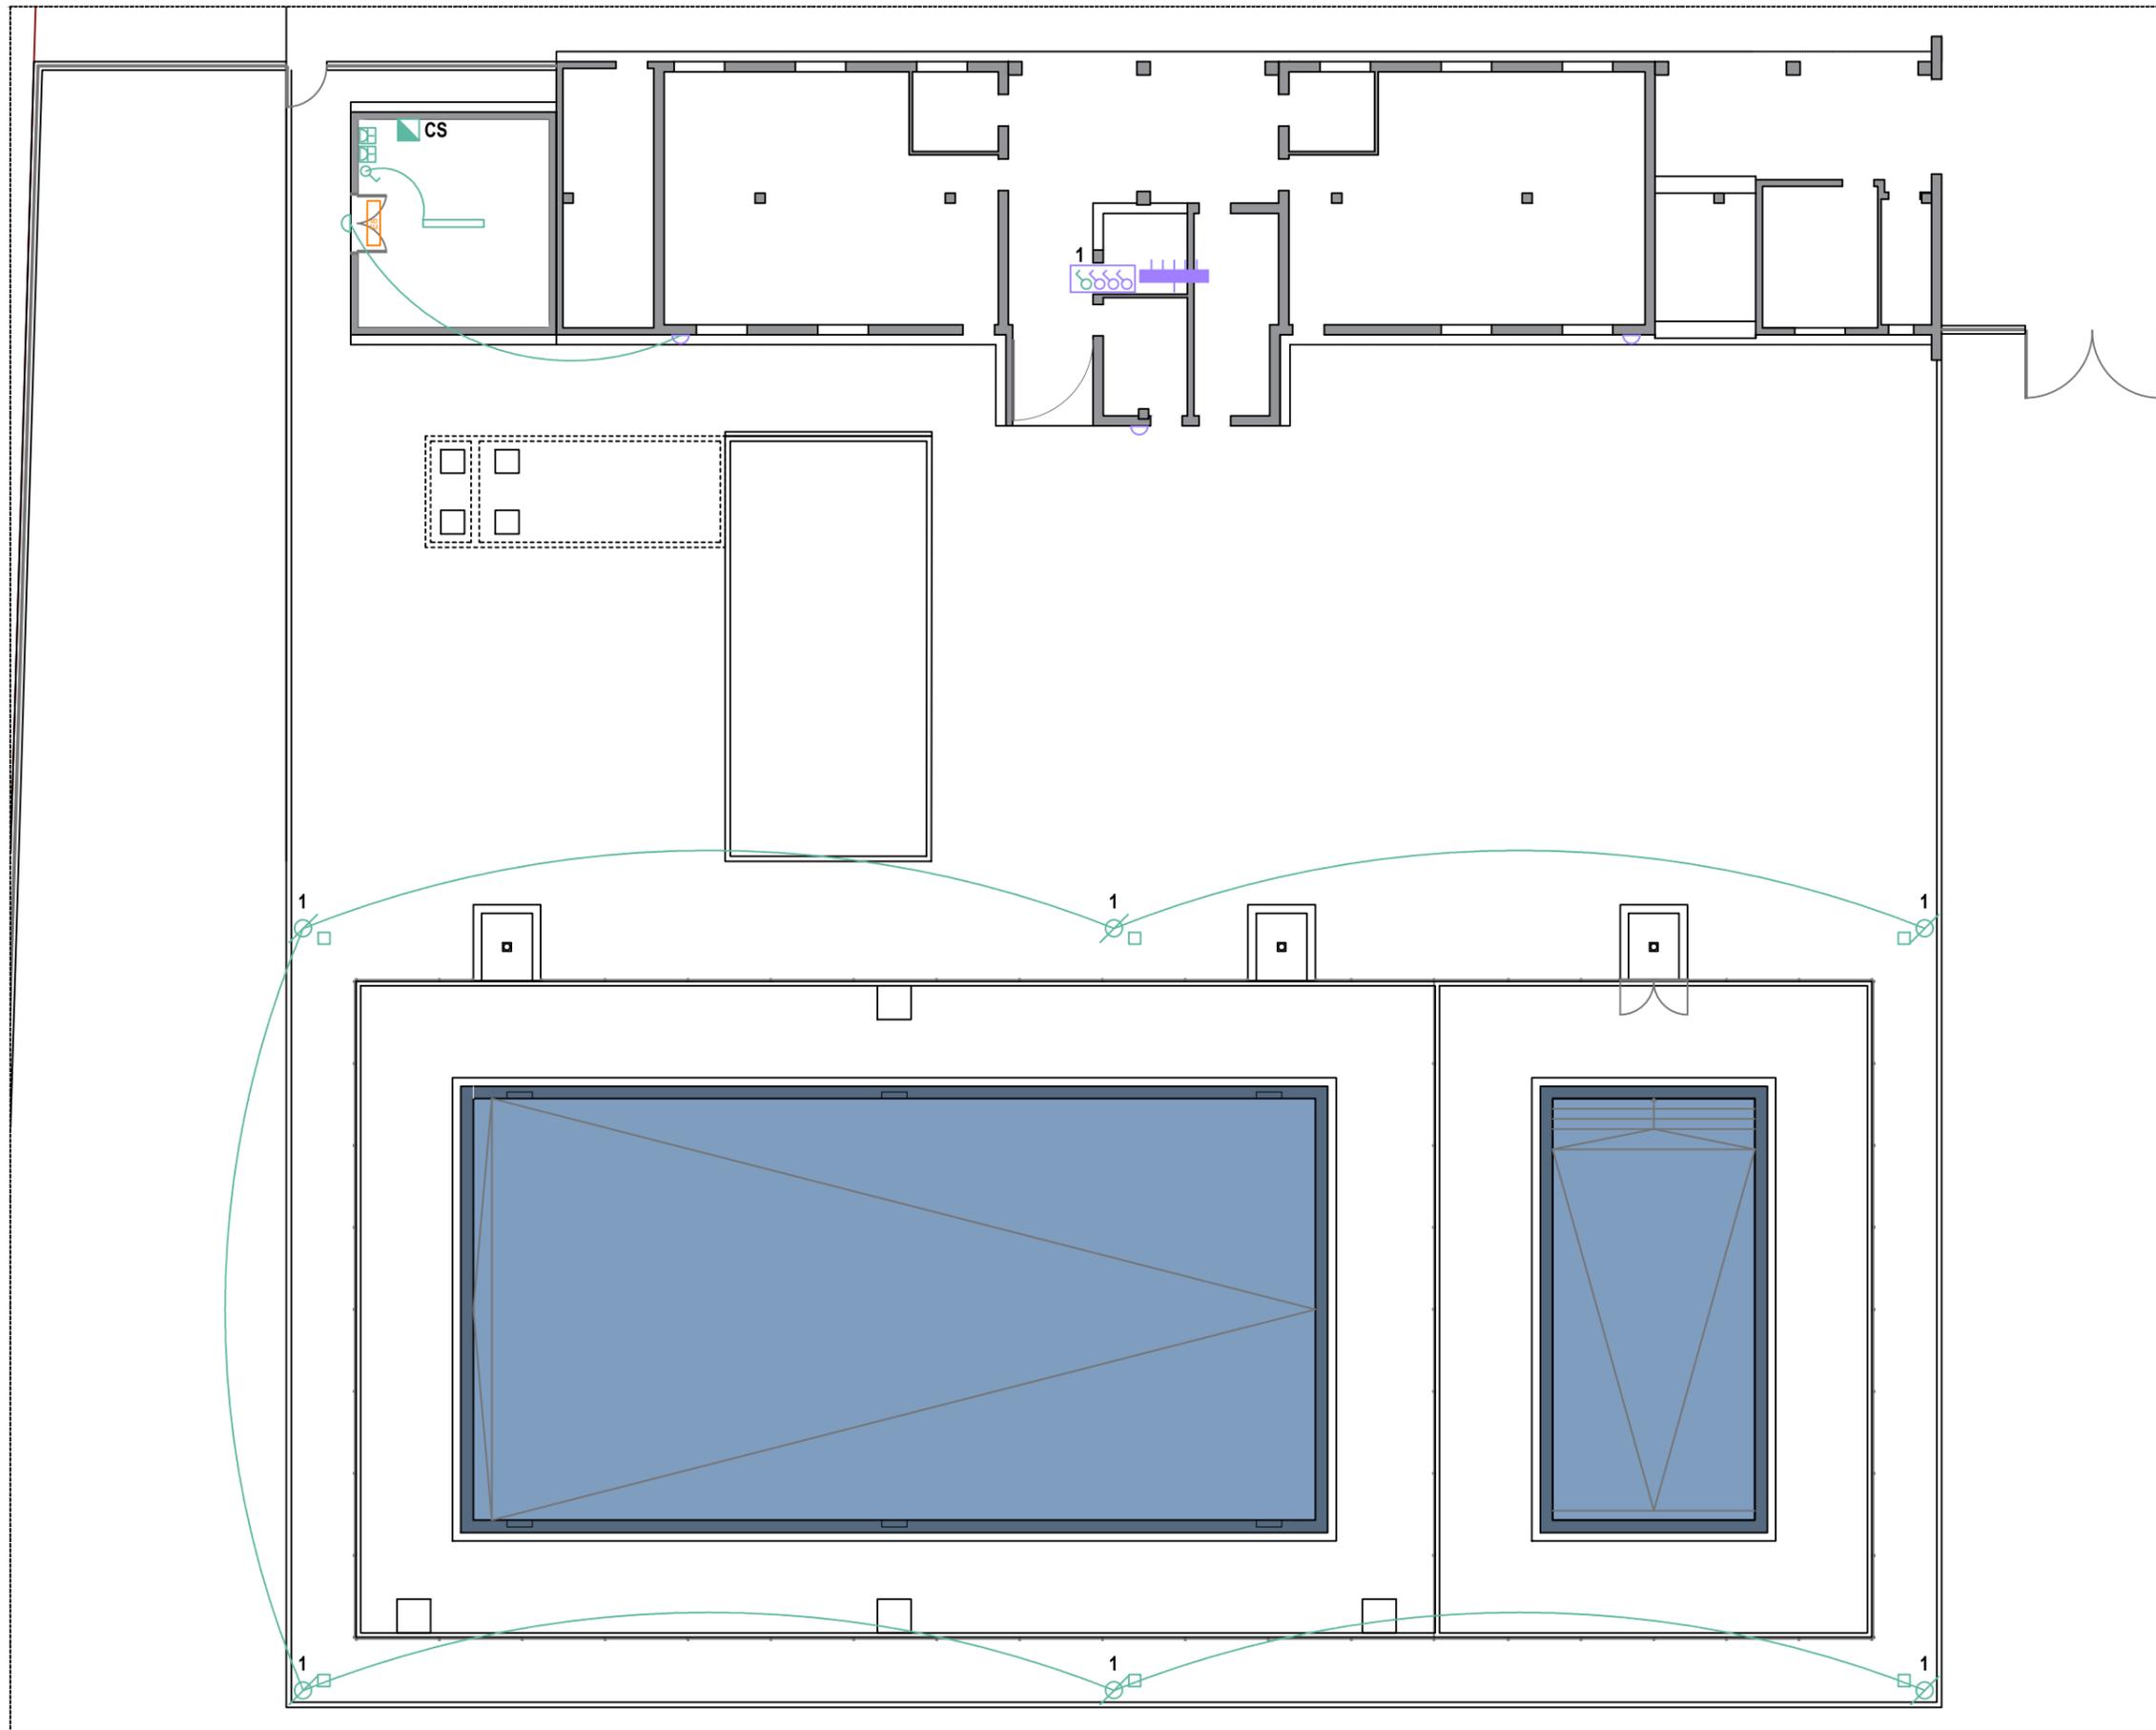

**ILUMINACIÓN Y ELECTRICIDAD**

-  Cuadro general de distribución y mando existente
-  Interruptor existente
-  Interruptor
-  Arqueta eléctrica 35x35 cm
-  Cuadro existente de encendido + 1 interruptor nuevo
-  Toma de corriente estancia 16a
-  Cuadro secundario
-  Aplique de pared existente
-  Aplique exterior circular blindado 24w
-  Farola con luminaria modelo BDP262 LED39-4S/740 Philips
-  Luminaria estancia suspendida policarbonato 1x54W T5 protección antivandálico.
-  Aluminado de emergencia modelo Hydra LD N2

Nivel	Modificaciones	Fecha	Firma
00	Original	01-02	J.Cameno

PROYECTO BÁSICO Y DE EJECUCIÓN  
**CONSTRUCCIÓN DE DOS PISCINAS  
 DESCUBIERTAS Y CASETA DE  
 INSTALACIONES**  
 Calle Reguilete  
 09591, Rioseras  
 Valle de las Navas (Burgos)


Propiedad  
 Ayuntamiento de Valle de las Navas


Arquitectos  
 Carlos Barrio Sagredo  
 José Cameno Antolín

Plano **BT.01.00**  
 INSTALACIÓN DE ELECTRICIDAD E ILUMINACIÓN

Escala 1/200      Fecha Febrero 2021      Ref. bc-402

**Barrio + Cameno**  
 barrio y cameno arquitectos s.l.

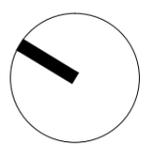

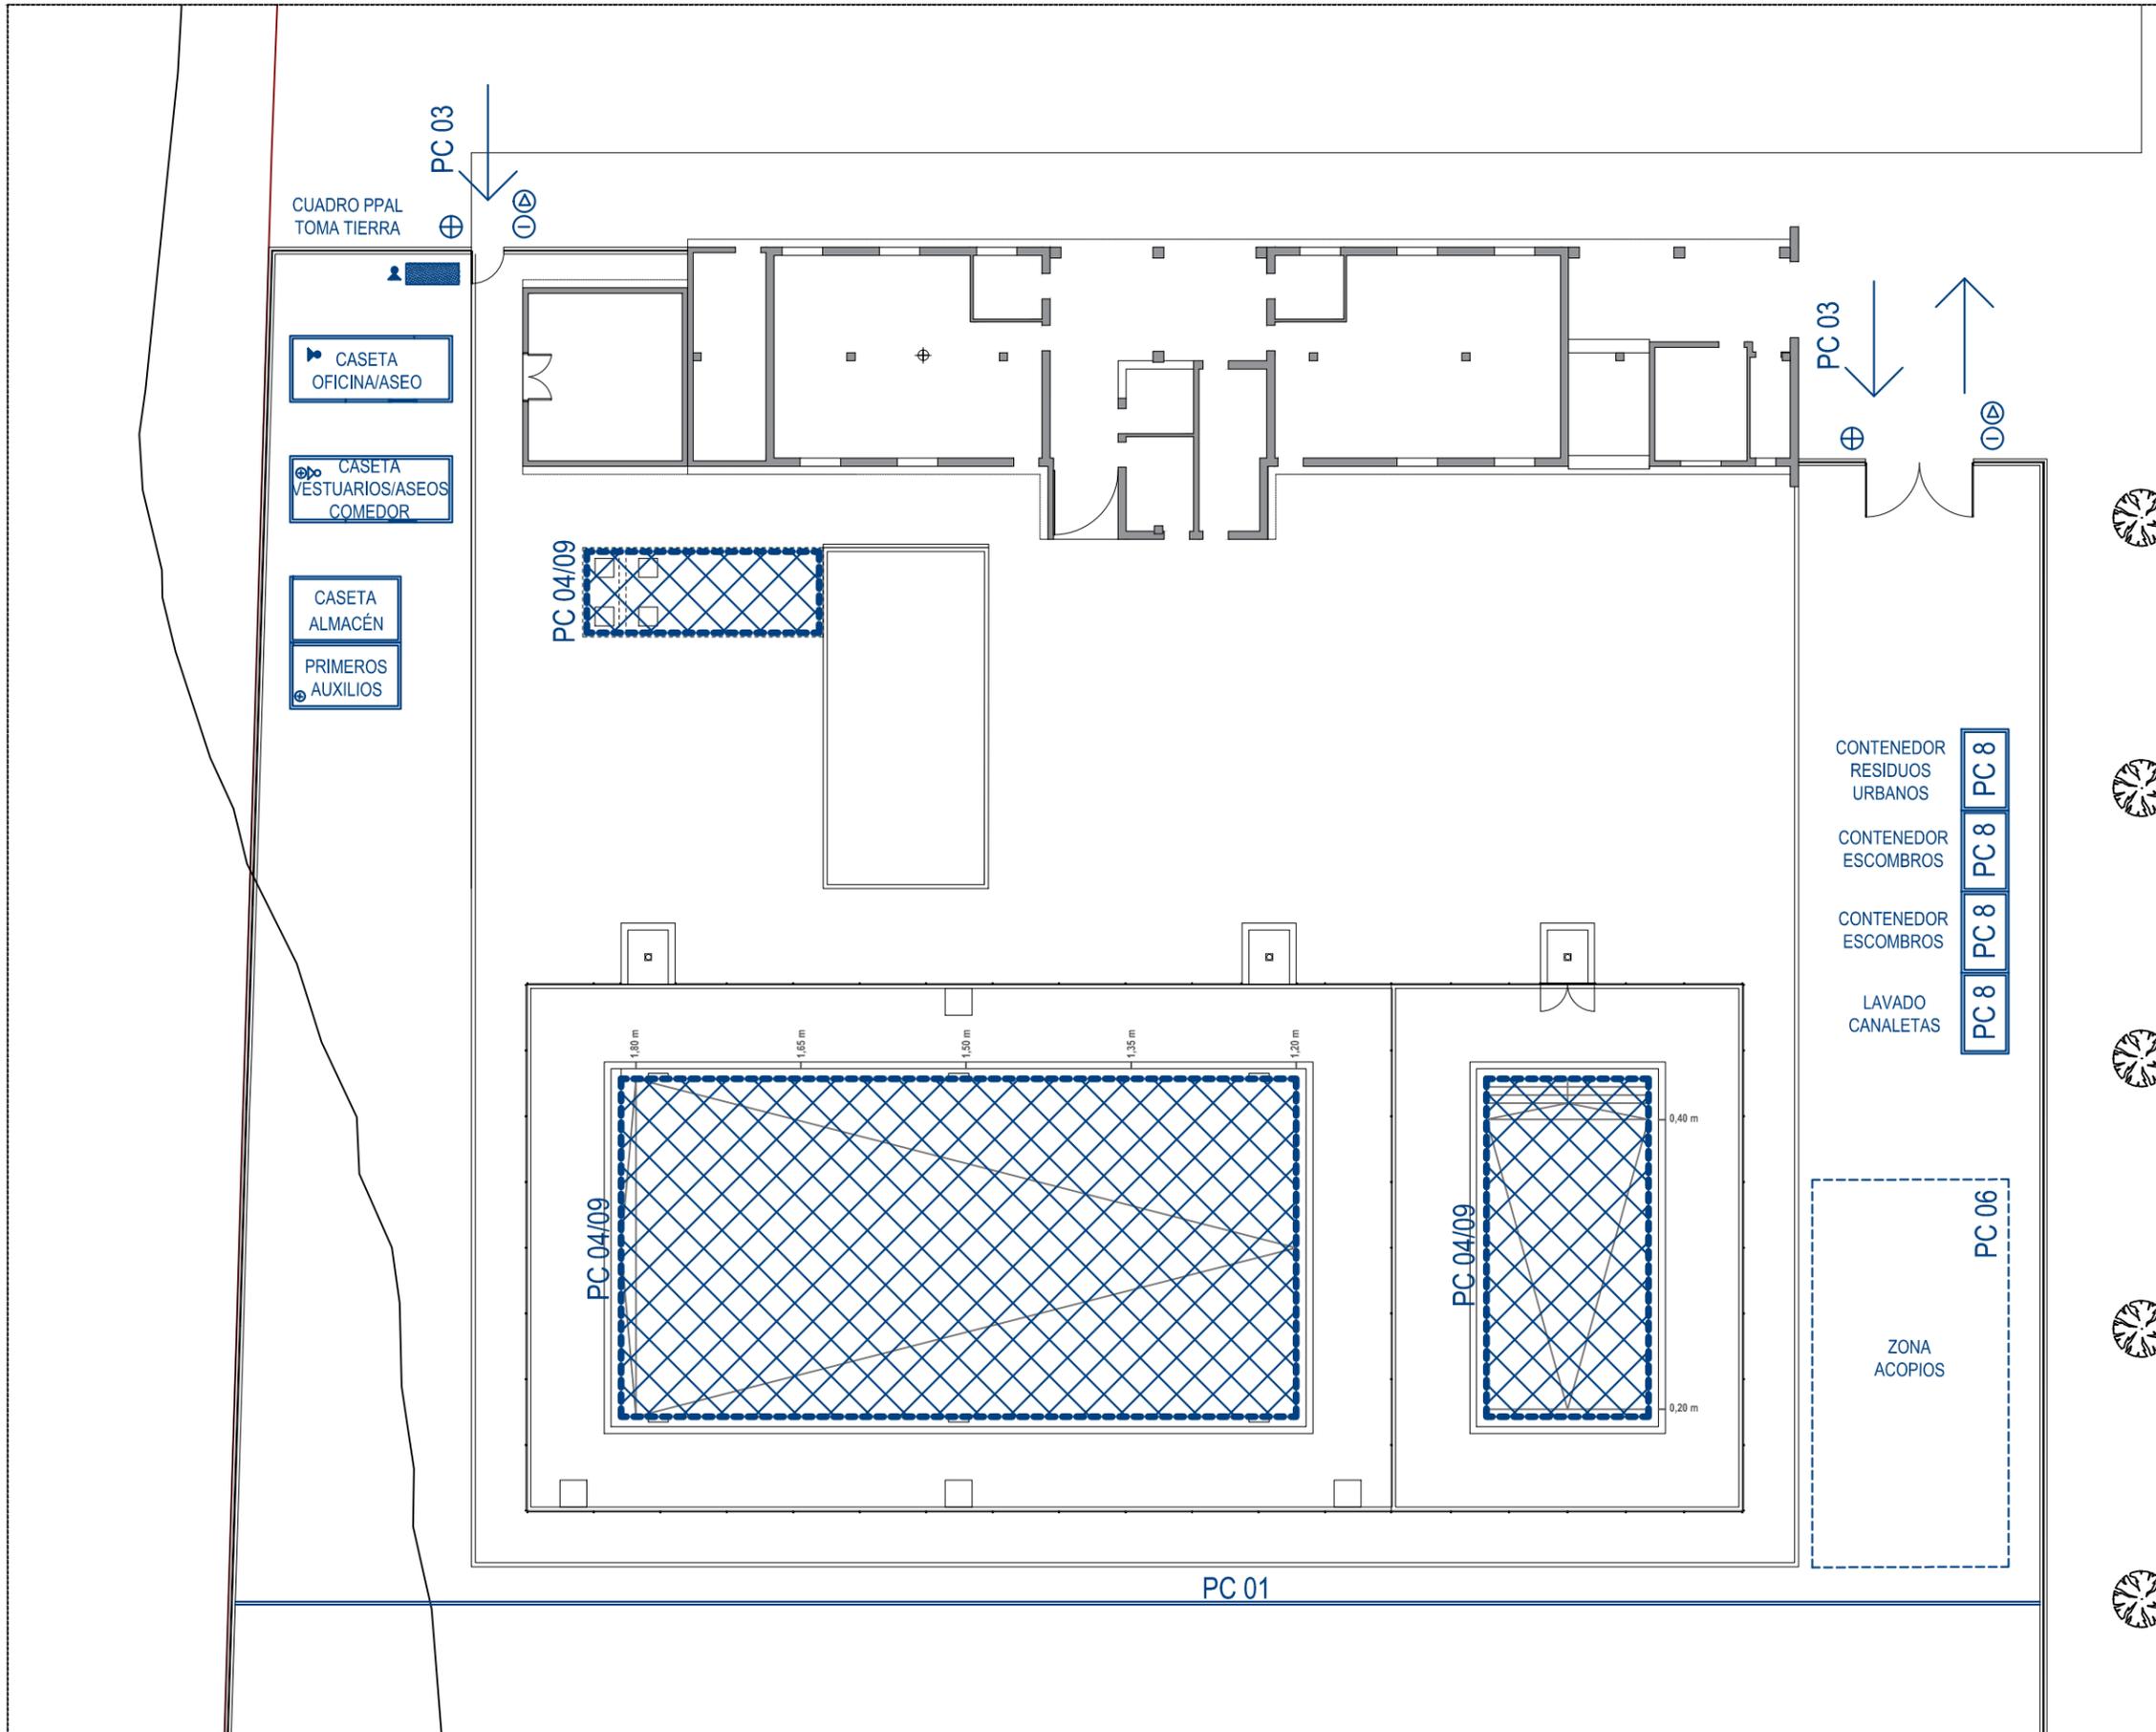

**PROTECCIONES COLECTIVAS**

- PC 01 CERRAMIENTO PROVISIONAL DE LA OBRA
- PC 02 ACCESO PEATONAL
- PC 03 ACCESO DE VEHICULOS Y MAQUINARIA
- PC 04 BARANDILLA EN BORDES Y PERÍMETRO DE CUBIERTA
- PC 05 GRUA TELESCÓPICA
- PC 06 ZONA ACOPIO DE RESIDUOS
- PC 07 PLATAFORMA ELEVADORA
- PC 08 LÍNEA DE VIDA
- PC 09 RED HORIZONTAL DE PROTECCIÓN DE HUECOS
- PC 10 PROTECCIÓN MOBILIARIO/ARBOLADO

- ⊙ PROHIBIDO ACCESO A TODA PERSONA AJENA A LA OBRA
- ⊙ STOP
- ⊕ LUCES DE SEÑALIZACIÓN
- ⊕ BOTIQUÍN
- ⊕ EXTINTORES DE POLVO EQUIVALENTE 6 KG

⊕ LÍMITE DE PROTECCIÓN PERIMETRAL

Nivel	Modificaciones	Fecha	Firma
00	Original	01-02	J.Cameno

PROYECTO BÁSICO Y DE EJECUCIÓN

**CONSTRUCCIÓN DE DOS PISCINAS  
DESCUBIERTAS Y CASETA DE  
INSTALACIONES**  
Calle Reguilete  
09591, Rioseras  
Valle de las Navas (Burgos)


Propiedad  
Ayuntamiento de Valle de las Navas

Arquitectos  
Carlos Barrio Sagredo  
José Cameno Antolín

Plano **GR.01.00**  
GESTIÓN DE RESIDUOS. PLANTA BAJA

Escala 1/200      Fecha Febrero 2021      Ref. bc-402

**Barrio + Cameno**  
barrio y cameno arquitectos s.l.

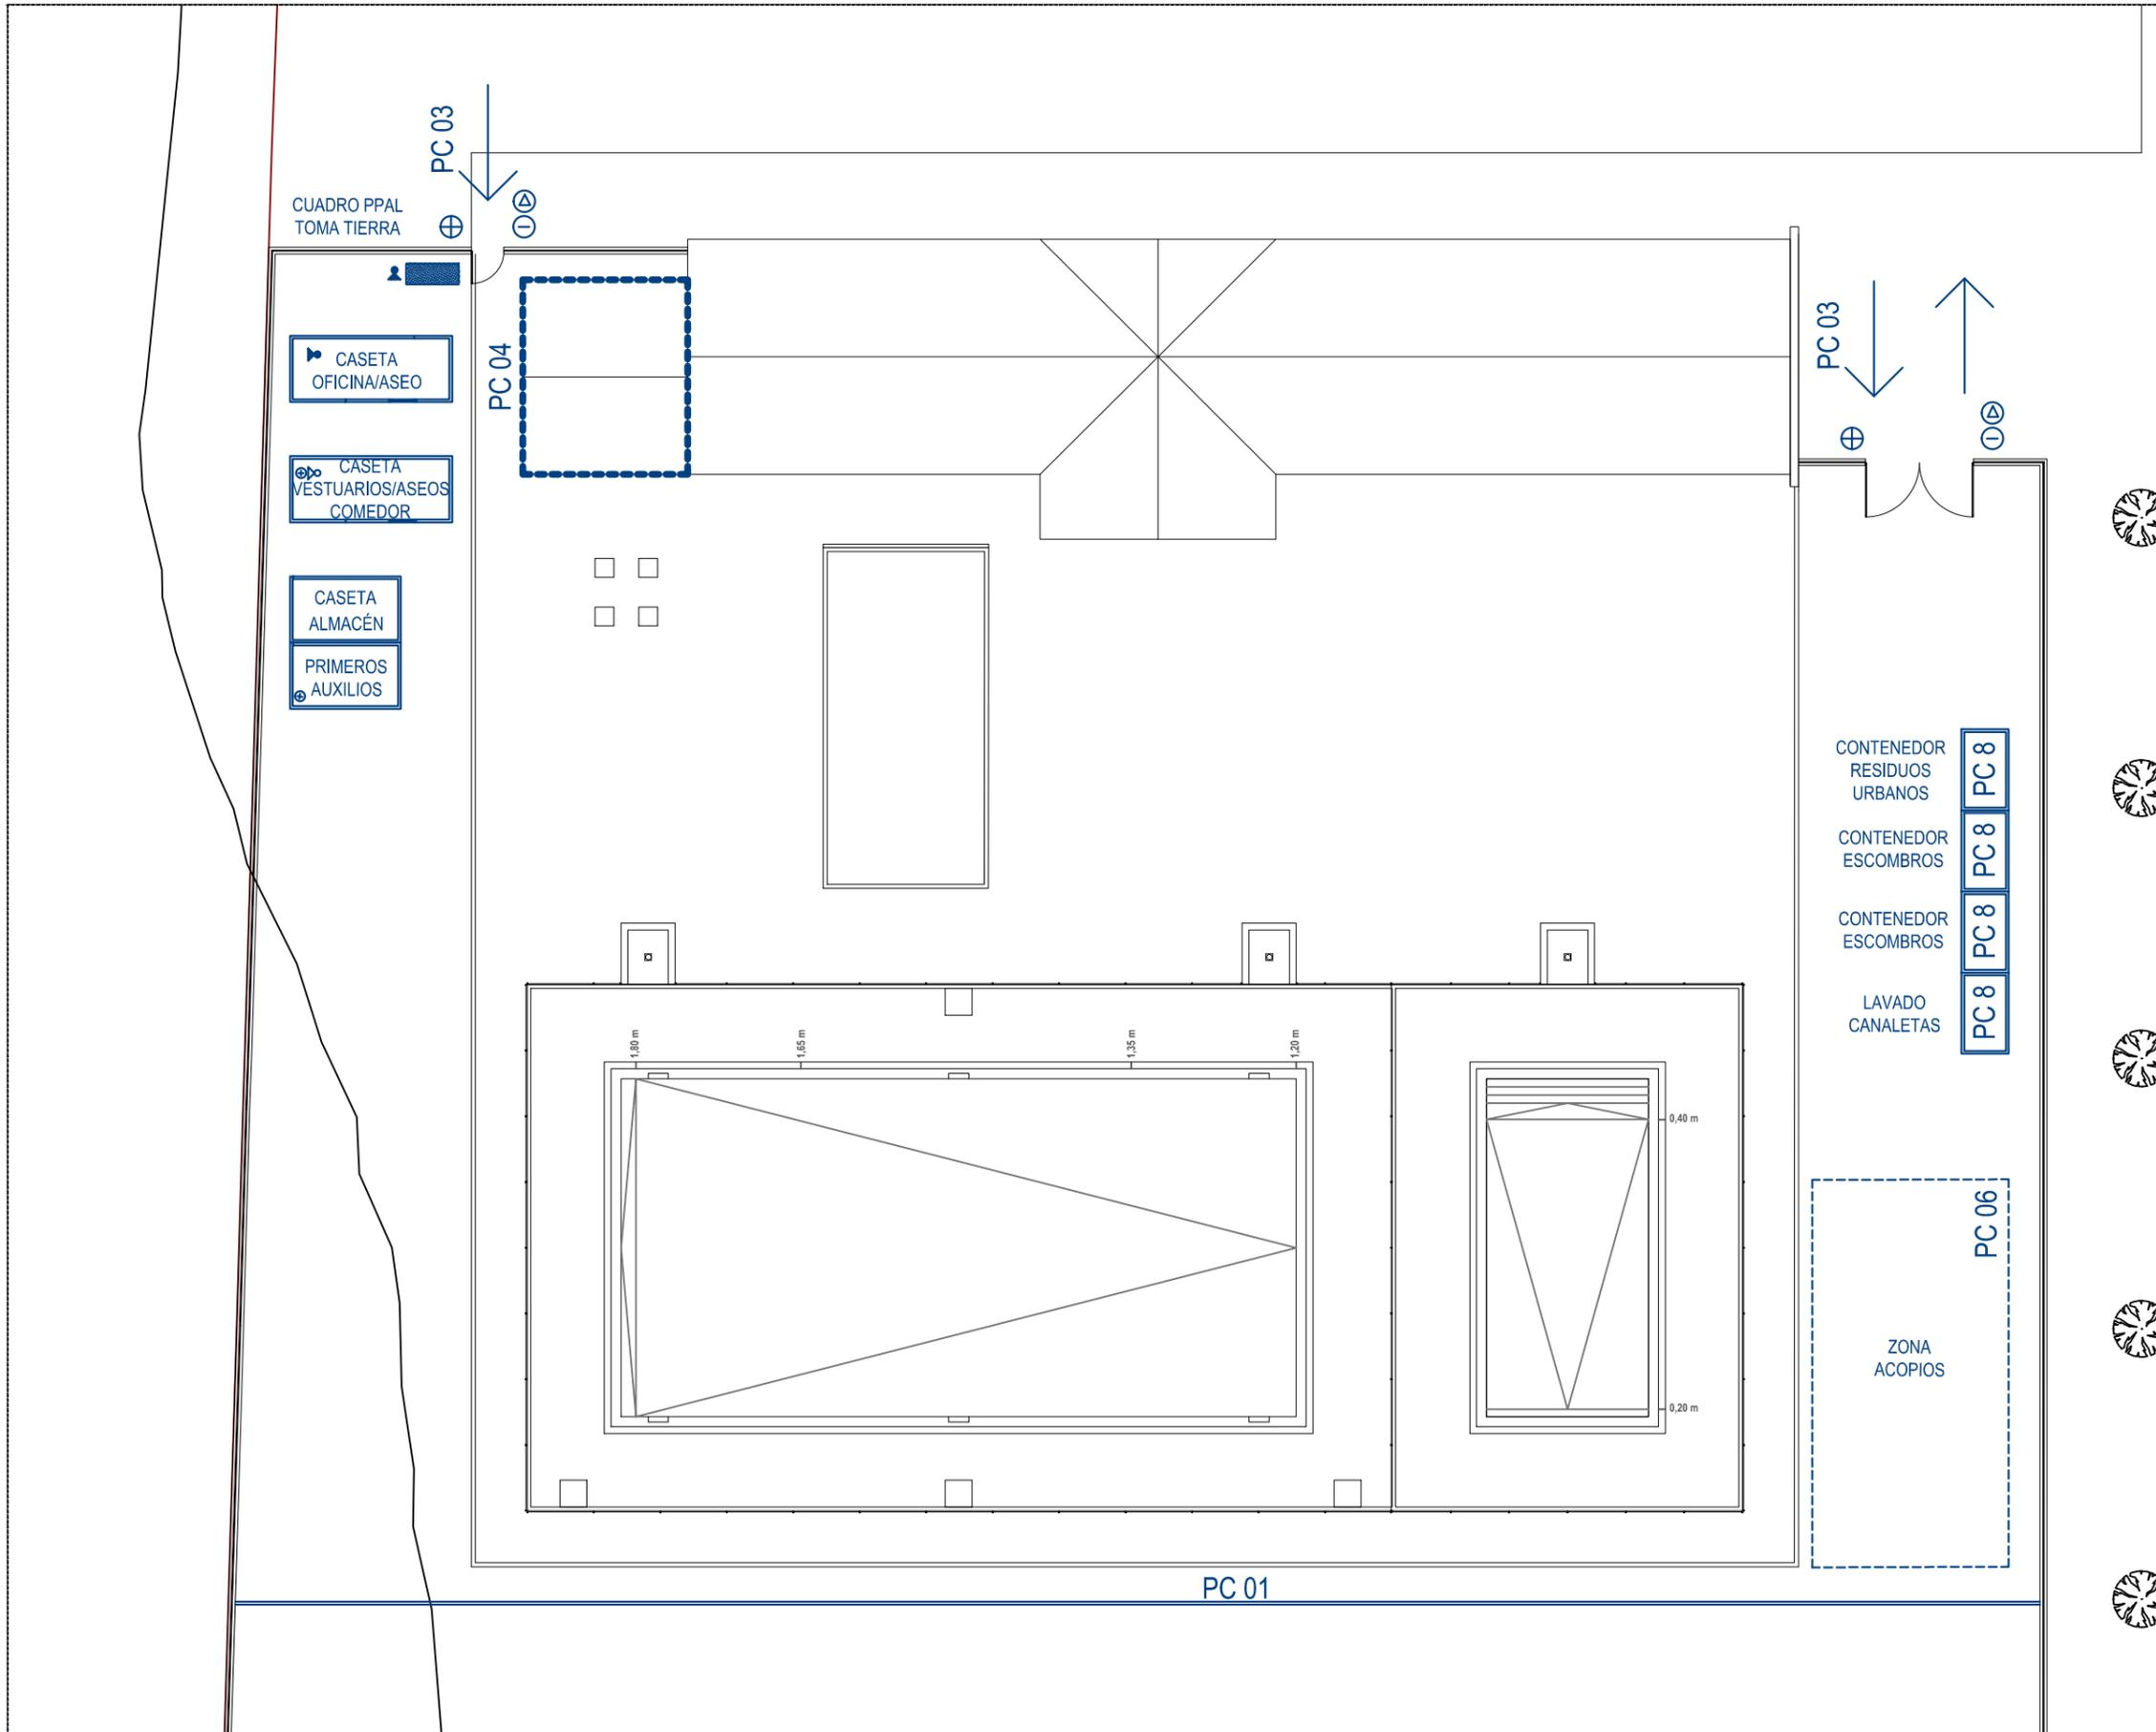

**PROTECCIONES COLECTIVAS**

- PC 01 CERRAMIENTO PROVISIONAL DE LA OBRA
- PC 02 ACCESO PEATONAL
- PC 03 ACCESO DE VEHICULOS Y MAQUINARIA
- PC 04 BARANDILLA EN BORDES Y PERÍMETRO DE CUBIERTA
- PC 05 GRUA TELESCÓPICA
- PC 06 ZONA ACOPIO DE RESIDUOS
- PC 07 PLATAFORMA ELEVADORA
- PC 08 LÍNEA DE VIDA
- PC 09 RED HORIZONTAL DE PROTECCIÓN DE HUECOS
- PC 10 PROTECCIÓN MOBILIARIO/ARBOLADO

- ⊙ PROHIBIDO ACCESO A TODA PERSONA AJENA A LA OBRA
- ⊙ STOP
- ⊕ LUCES DE SEÑALIZACIÓN
- ⊕ BOTIQUÍN
- ⊕ EXTINTORES DE POLVO EQUIVALENTE 6 KG

LÍMITE DE PROTECCIÓN PERIMETRAL

Nivel	Modificaciones	Fecha	Firma
00	Original	01-02	J.Cameno

PROYECTO BÁSICO Y DE EJECUCIÓN

**CONSTRUCCIÓN DE DOS PISCINAS  
DESCUBIERTAS Y CASETA DE  
INSTALACIONES**  
Calle Reguilete  
09591, Rioseras  
Valle de las Navas (Burgos)


Propiedad  
Ayuntamiento de Valle de las Navas

Arquitectos  
Carlos Barrio Sagredo  
José Cameno Antolín

Plano **GR.02.00**  
GESTIÓN DE RESIDUOS. PLANTA CUBIERTA

Escala 1/200      Fecha Febrero 2021      Ref. bc-402

**Barrio + Cameno**  
barrio y cameno arquitectos s.l.

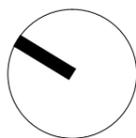

PISCINAS ROSERAS

				PbYe		CUARTO DE INSTALACIONES		PISCINA POLIVALENTE		PISCINA CHAPOTEO			
						530,78 €		16.684,90 €		5.249,25 €			
<b>CAPÍTULO 402.01 MOVIMIENTO DE TIERRAS</b>													
402.01.01-DESBRUCE Y LIMPIEZA DEL TERRENO	m2	1.964,14	1,02 €	2.003,42 €	40,27	1,02 €	41,08 €	1.150,00	1,02 €	1.173,00 €	773,87	1,02 €	789,33 €
402.01.02-EXCAVACIÓN A CIELO ABIERTO CON MEDIOS MECÁNICOS	m3	928,00	5,55 €	5.150,40 €	4,03	5,55 €	22,37 €	802,82	5,55 €	4.455,65 €	121,15	5,55 €	672,38 €
402.01.03-EXCAVACIÓN ZANJAS, ARQUETAS, POZOS A MÁQUINA T. COMPACTO	m3	120,46	15,77 €	1.899,65 €	10,97	15,77 €	173,00 €	109,49	15,77 €	1.726,66 €			
402.01.04-TRANSPORTE DE TIERRA CON CAMIÓN-20km	m3	1.847,39	5,21 €	9.624,99 €	30,08	5,21 €	156,72 €	1.439,77	5,21 €	7.501,20 €	377,54	5,21 €	1.966,98 €
402.01.05-ENCHACADO DRENANTE 5/TERRENO	m3	110,88	34,15 €	3.786,55 €	4,03	34,15 €	137,62 €	53,54	34,15 €	1.828,39 €	53,31	34,15 €	1.820,54 €
<b>CAPÍTULO 402.02 PISCINA</b>													
<b>SUBCAPÍTULO 402.02.01 HORMIGONES</b>													
402.02.01.01-VASO DE HORMIGÓN VÍA SECA	Ud	1,00	63.259,68 €	63.259,68 €				0,79	63.259,68 €	49.975,15 €	0,21	63.259,68 €	13.284,53 €
402.02.01.02-DEPOSITO DE COMPENSACIÓN	Ud	1,00	13.100,56 €	13.100,56 €				1,00	13.100,56 €	13.100,56 €			
402.02.01.03-SOLETA HORMIGÓN HA-25 15cm	m2	396,00	26,50 €	10.494,00 €				251,46	35,50 €	8.963,69 €	144,54	26,50 €	3.830,31 €
402.02.01.04-RELENO GRAVA 12/18	Ud	1,00	3.656,36 €	3.656,36 €				0,79	3.656,36 €	2.888,52 €	0,21	3.656,36 €	767,84 €
<b>SUBCAPÍTULO 402.02.02 ALBAÑILERÍA</b>													
402.02.02.01-REBOSADERO DESBORDANTE PORCELÁNICO	m	115,00	55,78 €	6.414,70 €				76,50	55,78 €	4.267,17 €	38,50	55,78 €	2.147,53 €
402.02.02.02-REJILLA REBOSADERO POLIPROPILENO	m	120,00	20,40 €	2.448,00 €				79,00	20,40 €	1.611,60 €	41,00	20,40 €	836,40 €
402.02.02.03-REVESTIMIENTO VASO LOSETA VITRIFICADA	m2	515,00	39,98 €	20.589,70 €				430,00	39,98 €	17.191,40 €	85,00	39,98 €	3.398,30 €
402.02.02.04-SOLIDADO GRES PORCELÁNICO	m2	396,00	34,30 €	13.582,80 €				251,46	34,30 €	8.625,06 €	144,54	34,30 €	4.957,72 €
402.02.02.05-VALLADO PISCINA	m	149,31	43,45 €	6.487,52 €				103,20	43,45 €	4.484,04 €	46,11	43,45 €	2.003,48 €
<b>SUBCAPÍTULO 402.02.03 DEPURACIÓN ADULTOS</b>													
402.02.03.01-IMPULSIÓN DE FONDO 10 m3/h	Ud	14,00	18,77 €	262,78 €				14,00	18,77 €	262,78 €			
402.02.03.02-BOQUILLA ASPIRACIÓN 1.5"	Ud	2,00	4,90 €	9,80 €				2,00	4,90 €	9,80 €			
402.02.03.03-SUMIDERO POLIESTER-VIDRIO 515x15mm	Ud	1,00	375,73 €	375,73 €				1,00	375,73 €	375,73 €			
402.02.03.04-CIRCUITOS HIDRÁULICOS PVC 6-10atm	Ud	1,00	9.168,32 €	9.168,32 €				1,00	9.168,32 €	9.168,32 €			
402.02.03.05-EQUIPO FILTRACIÓN	Ud	1,00	8.730,26 €	8.730,26 €				1,00	8.730,26 €	8.730,26 €			
402.02.03.06-BOMBA CENTRÍFUGA 58m3/h 14mca	Ud	3,00	971,60 €	2.914,80 €				3,00	971,60 €	2.914,80 €			
402.02.03.07-CONTADOR DE FILTRACIÓN 6"	Ud	1,00	485,21 €	485,21 €				1,00	485,21 €	485,21 €			
402.02.03.08-CONTADOR DE REPOSICIÓN 1.5"	Ud	1,00	201,93 €	201,93 €				1,00	201,93 €	201,93 €			
402.02.03.09-LLENADO AUTOMÁTICO 1.5"	Ud	1,00	521,05 €	521,05 €				1,00	521,05 €	521,05 €			
402.02.03.10-CIRCUITOS HIDRÁULICOS DEPURACIÓN SALA MAQUINAS P. ADULTOS	Ud	1,00	5.871,12 €	5.871,12 €				1,00	5.871,12 €	5.871,12 €			
402.02.03.11-EQUIPO DOSIFICACIÓN AUTOMÁTICA	Ud	1,00	4.345,88 €	4.345,88 €				1,00	4.345,88 €	4.345,88 €			
402.02.03.12-DEPOSITOS PE 100L	Ud	1,00	1.580,87 €	1.580,87 €				1,00	1.580,87 €	1.580,87 €			
402.02.03.13-ARMARIO ELÉCTRICO	Ud	1,00	3.991,56 €	3.991,56 €				1,00	3.991,56 €	3.991,56 €			
<b>SUBCAPÍTULO 402.02.04 DEPURACIÓN INFANTIL</b>													
402.02.04.01-IMPULSIÓN DE FONDO 10 m3/h	Ud	3,00	18,77 €	56,31 €							3,00	18,77 €	56,31 €
402.02.04.02-BOQUILLA ASPIRACIÓN 1.5"	Ud	1,00	4,90 €	4,90 €							1,00	4,90 €	4,90 €
402.02.04.03-SUMIDERO POLIESTER-VIDRIO 355x35mm	Ud	1,00	298,39 €	298,39 €							1,00	298,39 €	298,39 €
402.02.04.04-CIRCUITOS HIDRÁULICOS PVC 6-10atm	Ud	1,00	2.798,32 €	2.798,32 €							1,00	2.798,32 €	2.798,32 €
402.02.04.05-EQUIPO FILTRACIÓN PISCINA INFANTIL	Ud	1,00	1.164,62 €	1.164,62 €							1,00	1.164,62 €	1.164,62 €
402.02.04.06-BOMBA CENTRÍFUGA 23m3/h 4mca	Ud	2,00	507,12 €	1.014,24 €							2,00	507,12 €	1.014,24 €
402.02.04.07-CONTADOR DE FILTRACIÓN P. INFANTIL	Ud	1,00	273,10 €	273,10 €							1,00	273,10 €	273,10 €
402.02.04.08-CONTADOR DE REPOSICIÓN 1.5"	Ud	1,00	201,93 €	201,93 €							1,00	201,93 €	201,93 €
402.02.04.09-LLENADO AUTOMÁTICO 1.5"	Ud	1,00	521,05 €	521,05 €							1,00	521,05 €	521,05 €
402.02.04.10-CIRCUITOS HIDRÁULICOS DEPURACIÓN SALA MAQUINAS P. INFANTIL	Ud	1,00	1.995,90 €	1.995,90 €							1,00	1.995,90 €	1.995,90 €
402.02.04.11-DOSIFICACIÓN AUTOMÁTICA P. INFANTIL	Ud	1,00	4.247,00 €	4.247,00 €							1,00	4.247,00 €	4.247,00 €
<b>SUBCAPÍTULO 402.02.05 ACCESORIOS</b>													
402.02.05.01-ESCALERA INOXIDABLE 2/4 PELDANOS	Ud	6,00	423,72 €	2.542,32 €				6,00	423,72 €	2.542,32 €			
402.02.05.02-DUCHA ROCIADOR	Ud	7,00	387,37 €	2.711,59 €				6,00	387,37 €	2.324,22 €	1,00	387,37 €	387,37 €
402.02.05.03-PELUVIADO 2,5x2m	Ud	3,00	1.120,36 €	3.361,08 €				2,00	1.120,36 €	2.240,72 €	1,00	1.120,36 €	1.120,36 €
402.02.05.04-PLATO DE DUCHA 14cm	Ud	4,00	193,28 €	773,12 €				4,00	193,28 €	773,12 €			
402.02.05.05-CIRCUITOS ABASTECIMIENTO Y EVACUACIÓN AF	Ud	1,00	2.132,21 €	2.132,21 €				0,81	2.132,21 €	1.727,09 €	0,19	2.132,21 €	405,12 €
402.02.05.06-ELEVADOR HIDRÁULICO DISCAPACITADOS	Ud	1,00	3.946,74 €	3.946,74 €							1,00	3.946,74 €	3.946,74 €
402.02.05.07-SALVAVIDAS 70mm	Ud	4,00	133,15 €	532,60 €				4,00	133,15 €	532,60 €			
402.02.05.08-PUSTA A TIERRA	Ud	1,00	1.458,90 €	1.458,90 €				0,81	1.458,90 €	1.181,71 €	0,19	1.458,90 €	277,19 €
<b>CAPÍTULO 03 SANEAMIENTO HORIZONTAL</b>													
402.03.01-TUBO PVC LISO ENTERRADO SNA C. TEJA 200mm	m	42,64	33,72 €	1.439,26 €	15,00	33,72 €	505,80 €	27,64	33,72 €	932,02 €			
402.03.02-TUBO PVC LISO ENTERRADO SNA C. TEJA 160mm	m	13,30	25,78 €	342,87 €				13,30	25,78 €	342,87 €			
402.03.03-TUBO PVC LISO ENTERRADO SNA C. TEJA 125mm	m	22,71	20,67 €	469,42 €				22,71	20,67 €	469,42 €			
402.03.04-TUBO PVC LISO ENTERRADO SNA C. TEJA 110mm	m	38,96	16,97 €	661,15 €				38,96	16,97 €	661,15 €			
402.03.05-TUBO PVC LISO ENTERRADO >90mm	m	60,01	15,21 €	912,75 €	9,09	15,210 €	138,26 €	50,92	15,21 €	774,49 €			
402.03.06-ARQUETA LADRILLOS DE FONTERÍA 50x50 cm	Ud	1,00	1.895,52 €	1.895,52 €	2,00	189,52 €	379,04 €	8,00	189,52 €	1.516,16 €			
402.03.07-ACOMETIDA RED EXISTENTE DE SANEAMIENTO	Ud	1,00	724,97 €	724,97 €									
402.03.08-SUMIDERO SIFÓNICO PVC C/REJILLA ACERO INOX 250x250 S1 90-110	Ud	1,00	46,94 €	46,94 €									
402.03.09-CANALETAS CON REJILLA	m	153,84	74,42 €	11.448,77 €				108,84	74,42 €	8.099,87 €	45,00	74,42 €	3.348,90 €
402.03.10-POZO PREF. HM C-D=100cm. H=1-3m.	Ud	1,00	583,36 €	583,36 €	1,00	583,36 €	583,36 €						
<b>CAPÍTULO 04 CIMENTACIÓN</b>													
402.04.01-HORM. LIMPIEZA HM-15/20/1 V/MAN	m3	1,45	89,68 €	130,04 €	1,45	89,68 €	130,04 €						
402.04.02-HORM. ARMADO HA-25/P/20/14/ 60kg CIMENTACIÓN	m3	5,81	206,04 €	1.197,09 €	5,81	206,04 €	1.197,09 €						
402.04.03-ZAPATA DE HORMIGÓN EN MASA HNE-25/B/20	m3	14,28	96,83 €	1.382,73 €				10,00	96,83 €	968,30 €	4,28	96,83 €	414,43 €
402.04.04-RED TOMA DE TIERRA ESTRUCTURA	m	25,00	8,77 €	219,25 €	25,00	8,77 €	219,25 €						
<b>CAPÍTULO 05 ESTRUCTURA Y CUBIERTA</b>													
402.05.01-VIGUETA DE MADERA LAMINADA ENCLADA 17x20cm	m	82,28	38,07 €	3.122,40 €	82,28	38,07 €	3.132,40 €						
402.05.02-VIGA DE MADERA LAMINADA ENCLADA 20x24cm	m	6,00	53,30 €	319,80 €	6,00	53,30 €	319,80 €						
402.05.03-MURO BLOQUE HORMIGÓN SPLIT 40x20x20 A+MURFOR	m2	72,10	58,95 €	4.250,30 €	72,10	58,95 €	4.250,30 €						
402.05.04-CUBIERTA INCLINADA	m2	46,27	86,94 €	4.022,71 €	46,27	86,94 €	4.022,71 €						
<b>CAPÍTULO 06 REVESTIMIENTOS HORIZONTALES Y PAVIMENTOS</b>													
402.06.01-PAVIMENTO HORMIGÓN IMPRESO 15cm	m2	1.073,50	33,77 €	36.252,10 €				251,58	33,77 €	8.495,86 €	821,92	33,77 €	27.756,24 €
402.06.02-SOLETA DE HORMIGÓN ARMADO 15cm	m2	35,34	28,14 €	993,12 €									
402.06.03-BORD. HORM. MONOCAPA 8-9x13cm	m	176,24	12,36 €	2.178,33 €	35,34	23,15 €	818,12 €	59,82	12,36 €	739,38 €	116,42	12,36 €	1.438,95 €
<b>CAPÍTULO 07 CARPINTERÍA EXTERIOR Y CERRAJERÍA</b>													
402.07.01-PUERTA CHAPA LISA 2H. 180x210 GALV CON REJILLA	Ud	1,00	493,23 €	493,23 €	1,00	493,230 €	493,23 €						
402.07.02-RECIBIDO CEROS EN MURO EXTERIOR FABRICA VISTA	m2	4,05	19,07 €	77,23 €	4,05	19,07 €	77,23 €						
<b>CAPÍTULO 09 INSTALACIONES DE FONTERÍA Y EVACUACIÓN</b>													
<b>SUBCAPÍTULO 402.09.01 ACOMETIDA DE AGUA</b>													
402.09.01.01-ACOMETIDA RED AGUA POTABLE DN40	Ud	1,00	247,64 €	247,64 €	1,00	247,64 €	247,64 €						
402.09.01.02-CONTADOR DN40-1 1/2" EN CENTRALIZACIÓN	Ud	1,00	320,97 €	320,97 €	1,00	320,97 €	320,97 €						
<b>SUBCAPÍTULO 402.09.02 EVACUACIÓN</b>													
402.09.02.01-BAJANTE PVC SERIE B 1/PEG. 50mm	m	4,96	5,43 €	26,93 €	4,96	5,43 €	26,93 €						
402.09.02.02-CANALÓN CIRCULAR PVC	m	12,20	13,16 €	160,55 €	12,20	13,16							